
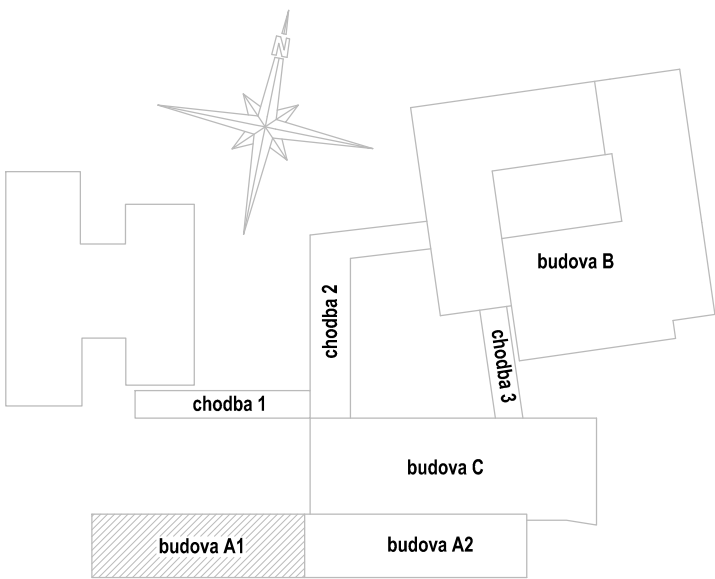


PŮDORYS 3.NP – BUDOVA "A1"

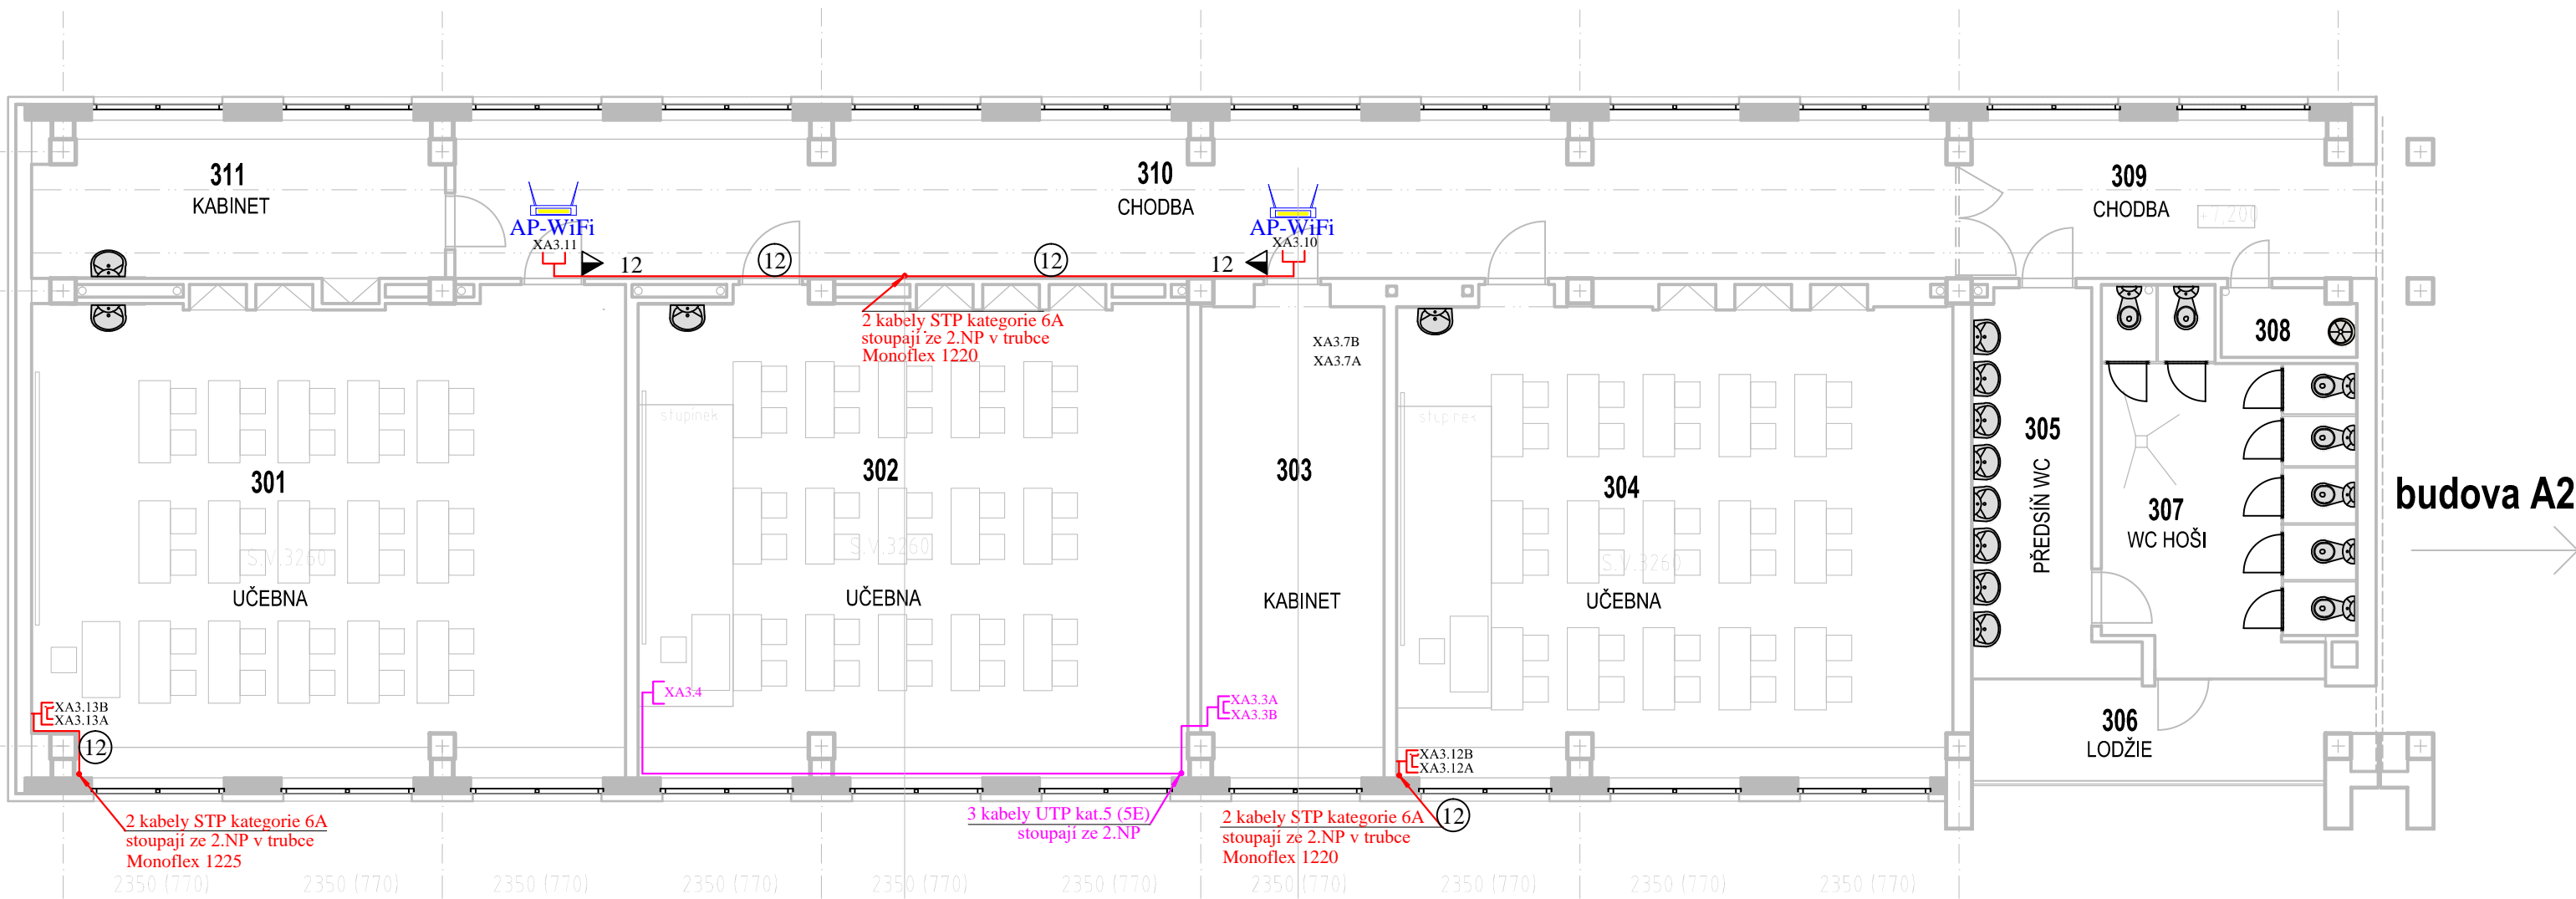

±0 = 314,15 m n.m.

LEGENDA TRAS SLABOPROUDU:

- ⊙ Elektroinstalační přístrojová krabice pod datovou zásuvku (hluboká)
⑫ ➡ 12 ➡ 12 Kabely v plastovém bezhalogenovém žlabu 40x20mm

LEGENDA SKR:

- Dvojzásuvka 2xRJ45, kategorie 6A pro data a telefony s krabicí na povrch
— Jednoduchá zásuvka 1xRJ45 pro nový Acces Point WiFi
— Kabel STP 4páry, kat. 6A, LSOHFR B2ca s1 d1 a1
— Stávající dvojzásuvka 2xRJ45 pro data a telefony, kategorie 5E
— Stávající datová jednozásuvka 1xRJ45, kategorie 5E
— Stávající kabel UTP 4páry, kat. 5, nebo 5E

6 nových vývodů STP 4páry, kategorie 6A

3 stávající vývody UTP 4páry, kategorie 5, 5E

ZODPOVĚDNÝ PROJEKTANT Ing. Roman BEZDĚK		KRESLIL Ing. Roman BEZDĚK		IČO: 669 48 517 KRENIŠOVSKÁ 248 PŠČ78813 VIKÝŘOVICE	
INVESTOR:		Město Šumperk, náměstí Míru 1 787 01 Šumperk		MĚŘÍTKO 1:100	DATUM: 9/2021
STAVBA:		Do odborných učeben bez bariér 1.ZŠ Dr.E.Beneše 1, 78701 Šumperk		FORMÁT: 2A4	SLABOPROUDÉ ROZVODY
NÁZEV VÝKRESU:		Půdorys A1 - 3.NP		ČÍSLO VÝKRESU DR 107	