


PŮDORYS 2.NP – BUDOVA “A1”

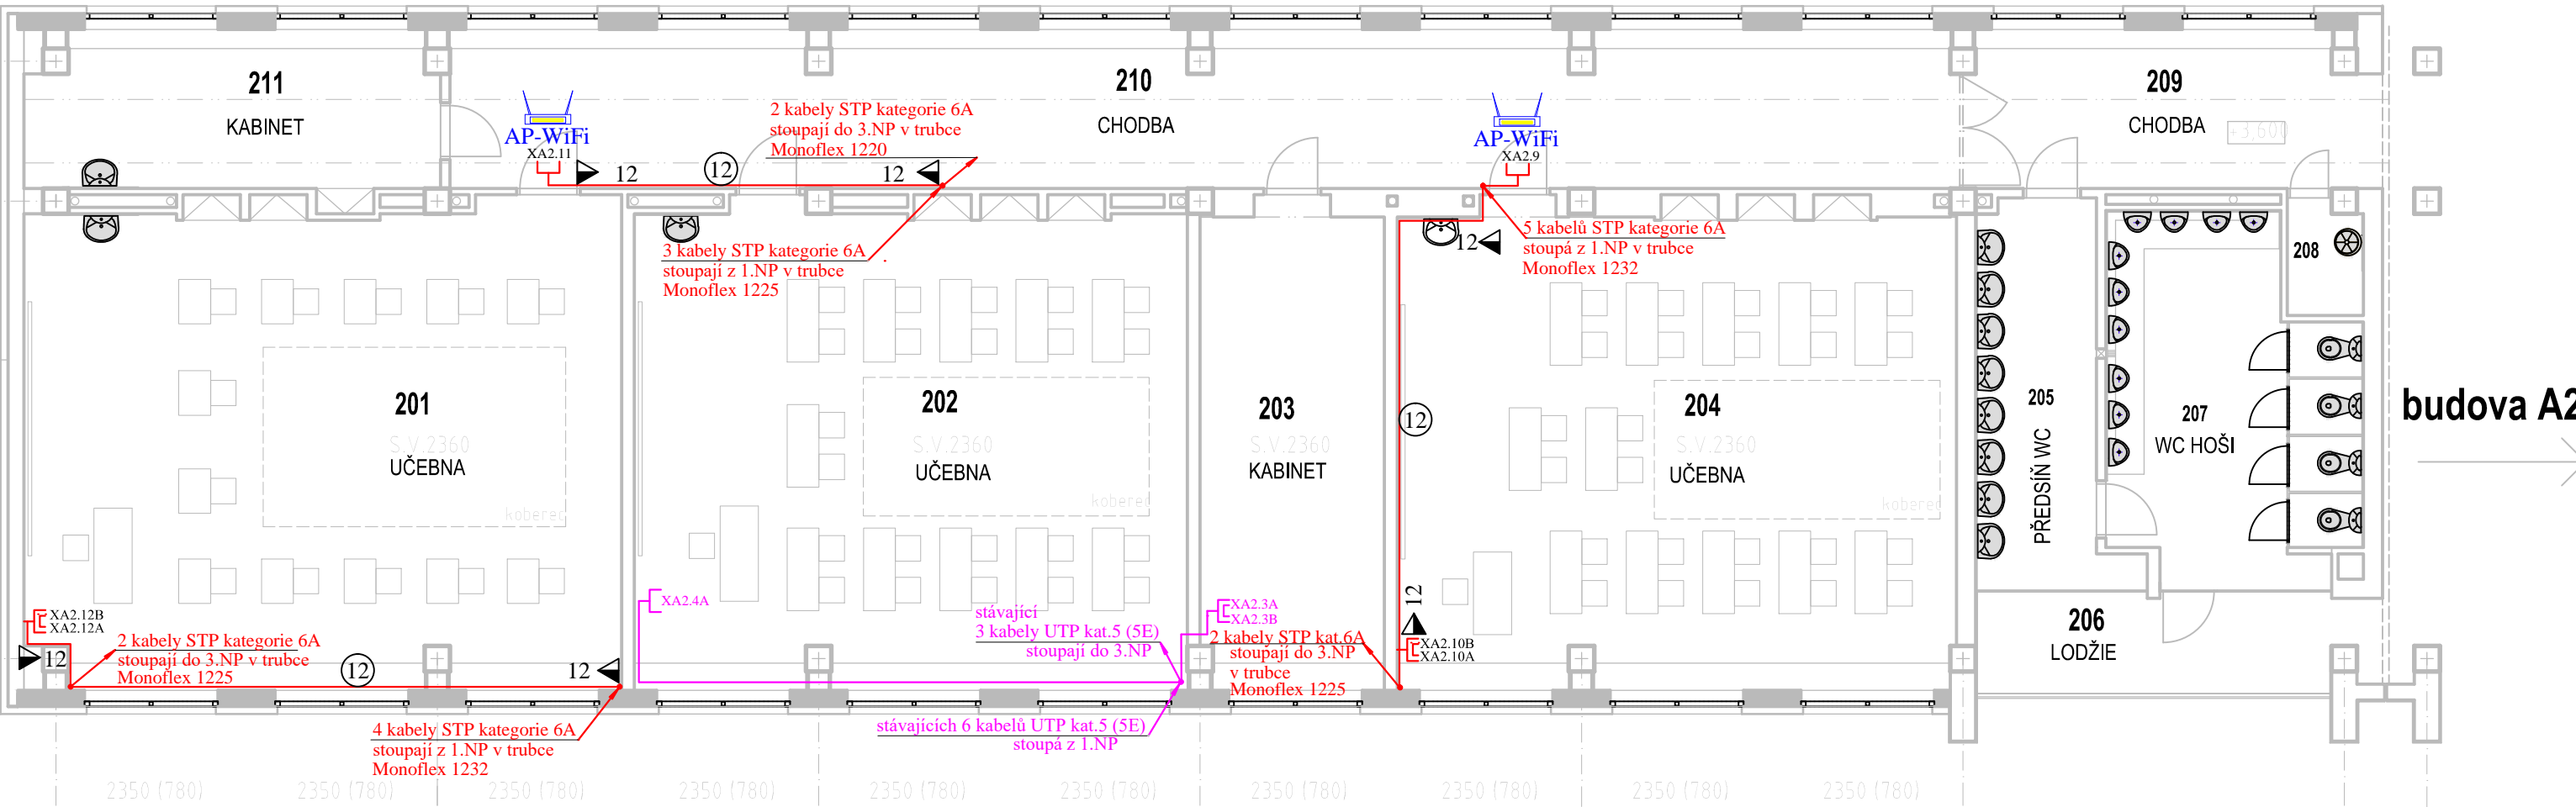

LEGENDA TRAS SLABOPROUDU:


- ⊙ Elektroinstalační přístrojová krabice pod datovou zásuvku (hluboká)
- ⑫ ➡ 12 ➡ Kable v plastovém bezhalogenovém žlabu 40x20mm

LEGENDA SKR:

- Dvojzásuvka 2xRJ45, kategorie 6A pro data a telefony s krabicí na povrch
- Jednoduchá zásuvka 1xRJ45 pro nový Acces Point WiFi
- Kabel STP 4páry, kat. 6A, LSOHFR B2ca s1 d1 a1
- Stávající dvojzásuvka 2xRJ45 pro data a telefony, kategorie 5E
- Stávající datová jednozásuvka 1xRJ45, kategorie 5E
- Stávající kabel UTP 4páry, kat. 5, nebo 5E

6 nových vývodů STP 4páry, kategorie 6A

3 stávající vývody UTP 4páry, kategorie 5, 5E

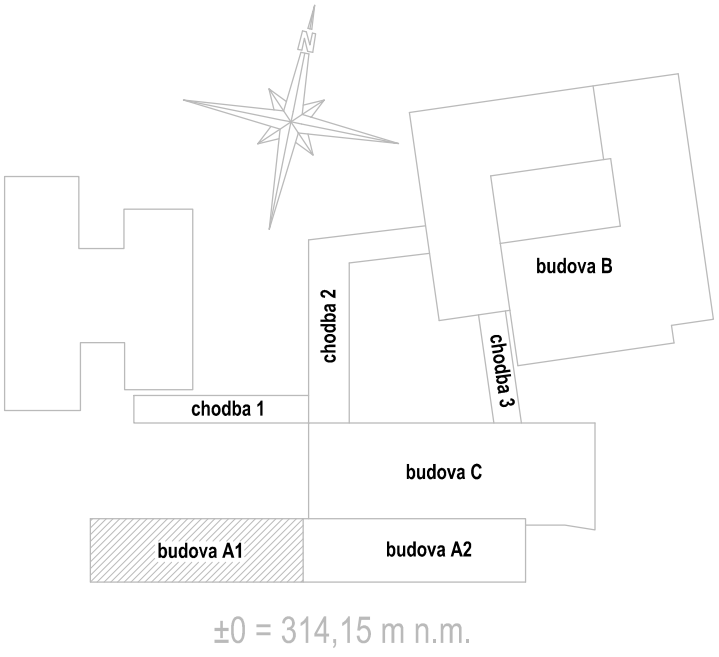

ZODPOVĚDNÝ PROJEKTANT Ing. Roman BEZDĚK		KRESLIL Ing. Roman BEZDĚK		IČO: 669 48 517 KRENIŠOVSKÁ 248 PŠČ78813 VIKÝŘOVICE	
INVESTOR:		Město Šumperk, náměstí Míru 1 787 01 Šumperk		MĚŘÍTKO 1:100	DATUM: 9/2021
STAVBA:		Do odborných učeben bez bariér I.ZŠ Dr.E.Beneše 1, 78701 Šumperk		FORMÁT: 2A4	SLABOPROUDÉ ROZVODY
NÁZEV VÝKRESU:		Púdorys A1 - 2.NP		ČÍSLO VÝKRESU DR 106	