


PŮDORYS 3.NP – BUDOVA ”A2”

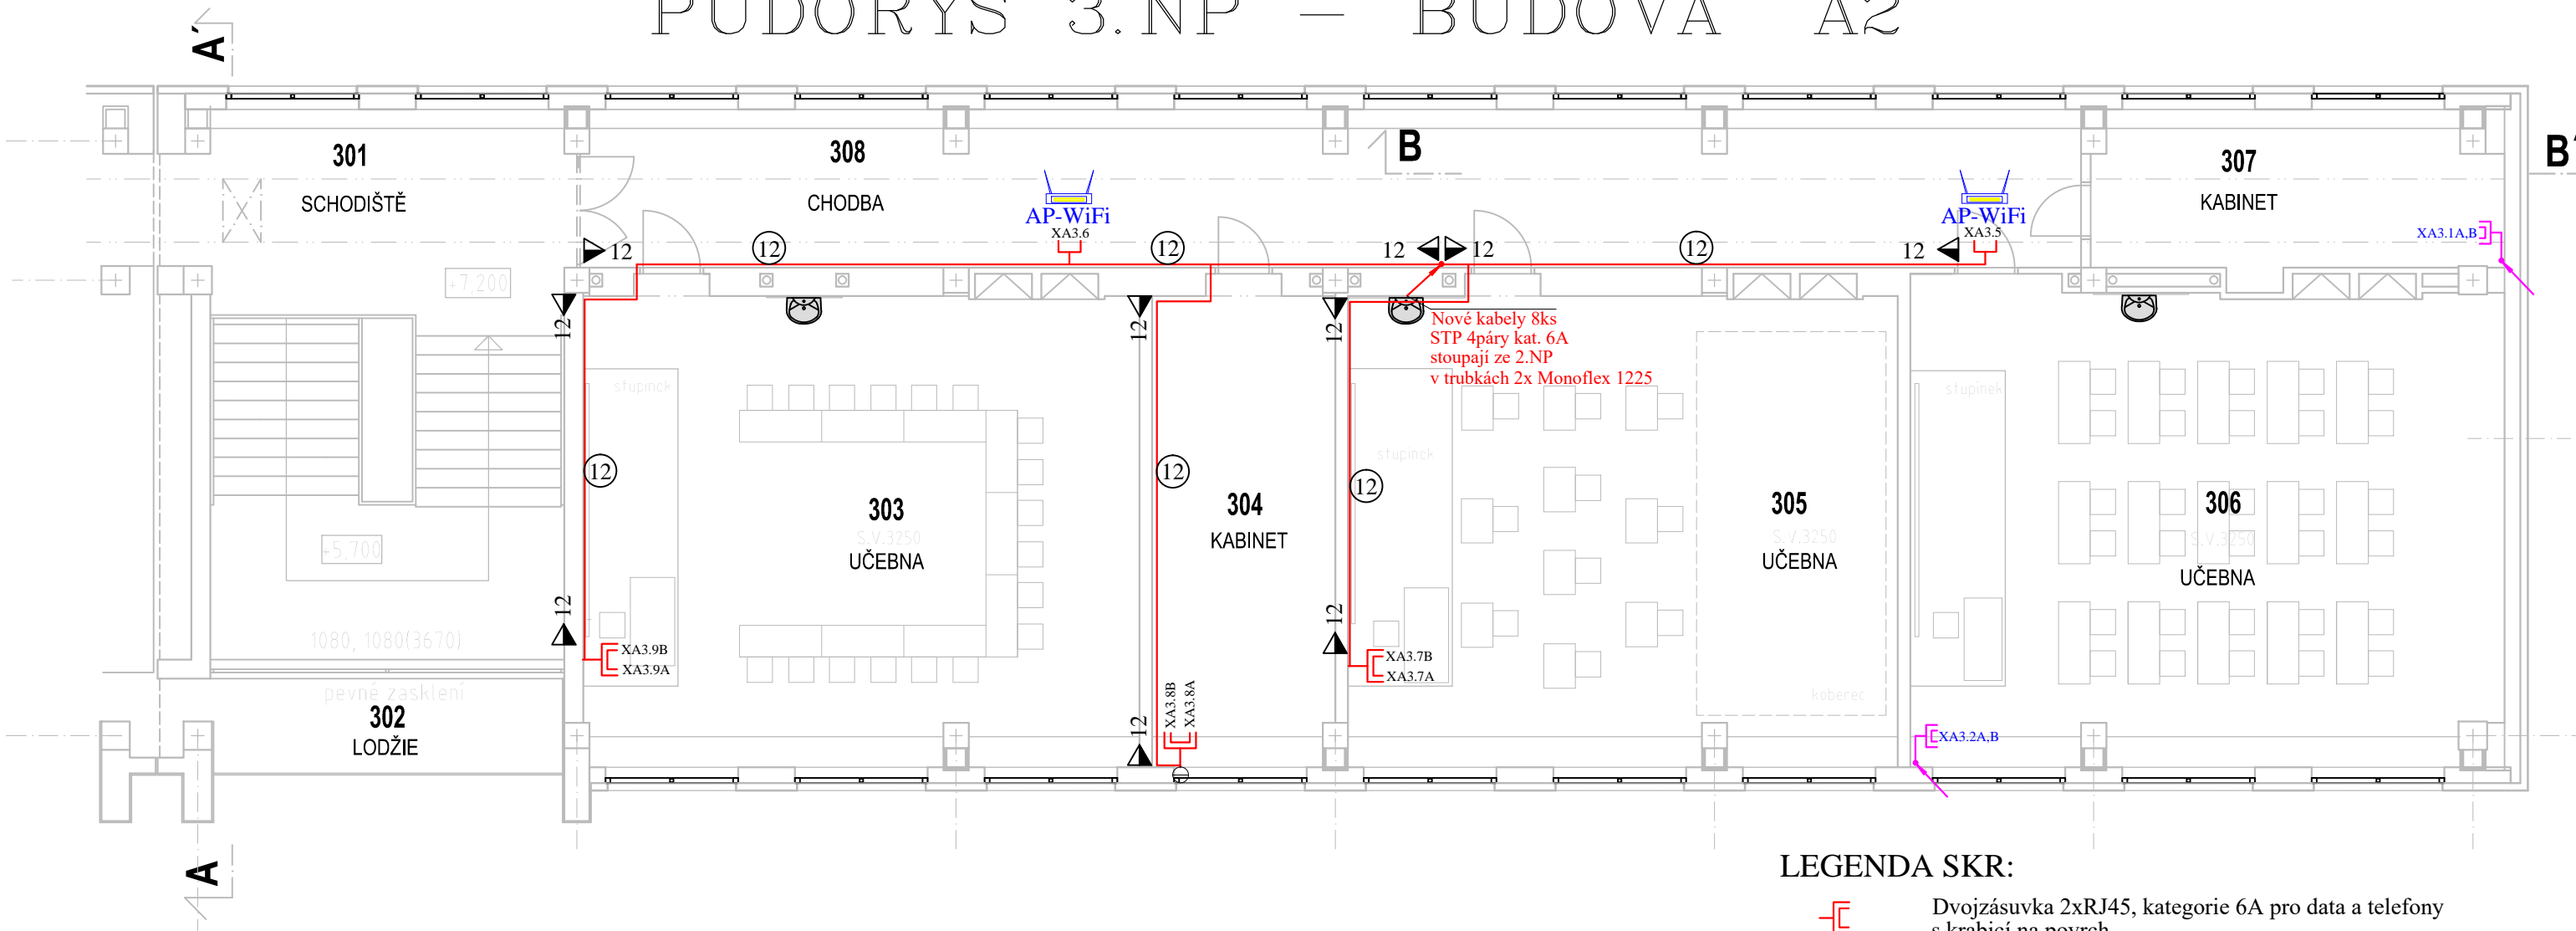

LEGENDA TRAS SLABOPROUDU:


- ① Elektroinstalační přístrojová krabice pod datovou zásuvku (hluboká)
⑫ ➤ 12 ➤ Kably v plastovém bezhalogenovém žlabu 40x20mm

LEGENDA SKR:

- Dvojzásuvka 2xRJ45, kategorie 6A pro data a telefony s krabicí na povrch
— Jednoduchá zásuvka 1xRJ45, kat.6A pro nový Acces Point WiFi
— Kabel STP 4páry, kat. 6A, LSOHFR B2ca s1 d1 a1
— Stávající dvojzásuvka 2xRJ45 pro data a telefony, kategorie 5E
— Stávající jednozásuvka 1xRJ45 pro data, kategorie 5E
— Stávající kabel UTP 4páry, kat. 5, nebo 5E

8 vývodů STP 4páry, kategorie 6A

4 stávající vývody UTP 4páry, kategorie 5, 5E

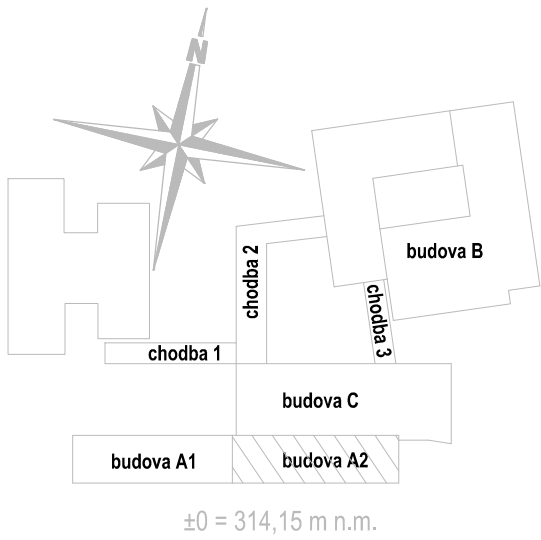

ZODPOVĚDNÝ PROJEKTANT Ing. Roman BEZDĚK		KRESLIL Ing. Roman BEZDĚK		IČO: 669 48 517 KRENIŠOVSKÁ 248 PSC 78813 VIKÝŘOVICE	
INVESTOR:		Město Šumperk, náměstí Míru 1 787 01 Šumperk		MĚŘÍTKO 1:100	DATUM: 9/2021
STAVBA:		Do odborných učeben bez bariér 1.ZŠ Dr.E.Beneše 1, 78701 Šumperk		FORMÁT: 2A4	SLABOPROUDÉ ROZVODY
NÁZEV VÝKRESU:		Půdorys A2 - 3.NP		ČÍSLO VÝKRESU DR 104	