


1.NP stará budova – Žerotínova

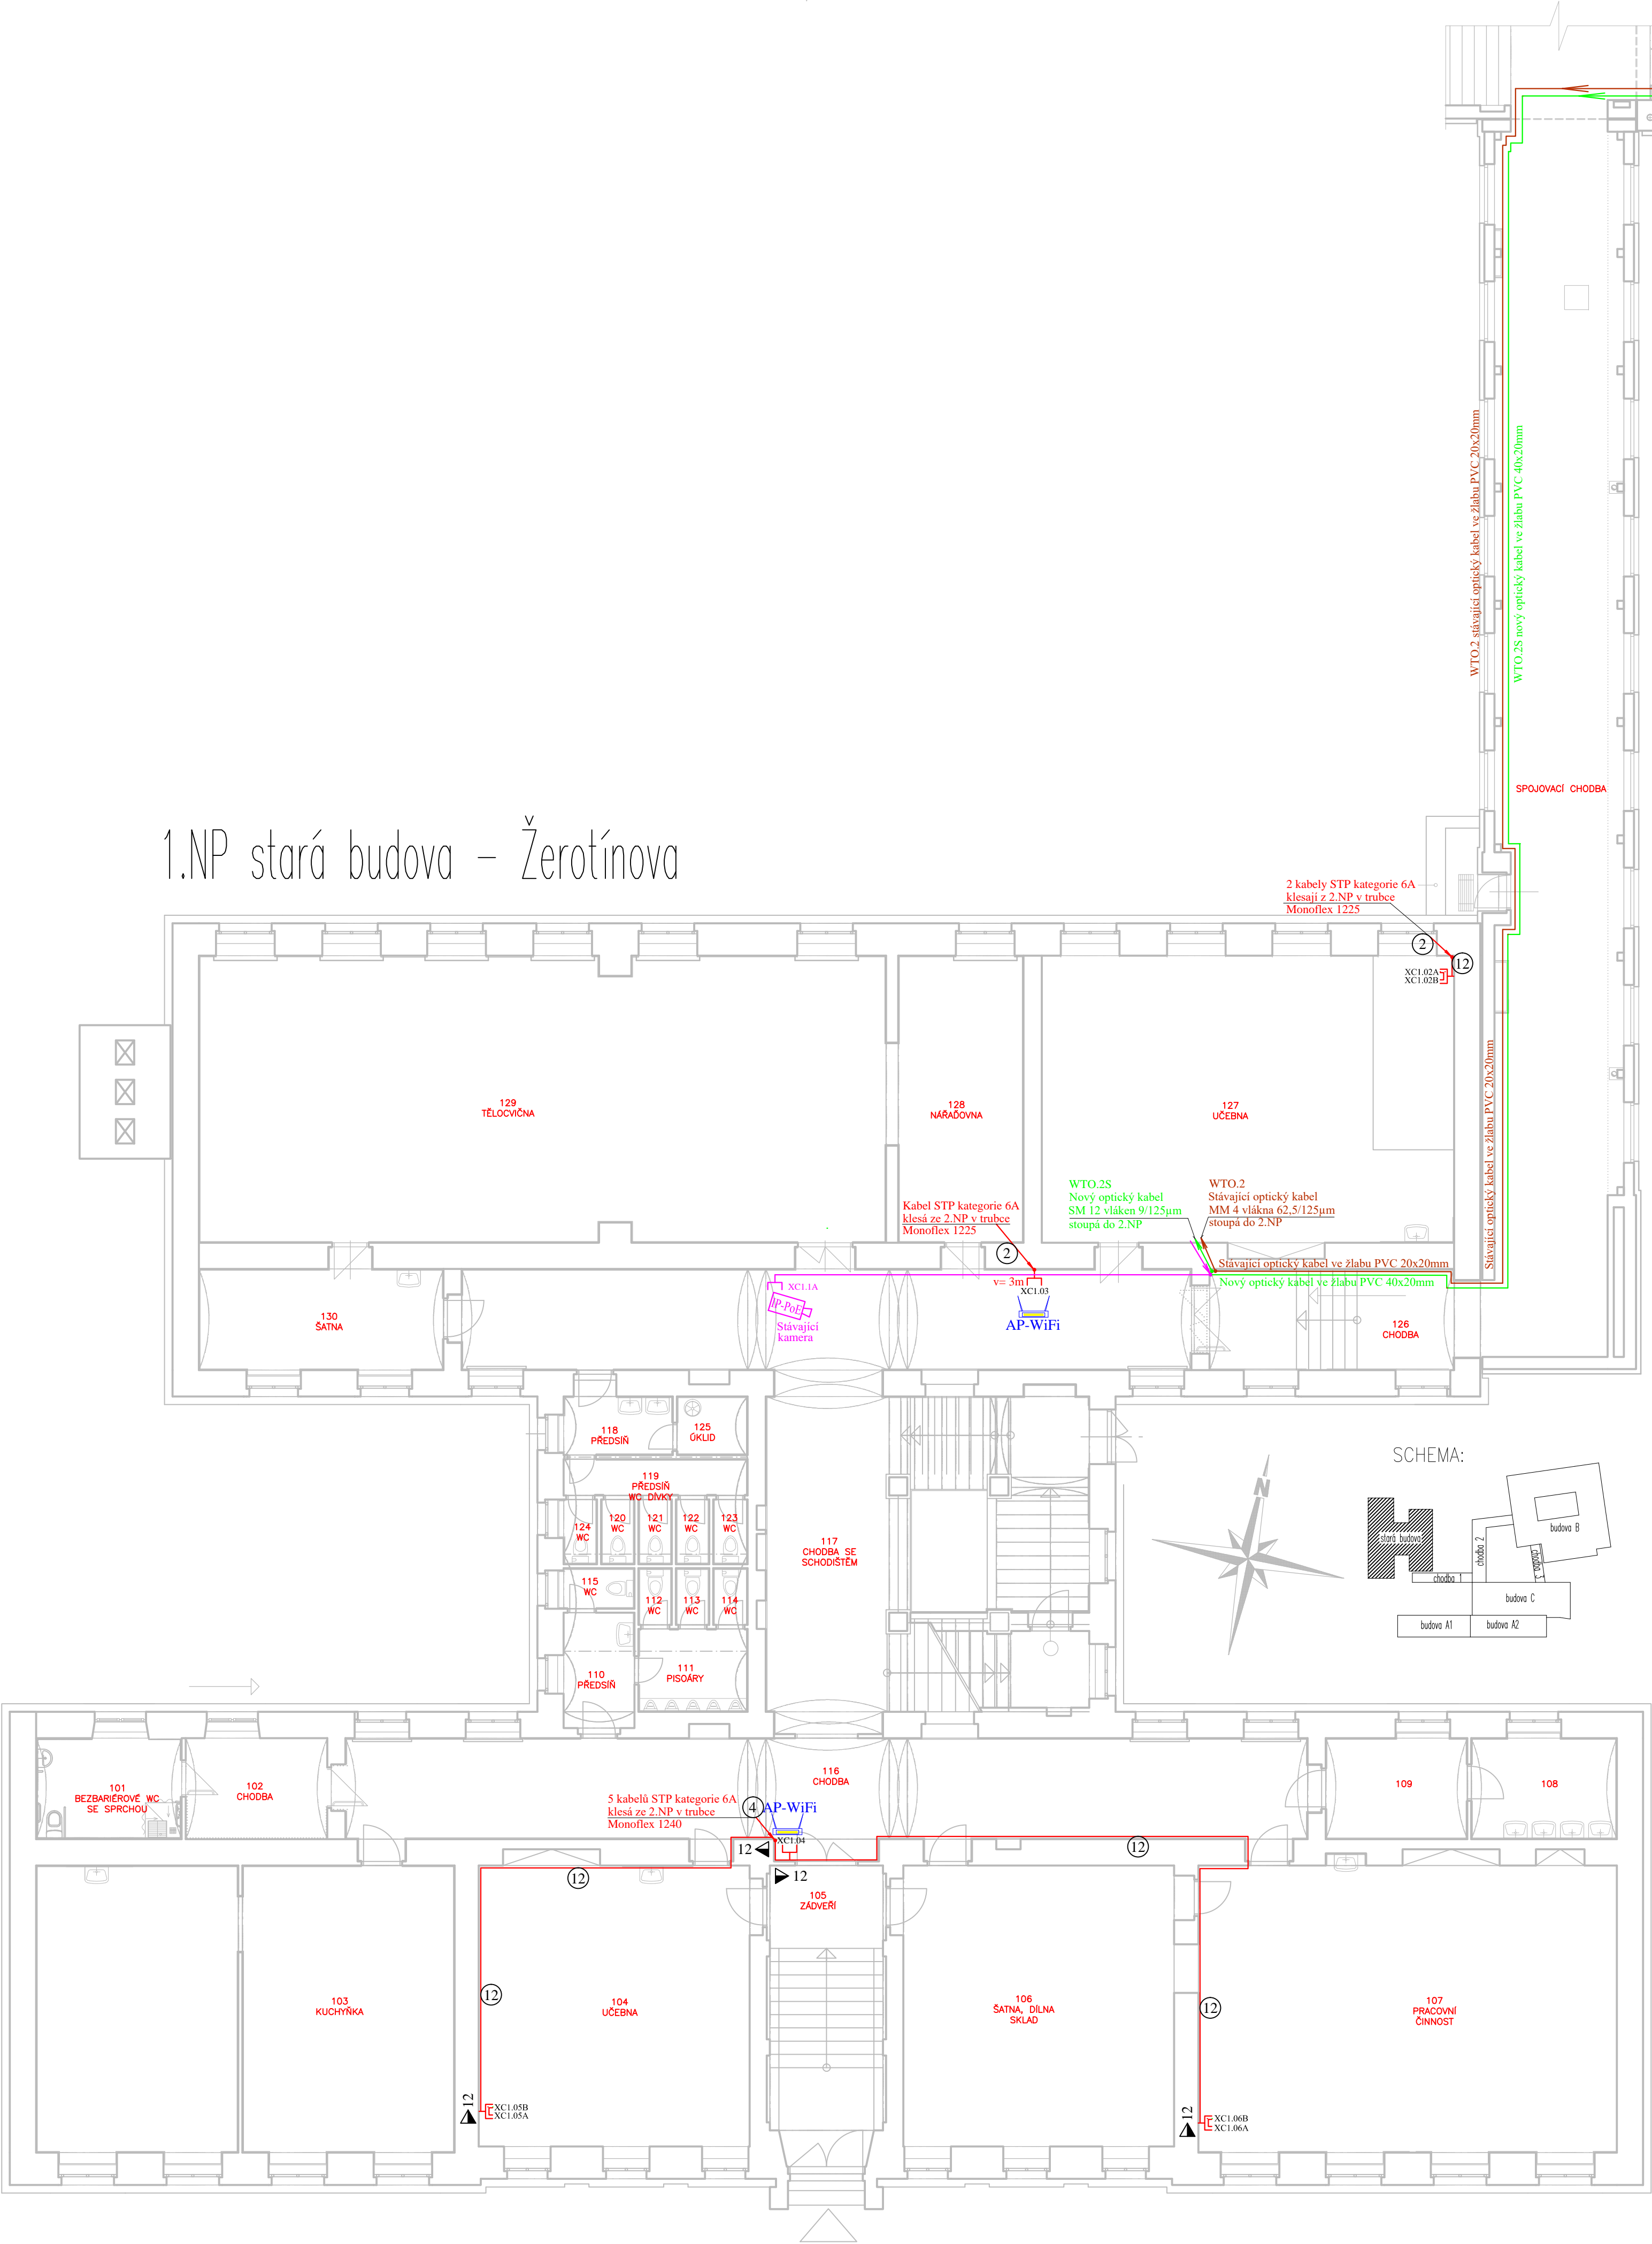

LEGENDA TRAS SLABOPROUDU:

- ① Elektroinstalační přístrojová krabice pod datovou zásuvku (hluboká)
- Elektroinstalační krabice KO 125_KA podomítková
- ② 2 Trubka Monoflex 1225 (D vnější/vnitřní=25/18,3mm) pod omítku nebo do podlahy (max 3ks STP)
- ④ 4 Trubka Monoflex 1240 (D vnější/vnitřní=40/31,2mm) pod omítku (max 8ks STP)
- ⑫ 12 Kabely v plastovém bezhalogenovém žlabu 40x20mm

LEGENDA SKR:

- Jednoduchá zásuvka 1xRJ45 pro data a telefony, kategorie 6A s krabicí na povrch
- Jednoduchá zásuvka 1xRJ45 pro data a telefony, kategorie 6A s krabicí pod povrch
- Dvojjzásuvka 2xRJ45 pro data a telefony, kategorie 6A s krabicí na povrch
- Dvojjzásuvka 2xRJ45 pro data a telefony, kategorie 6A s krabicí pod povrch
- Jednoduchá zásuvka 1xRJ45, kat.6A pro nový Acces Point WiFi
- Kabel STP 4páry, kat. 6A, LSOHFR B2ca s1 d1 a1
- Stávající dvojjzásuvka 2xRJ45 pro data a telefony, kategorie 5E
- Stávající jednozásuvka 1xRJ45 pro data, kategorie 5E
- Stávající kabel UTP 4páry, kat. 5, nebo 5E
- Stávající optický kabel MM 4 vláken 62,5/125µm
- Nový optický kabel SM 12 vláken 9/125µm

POZNÁMKA:

- Nové kabeláže budou v provedení dle vyhl. MV č. 23/2008Sb. novel. č. 268/2011, tzn. B2caS1d0, příp. B2caS1d1
- Hlavní kabelové trasy nad podhledem v kabelových žlabech slaboproud.
- Kabely vedené nad podhledem (odbočení z hl. kabel. tras) v normových příchytkách.
- Kabely ve zdi a v podlaze instalovány do ohebných el. instalačních trubek.
- Slaboproudé kabely budou při souběhu se silovými kabely vedeny s odstupem dle normy ČSN EN 50174-2
- Prostupy požárními úseky budou utěsněny protipožárními ucpávkami.
- Rozvodná soustava 3+PEN ~ 50Hz 230/400V síť TN-C-S
- Ochrana před úrazem el. proudem:
 - Ochrana základní: samočinným odpojením od zdroje v síti TN
 - Ochrana zvýšená: proudovým chráničem, doplňujícím pospojováním

8 vývodů STP 4páry, kategorie 6A 1 stávající vývod UTP 4páry, kategorie 5, 5E

ZODPOVĚDNÝ PROJEKTANT Ing. Roman BEZDĚK 		KRESLIL Ing. Roman BEZDĚK		IČO: 669 48 517 KRENIŠOVSKÁ 248 PŠČ78813 VÍKÝROVICE	
INVESTOR:	Město Šumperk, náměstí Míru 1 787 01 Šumperk	MĚŘÍTKO 1:100	DATUM: 9/2021	FORMÁT: 6A4	SLABOPROUDÉ ROZVODY
STAVBA:	Do odborných učeben bez bariér 1.ZŠ Dr.E.Beneše 1, 78701 Šumperk	STUPEŇ: DPS			
NÁZEV VÝKRESU:	Půdorys 1.NP - Žerotínova			ČÍSLO VÝKRESU DR 110	