


VÝŘEZ PŮDORYSU 2.NP; 1:50


NAVRHOVANÝ STAV; STŘEDNÍ ČÁST

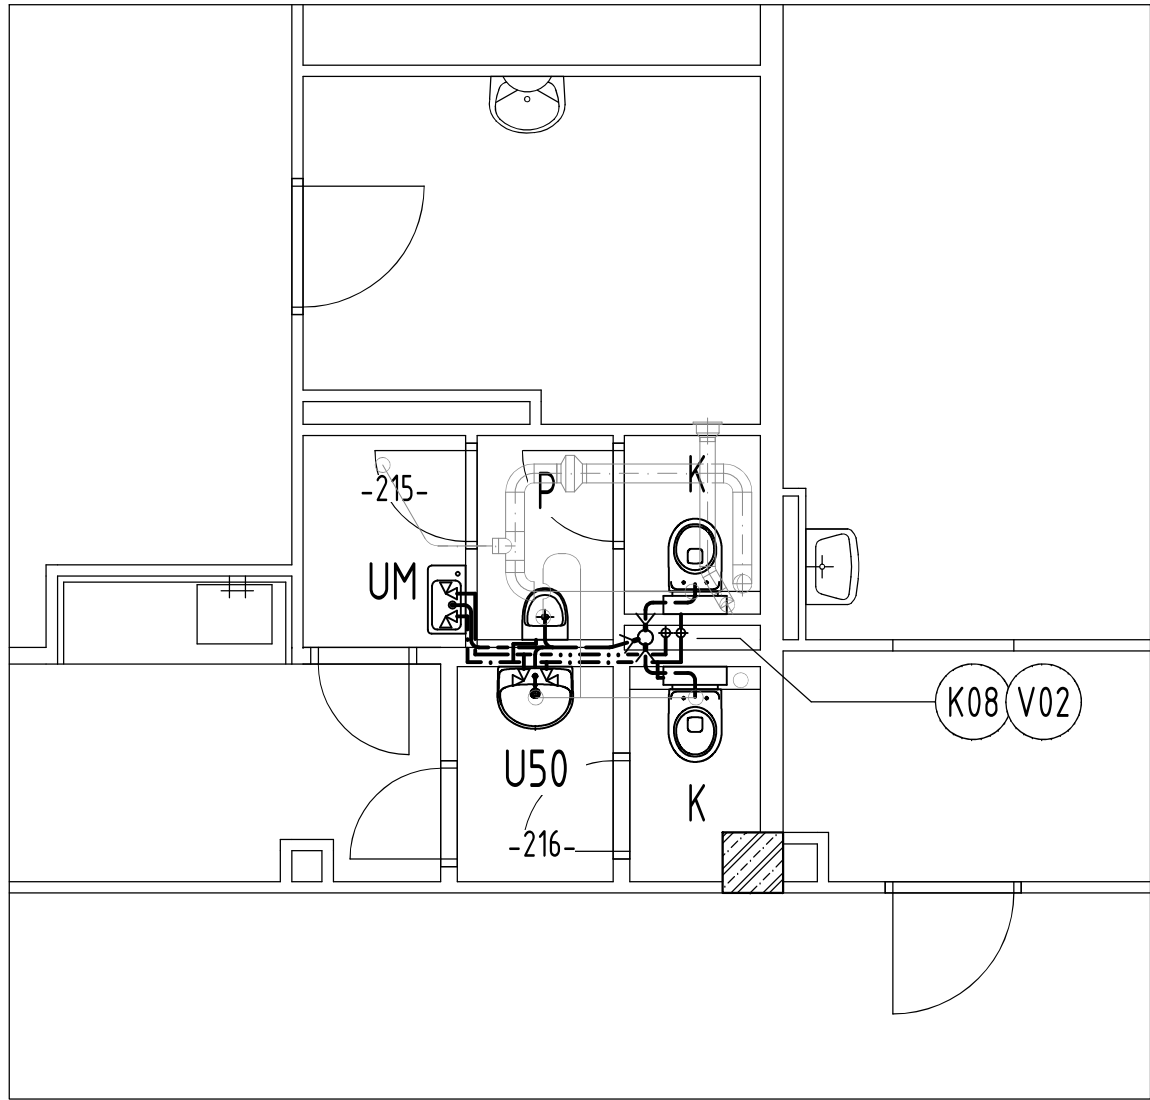

Tabulka místností		
Číslo místnosti	Název místnosti	Světlá výška
-215-	WC MUŽI	S.V.=2,8 (PODHLÉD)
-216-	WC ŽENY	S.V.=2,8 (PODHLÉD)

VÝŘEZ PŮDORYSU 1.PP; 1:50


NAVRHOVANÝ STAV; SEVERNÍ ČÁST

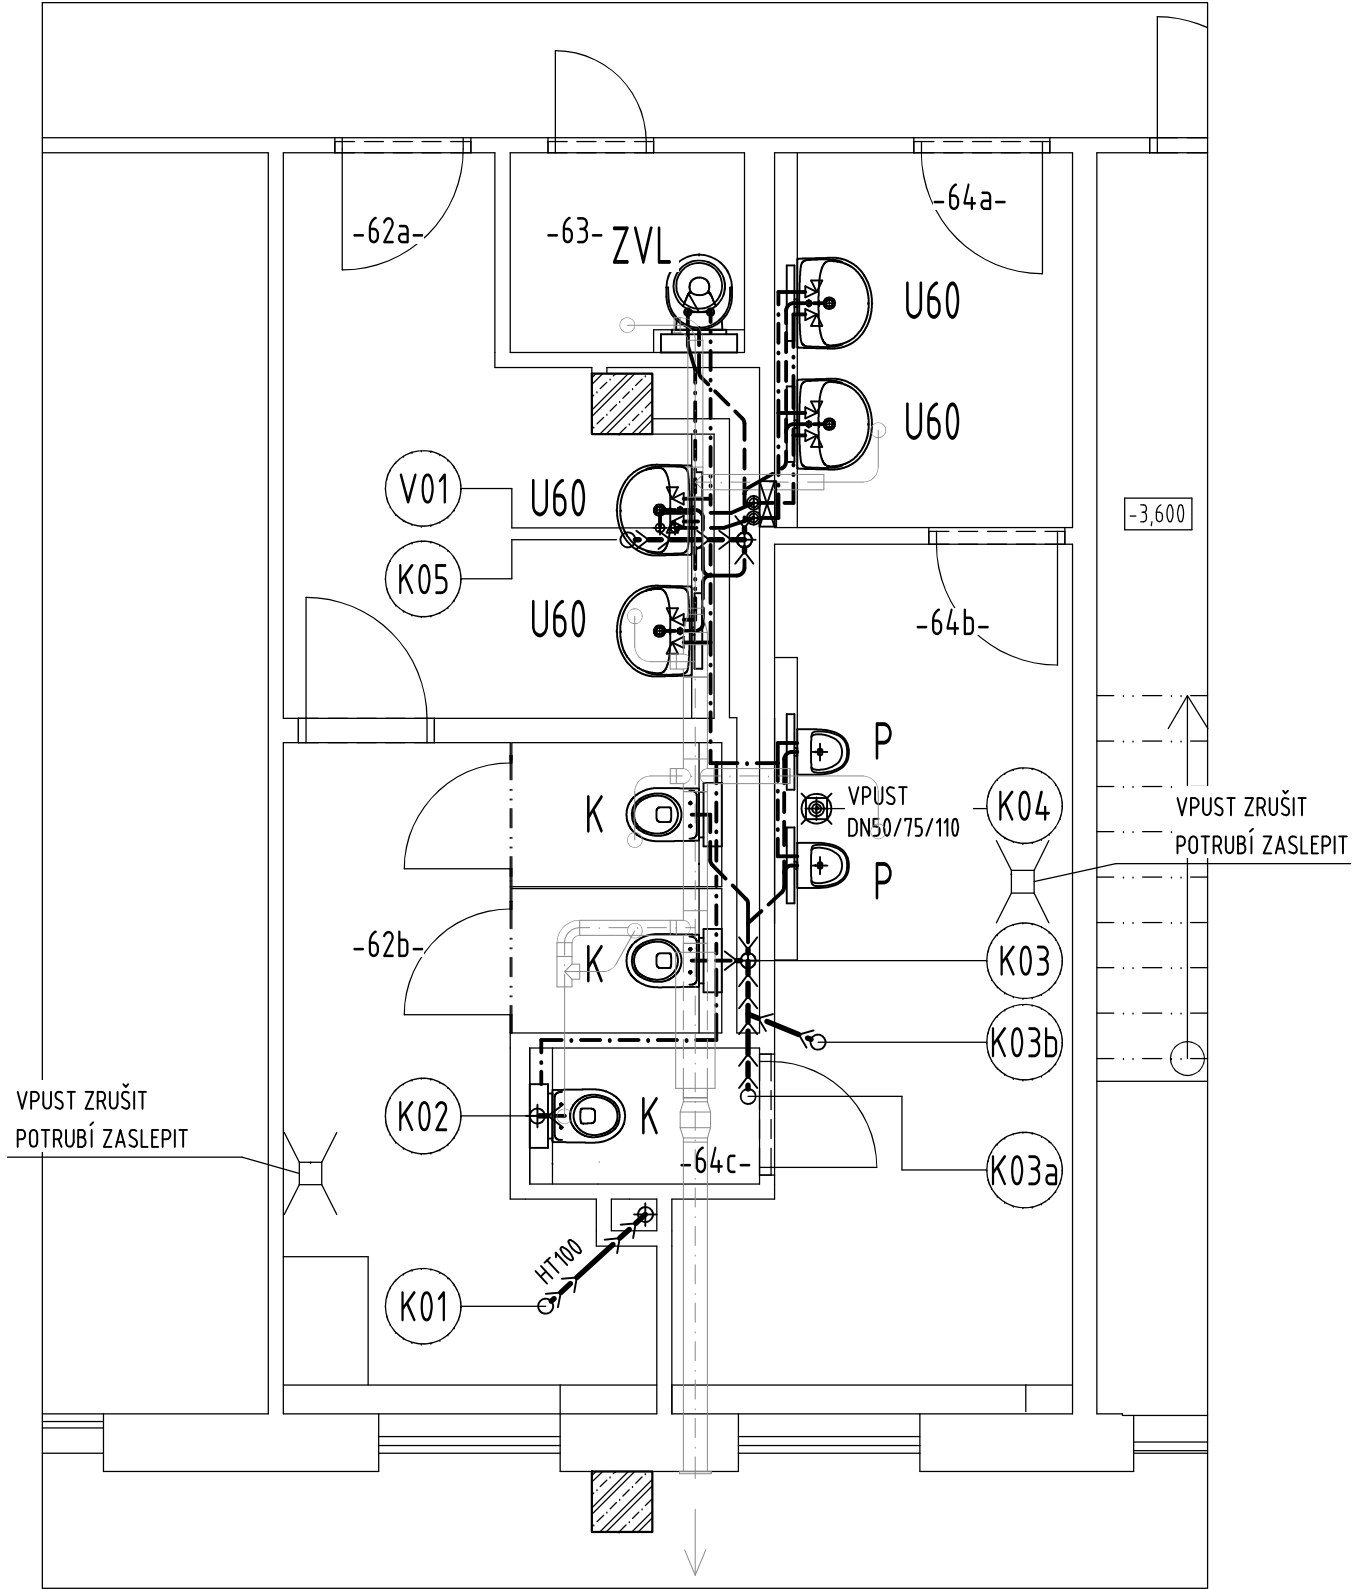

Tabulka místností		
Číslo místnosti	Název místnosti	Světlá výška
-62a-	WC DÍVKY-PŘEDSÍŇ	S.V.=2,8 (PODHLÉD)
-62b-	WC DÍVKY	S.V.=2,8 (PODHLÉD)
-63-	ÚKLID	S.V.=2,8 (PODHLÉD)
-64a-	WC CHLAPCI-PŘEDSÍŇ	S.V.=2,8 (PODHLÉD)
-64b-	WC CHLAPCI	S.V.=2,8 (PODHLÉD)
-64c-	WC KABINA	S.V.=2,8 (PODHLÉD)


VÝŘEZ PŮDORYSU 1.NP; 1:50

NAVRHOVANÝ STAV; SEVERNÍ ČÁST

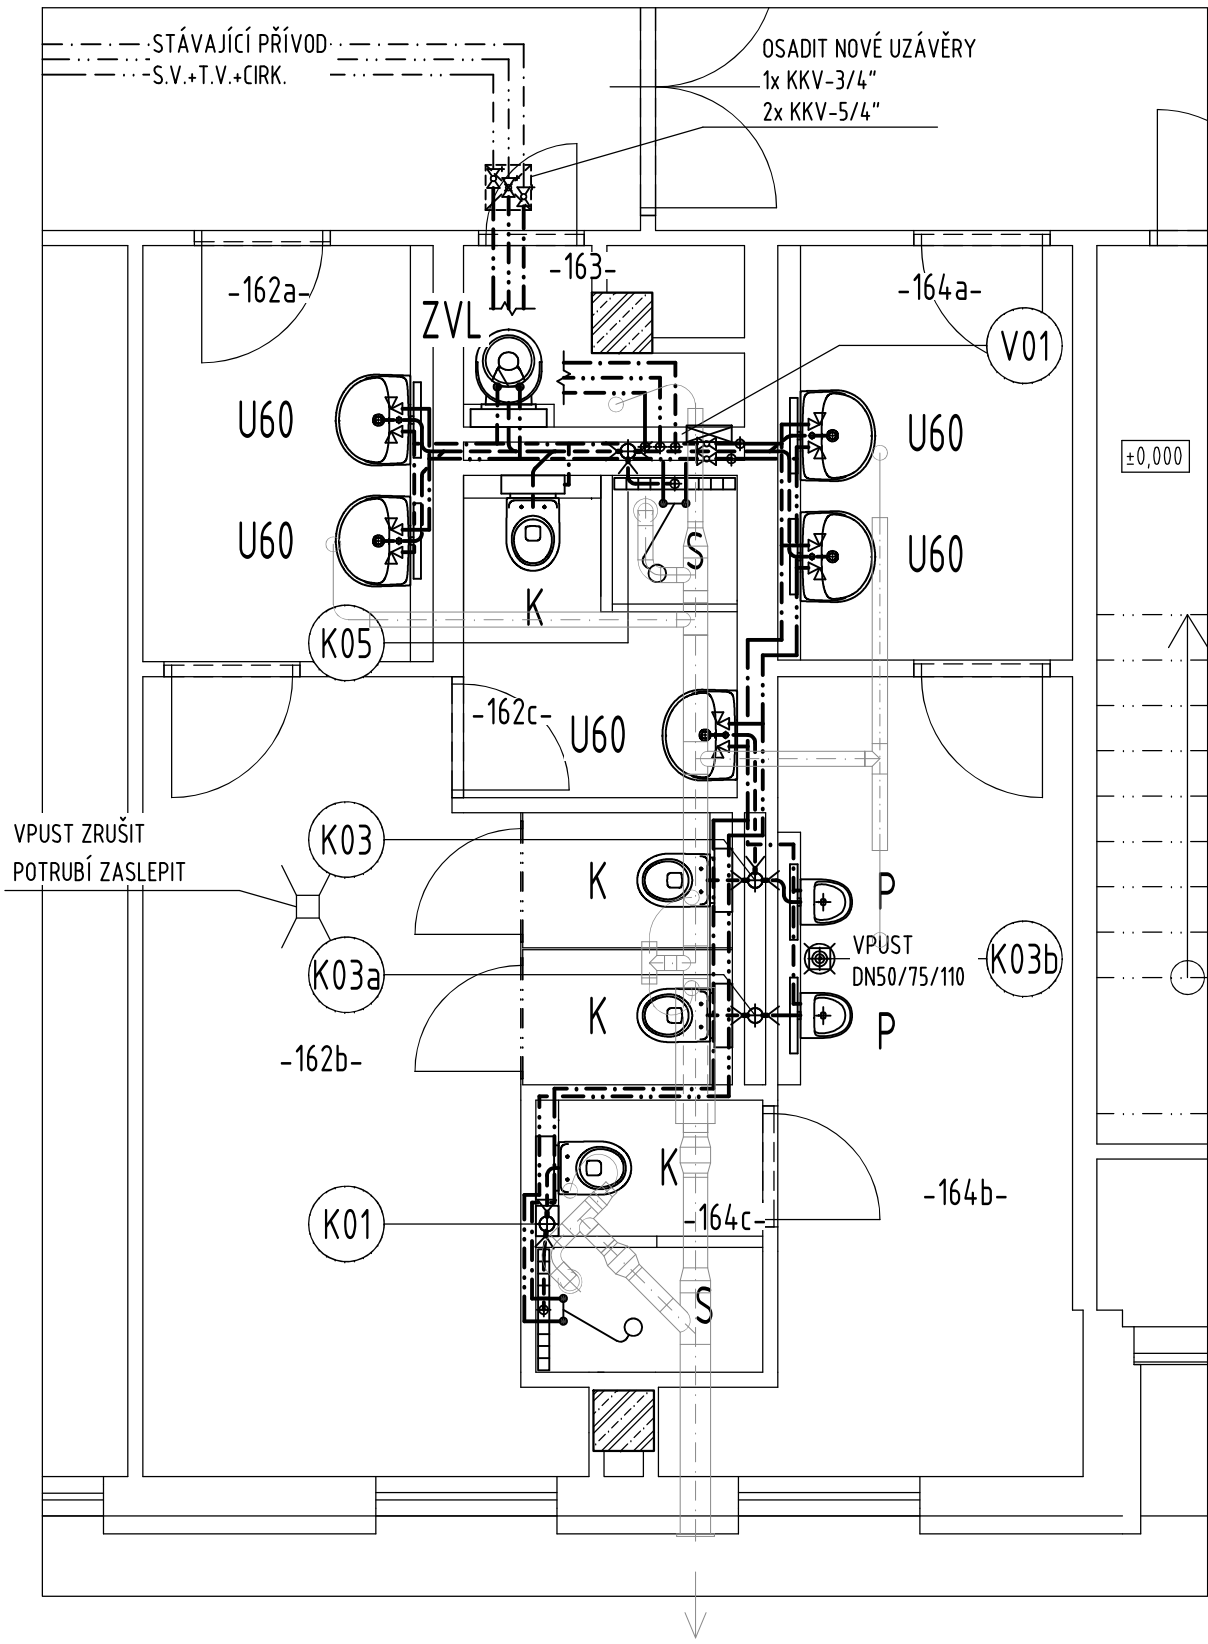

Tabulka místností		
Číslo místnosti	Název místnosti	Světlá výška
-162a-	WC DÍVKY-PŘEDSÍŇ	S.V.=2,8 (PODHLÉD)
-162b-	WC DÍVKY	S.V.=2,8 (PODHLÉD)
-162c-	WC DÍVKY	S.V.=2,8 (PODHLÉD)
-163-	ÚKLID	S.V.=2,8 (PODHLÉD)
-164a-	WC CHLAPCI-PŘEDSÍŇ	S.V.=2,8 (PODHLÉD)
-164b-	WC CHLAPCI	S.V.=2,8 (PODHLÉD)
-164c-	WC KABINA	S.V.=2,8 (PODHLÉD)

SCHEMA OBJEKTU:

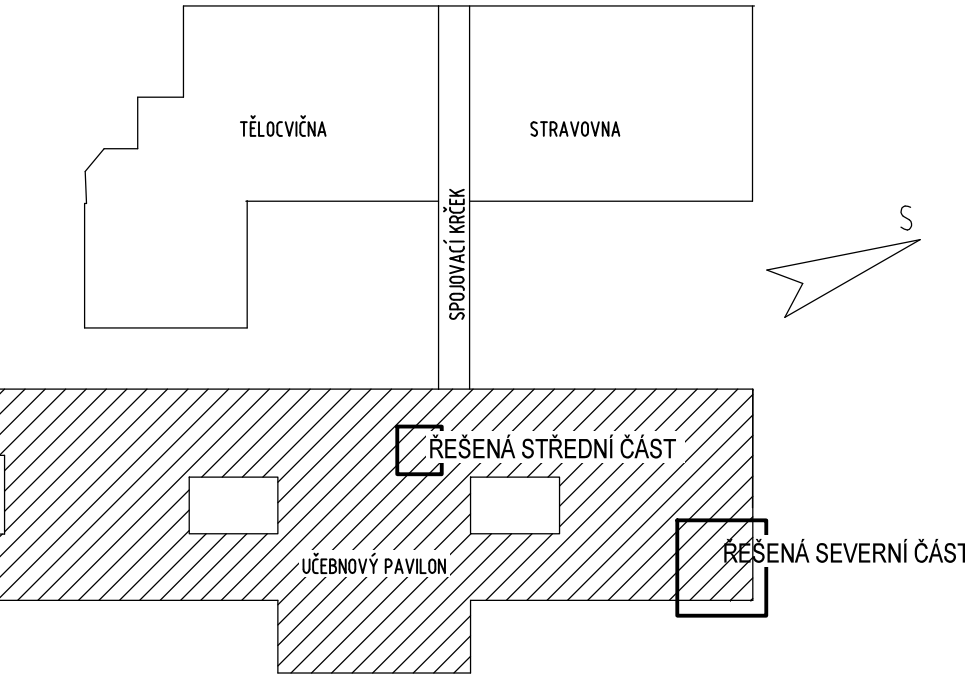

VÝŠKOVÉ OSAZENÍ ZAŘIZOVACÍCH PŘEDMĚTŮ BUDE DODAVATEL STAVBY KONZULTOVAT S INVESTOREM !

DIMENZE POTRUBÍ - VIZ SCHÉMA VODOVODU A KANALIZACE

LEGENDA: VIZ VÝKRES "Z 02"

Zodp. projektant Vladimír Schertler <i>Schertler</i>	Vypracoval Vladimír Schertler <i>Schertler</i>	Kreslil Vladimír Schertler <i>Schertler</i>	FRYS STAVEBNÍ PROJEKCE
Kraj: Olomoucký	Městský úřad: Šumperk	Investor: Město Šumperk, nám. Míru 1, 787 01 Šumperk	
Stavba: Rekonstrukce hygienického zařízení 4. ZŠ Šumperk - I. ETAPA			Formát: BxA4
Část: D.14e Technika prostředí staveb ZDRAVOTNÉ TECHNICKÉ INSTALACE			Měřítko: 1:50
Název výkresu: PŮDORYSY			Datum: 04/2021
			Účel: DPS
			Číslo zakázky: 21/28a
			Číslo výkresu: Z 01
			Číslo paré: