


DEŠŤOVÁ VPUST S KALOVÝM PROSOTREM


BETONOVÉ DÍLCE VYRÁBÍ

PŮDORYS MŘÍŽE

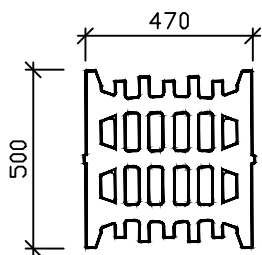

LITINOVÁ VTOKOVÁ MŘIŽ tř. D400
M-508D (470x500x60 mm)
Zabetonovaný rám
třída D 400, DIN 19583
(Uložit na ergelit. maltu)

ŘEZ VPUSTÍ

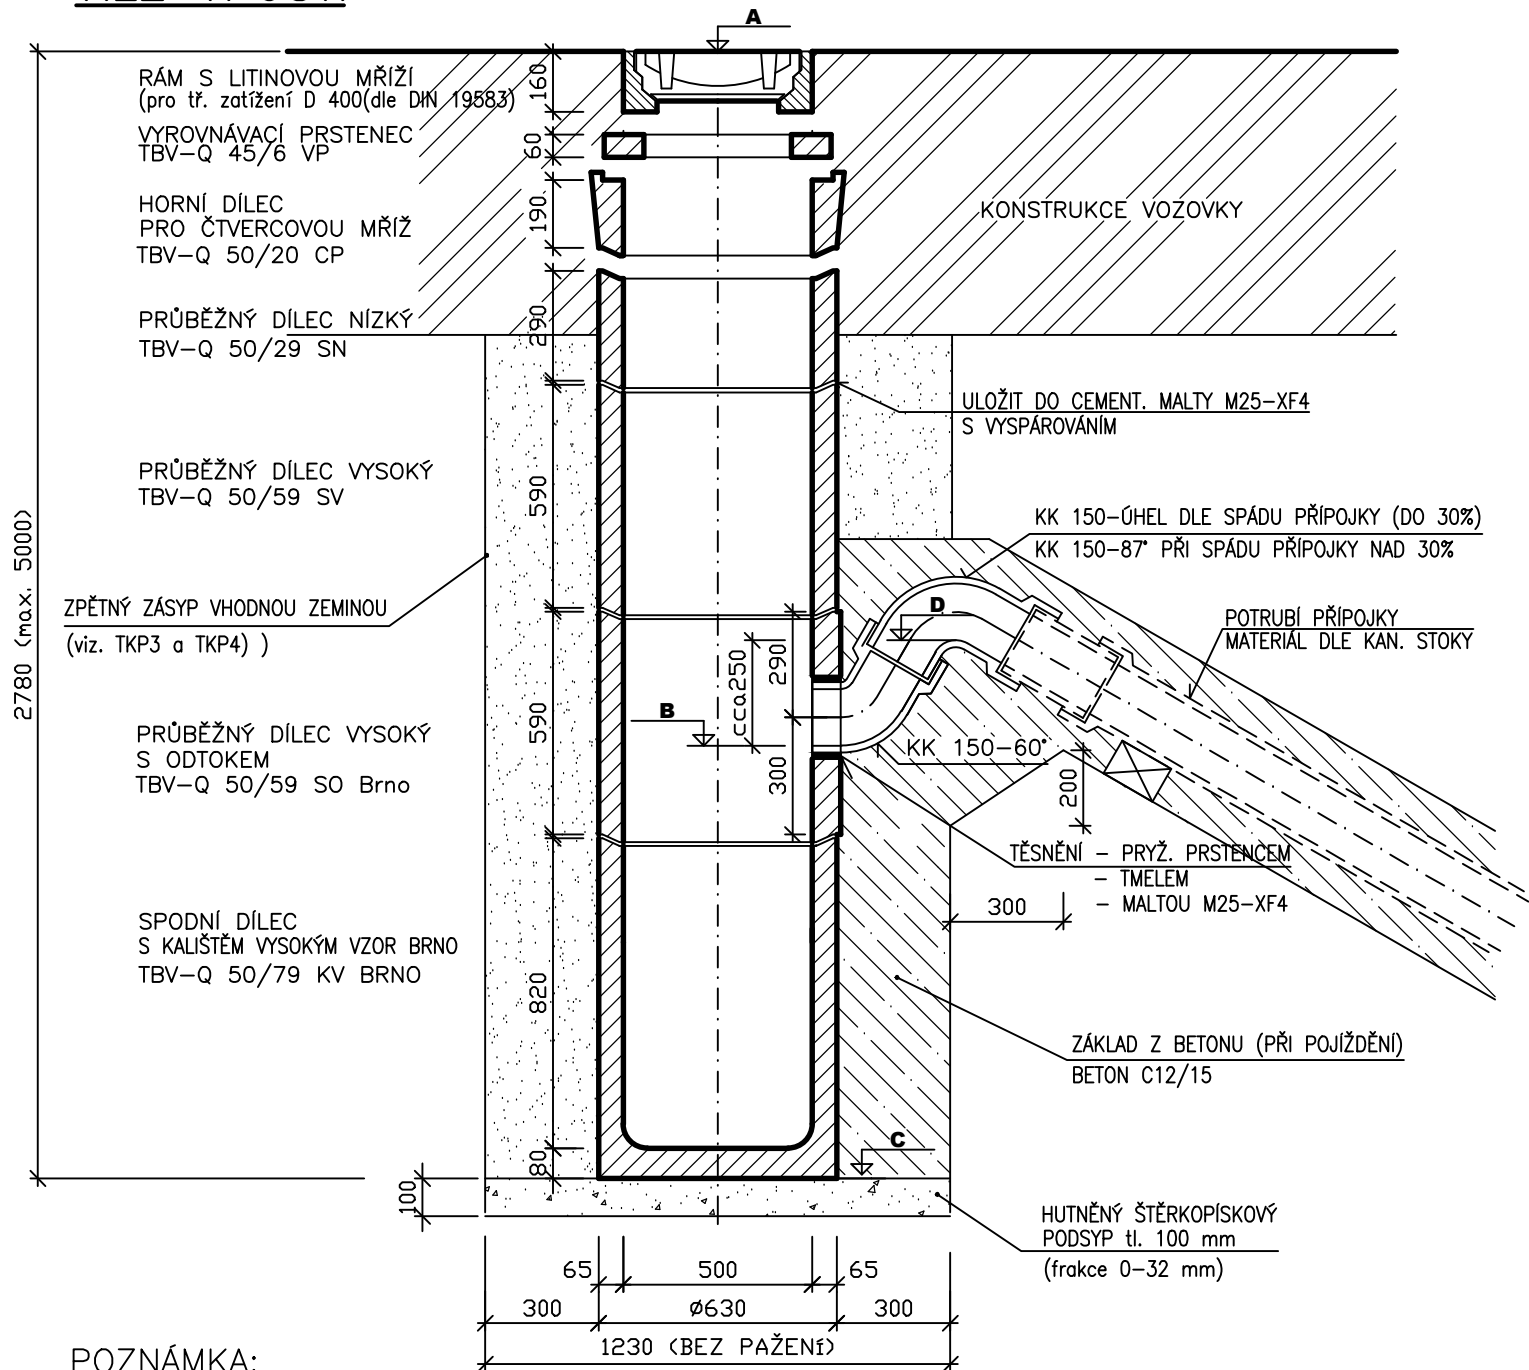

POZNÁMKA:

PŘI SKLADBĚ VPUSTÍ SE OSADÍ BUĎ VYROVNÁVACÍ PRSTENEC TBV-Q 45/6 VP NEBO HORNÍ DÍLEC PRO ČTVERCOVOU MŘIŽ TBV-Q 50/20 CP
VEŠKERÉ BETONOVÉ PREF. DÍLCE BUDOU
Z BETONU PEVNOSTI MIN. C30/37 XF4
OKOLÍ MŘÍŽÍ UMÍSTĚNÝCH V KOMUNIKACI MUSÍ BÝT PEČLIVĚ ZHUTNĚNO

Výškový systém: B.p.v.
Souřadnicový systém: JTSK

	GENERÁLNÍ PROJEKTANT	
	HLAVNÍ INŽENÝR PROJEKTU	
	Ing. Petr Soldán	
	ZODPOVĚDNÝ PROJEKTANT	
	Ing. Kateřina Mičová Polesná	
	VEDOUČÍ PROJEKTANT	
	Ing. Martin Hedvík	

	PROJEKTANT ČÁSTI PD	
	ZODPOVĚDNÝ PROJEKTANT	
	Ing. Jiří Švestka	
	VEDOUČÍ PROJEKTANT	
	Ing. Jiří Švestka	
	VYPRACOVAL	
	Ing. Jiří Pospíšil	

INVESTOR Město Šumperk, zastoupený MěÚ Šumperk odborem RÚI Jesenická 31, 787 01 Šumperk	DATUM 04/2022
	ČÍSLO ZAKÁZKY ZPRACOVATELE 17_08_158
NÁZEV ZAKÁZKY REGENERACE PANELOVÉHO SÍDLIŠTĚ PŘIEVIDZSKÁ - 7.ETAPA	ČÍSLO ZAKÁZKY OBJEDNATELE
STUPEŇ PROJEKTOVÉ DOKUMENTACE Dokumentace pro provádění stavby	MĚŘÍTKO 1:20
OBJEKT SO 300 Kanalizace dešťová	FORMÁT 2 A4
ČÁST Stavebně technické řešení	PARE
DOKUMENT (VÝKRES) Uliční vpust	ČÍSLO VÝKRESU / REVIZE C.3.2.5.