


půdorys 1.NP- ELEKTROINSTALACE

M 1:50

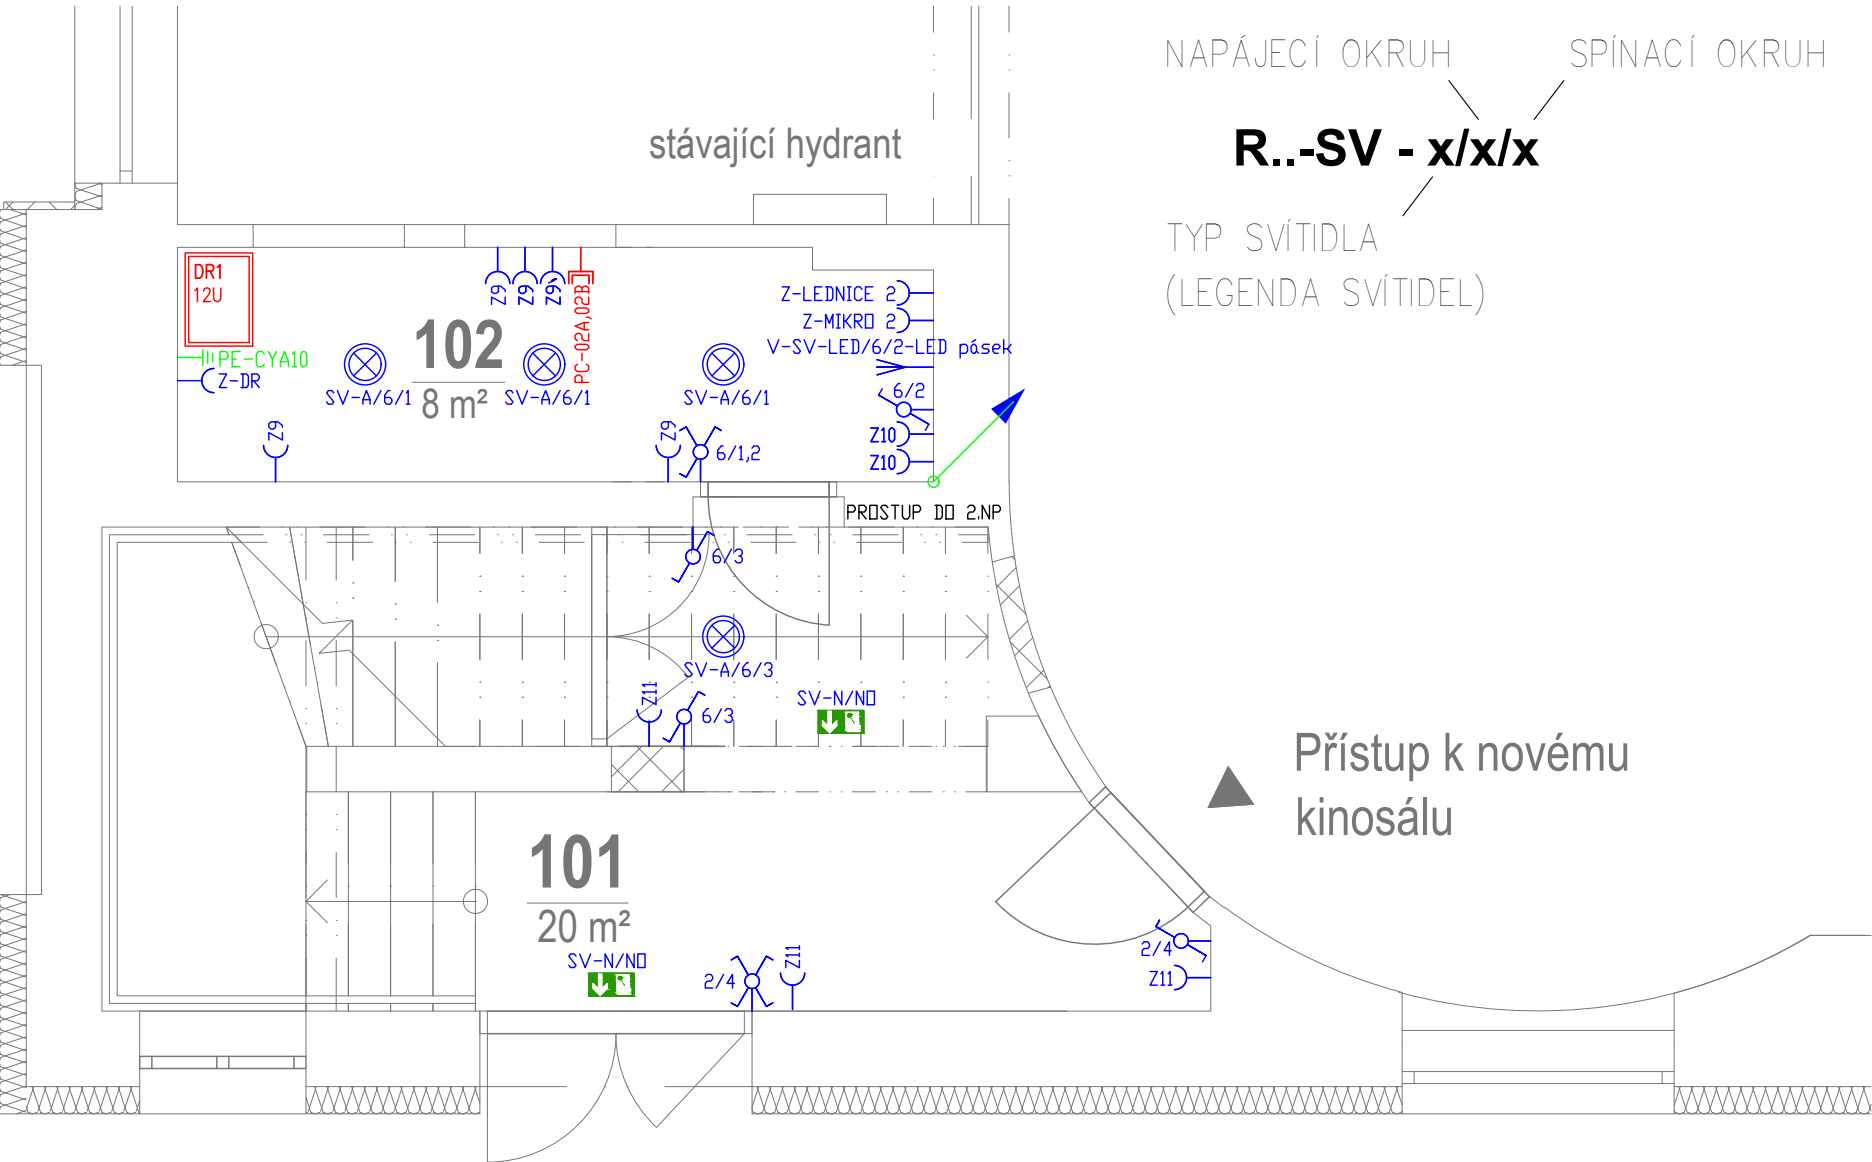

PŘÍVODNÍ KABEL PRO RX – KABEL CYKY–J 4x10

Světelné okruhy kabelem CYKY–J 3x1,5

3F lišta – kabelem CYKY–J 5x1,5

Zásuvkové okruhy kabelem CYKY–J 3x2,5

PK – PODLAHOVÁ KRABICE – viz.návrh sestavy

Přesné rozmístění nutné koordinovat s návrhem interiéru

Veškeré slaboproudé rozvody vedeny pod omítkou, musí být uloženy v ochranné PVC trubkách MONOFLEX.

Veškeré SLP rozvody se stáhnou do rozvodnice DR1 v místnosti 102 v 1.NP kde se umístí patřičné aktivní prvky – SWITCH

PC – kabel FTP Cat 6

NAPÁJECÍ OKRUH

SPÍNACÍ OKRUH

R..-SV - x/x/x

TYP SVÍTIDLA

(LEGENDA SVÍTIDEL)

LEGENDA SVÍTIDEL		
ZNAČKA		POPIS
A		Zapuštěné svítidlo DEEP IP44 Wever Ducré – 3W, barva bílá/černá
B		Závěsný lustr ORACLE SLIM ,3000K, průměr 90 cm, IP20, 48W
C		3F lišta TRACK 2.0 včetně příslušenství, svítidla SQUEB ON TRACK 2.0 LED
D		LMD DO-842-LED+acc IP43 přisazené svítidlo s UGR<19, 1x33W LED
N		LMD NSON LED + piktogram nouzové, 1xLED-M 1W
N1		LMD C4.REDO.LED IP20 area nouzové antipanické svítidlo, 1x4W LED
LEGENDA MATERIÁLU – SILNOPROUD		
	ZÁSUVKA 230V	
	ZÁSUVKA 230V s PŘEPĚŤOVOU OCHRANOU	
	VYPÍNAČ JEDNOPÓLOVÝ 10A	
	VYPÍNAČ SERIOVÝ 10A	
	VYPÍNAČ STŘÍDAVÝ 10A	
	VYPÍNAČ DVOJITÝ STŘÍDAVÝ 10A	
	VYPÍNAČ KŘÍŽOVÝ 10A	
	KABELOVÝ VÝVOD	
LEGENDA MATERIÁLU – SLABOPROUD		
	ZÁSUVKA DATOVÁ 2xRJ45 KONEKTOR	
	FAP3002 – SIGNÁLNÍ TLAČÍTKO TAHOVÉ	
	FAP2001 – RESETOVACÍ TLAČÍTKO	
	FEH2001 – KONTROLNÍ SIGNALIZAČNÍ MODUL	
	FLM1000 – NAPÁJECÍ TRANSFORMÁTOR	

POZNÁMKA:

PROSTŘEDÍ : normální

ROZVODNÁ SOUSTAVA : 3 NPE stř. 50 HZ, 400 V / TN–C–S

OCHRANA PŘED ÚRAZEM EL. PROUDEM : DLE ČSN 33 2000–4–41 ED.3

GENERÁLNÍ PROJEKTANT : ING. PAVEL MALÍNEK, VÝSTAVNÍ 318/7, CHOMOUTOV 786 35		
ZODPOVĚDNÝ PROJEKTANT : MEKOS GROUP, A.S.		VYPRACOVAL : MARTIN PŘÍLESKÝ
INVESTOR : MĚSTO ŠUMPERK, NÁMĚSTÍ MÍRU 364/1, ŠUMPERK, 787 01		FORMÁT 2x A4
KINO OKO - vestavba malého sálu Masarykovo nám. 3, Šumperk - změna stavby před dokončením		DATUM 08/2022
		PROJEKT DPS–změna
		MĚŘÍTKO 1:50
PŮDORYS 1.NP - ELEKTROINSTALACE		ČÁST D.1.4.d Č.v. 2