


půdorys podkroví- ELEKTROINSTALACE

M 1:50

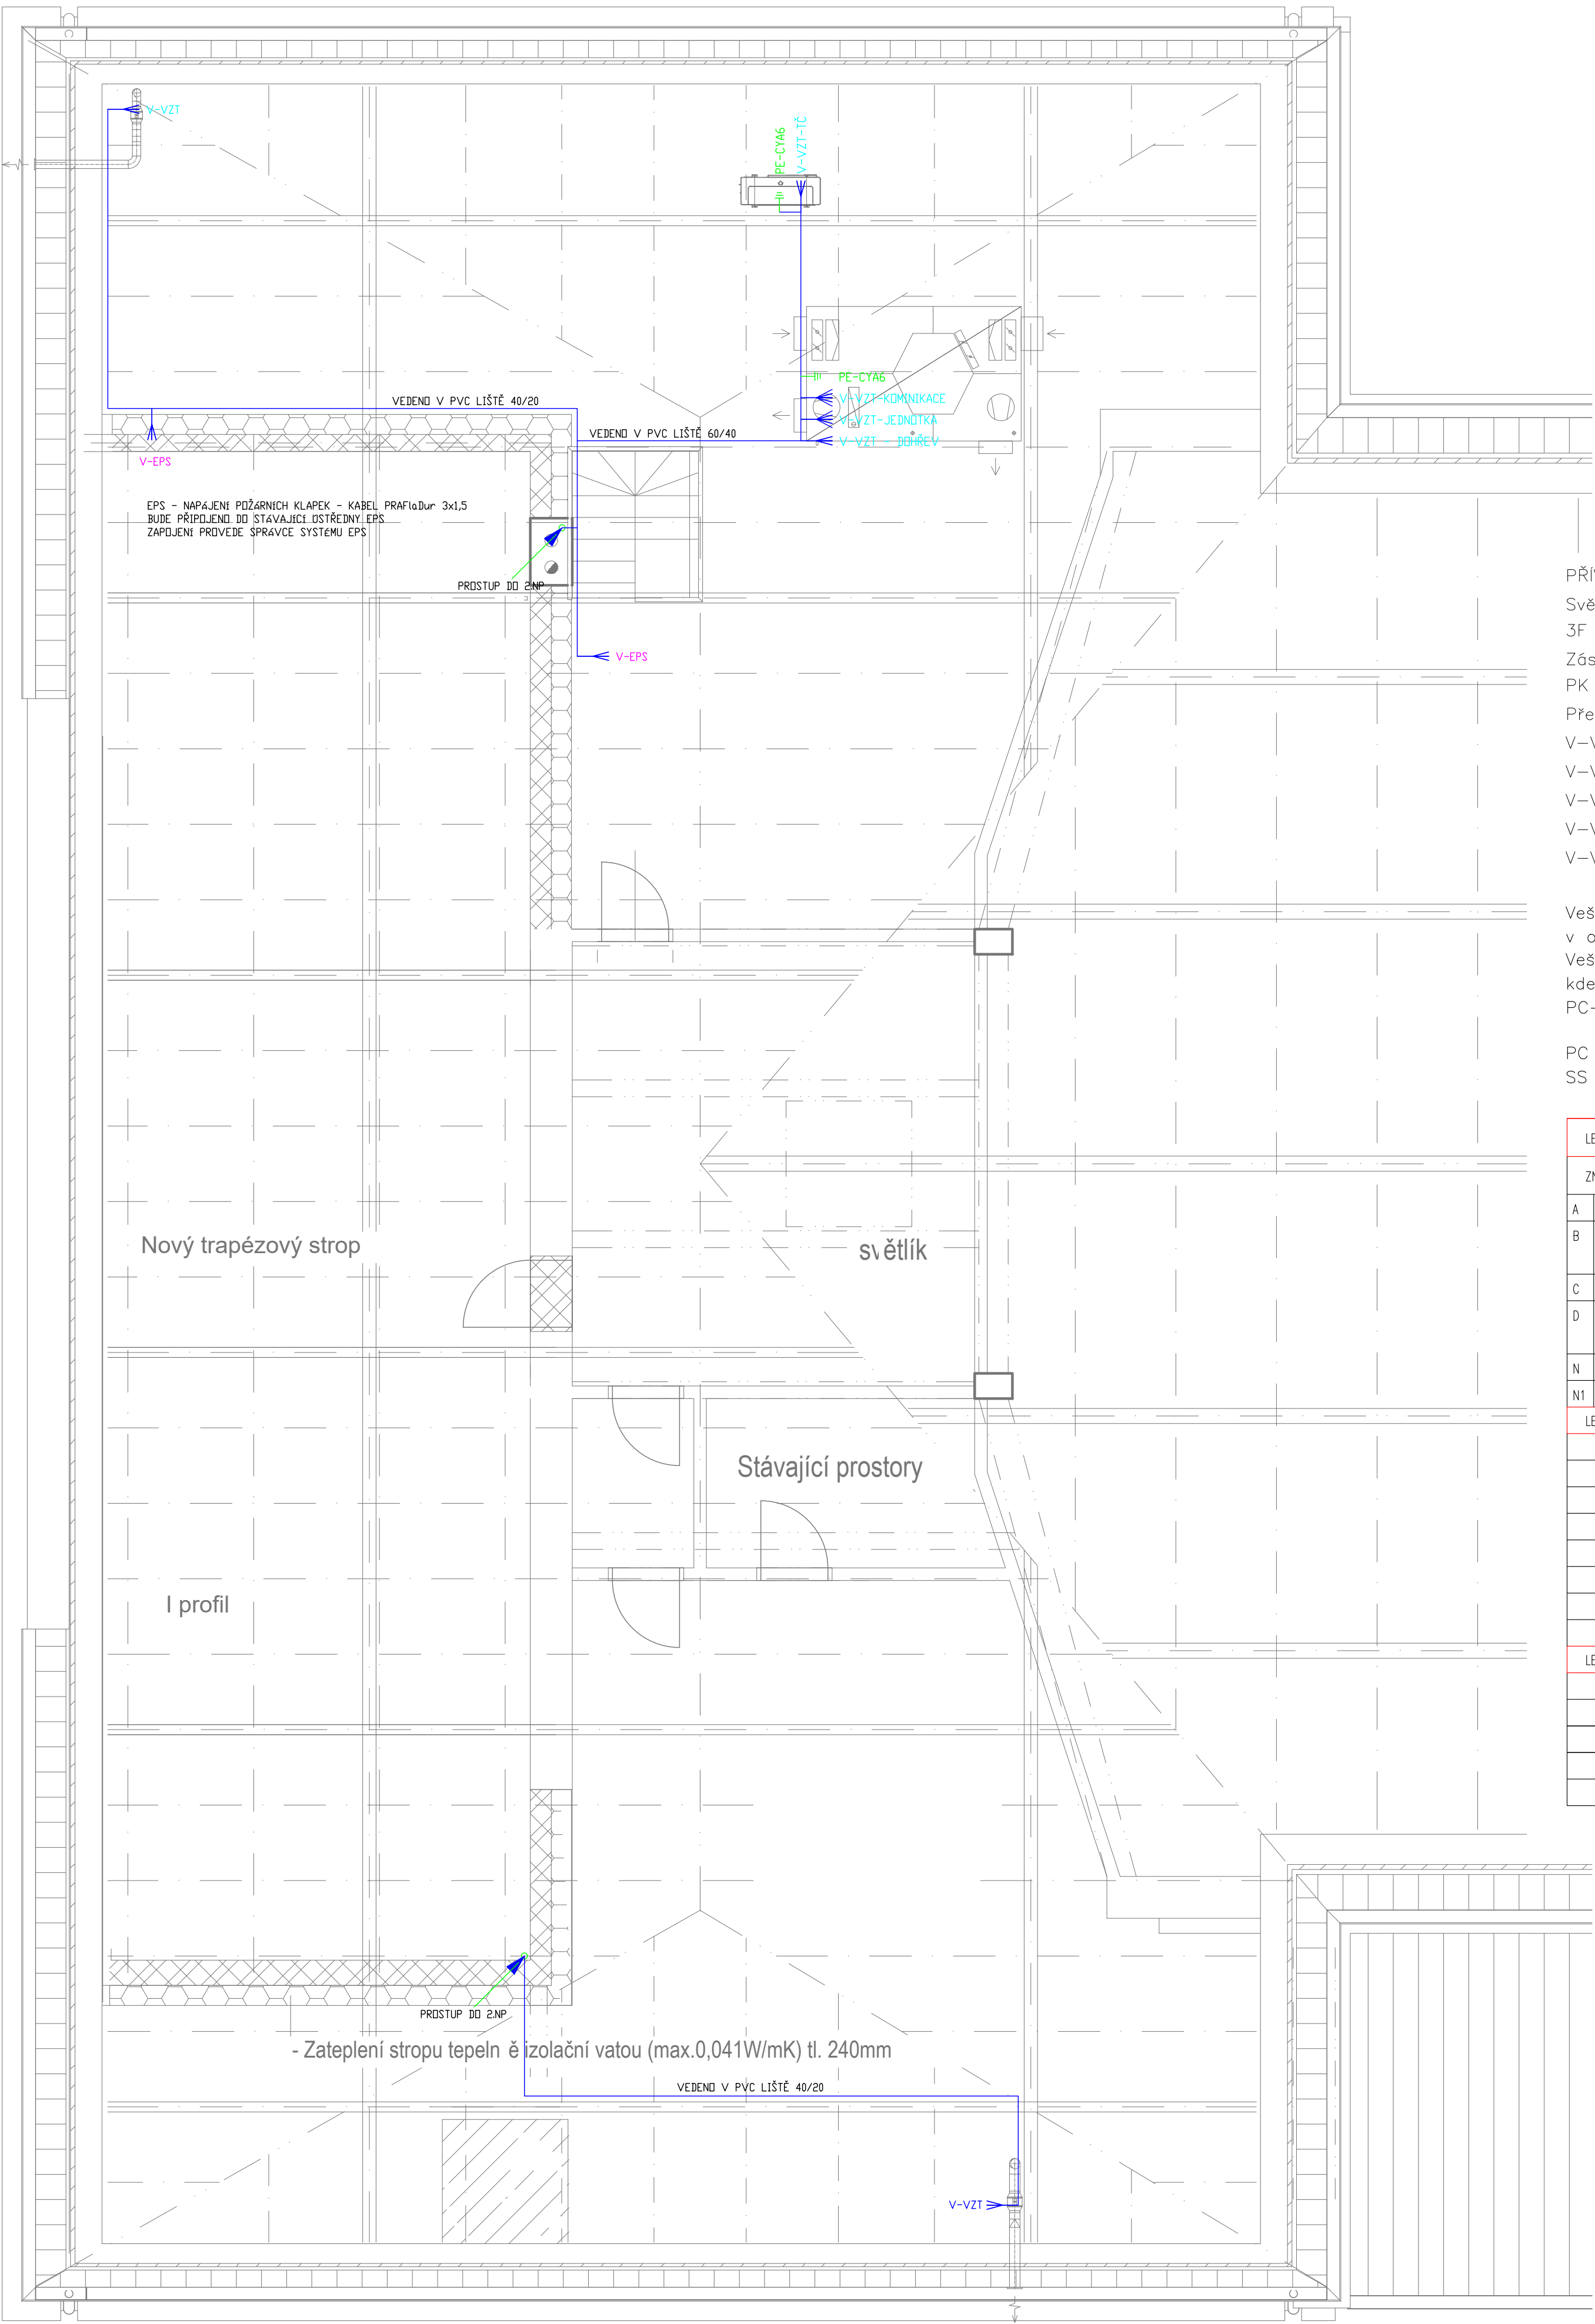

PŘÍVODNÍ KABEL PRO RX – KABEL CYKY–J 4x10 (použít ze stávající rozvodnice RP23)

Světelné okruhy kabelem CYKY–J 3x1,5

3F lišta – kabelem CYKY–J 5x1,5

Zásuvkové okruhy kabelem CYKY–J 3x2,5

PK – PODLAHOVÁ KRABICE – viz.návrh sestavy

Přesné rozmístění nutné koordinovat s návrhem interiéru

V–VZT – axiální ventilátor spínaný přes časové relé pomocí tlačítek

V–VZT–TČ – kabel CYKY–J 3x2,5 z RB2

V–VZT–DOHŘEV – kabel CYKY–J 5x2,5 z RB2

V–VZT–JEDNOTKA – kabel CYKY–J 5x2,5 z RB2

V–VZT–KOMUNIKACE – propojení VZT jednotky a ŘJ (řídící jednotkou) kabel SYKFY–4x2x0,5

Veškeré slaboproudé rozvody vedeny pod omítkou, musí být uloženy v ochranné PVC trubkách MONOFLEX.

Veškeré SLP rozvody se stáhnou do rozvodnice DR1 v místnosti 102 V 1.NP kde se umístí patřičné aktivní prvky – SWITCH

PC–WIFI–AP umístěno na stropě – napájení pomocí POE

PC – kabel FTP Cat 6

SS – (SIGNALIZAČNÍ SYSTÉM) – kabel Jy(ST)y 4x2x0,8

LEGENDA SVÍTEL	
ZNAČKA	POPIS
A	Zapuštěné svítidlo DEEP IP44 Wever Ducré – 3W, barva bílá/černá
B	Závěsný lustr ORACLE SLIM ,3000K, průměr 90 cm, IP20, 48W
C	3F lišta TRACK 2.0 včetně příslušenství, svítidlo SQUARE ON TRACK 2.0 LED
D	LMD DO-842-LED+acc IP43 přisazené svítidlo s UGR<19, 1x33W LED
N	LMD NSON LED + piktogram nouzové, 1xLED–M 1W
N1	LMD C4.REDO.LED IP20 area nouzové antipanické svítidlo, 1x4W LED
LEGENDA MATERIÁLŮ – SILNOPROUD	
	ZÁSUVKA 230V
	ZÁSUVKA 230V s PŘEPĚTOVOU OCHRANOU
	VYPÍNAČ JEDNOPÓLOVÝ 10A
	VYPÍNAČ SERIOVÝ 10A
	VYPÍNAČ STŘÍDAVÝ 10A
	VYPÍNAČ DVOUITÝ STŘÍDAVÝ 10A
	VYPÍNAČ KŘÍŽOVÝ 10A
	V. => KABELOVÝ VÝVOD
LEGENDA MATERIÁLŮ – SLABOPROUD	
	ZÁSUVKA DATOVÁ 2xRJ45 KONEKTOR
	FAP3002 – SIGNÁLNÍ TLAČÍTKO TAHOVÉ
	FAP2001 – RESETOVACÍ TLAČÍTKO
	FEH2001 – KONTROLNÍ SIGNALIZAČNÍ MODUL
	FLM1000 – NÁPÁJECÍ TRANSFORMÁTOR

POZNÁMKA:

PROSTŘEDÍ : normální

ROZVODNÁ SOUSTAVA : 3 NPE stř. 50 HZ, 400 V / TN–C–S

OCHRANA PŘED ÚRAZEM EL. PROUDEM : DLE ČSN 33 2000–4–41 ED.3

GENERÁLNÍ PROJEKTANT : ING. PAVEL MALINEK, VÝSTAVNÍ 318/7, CHOMOUTOV 786 35		VYPRACOVAL : MARTIN PŘÍLESKÝ	
ZODPOVĚDNÝ PROJEKTANT : MEKOS GROUP, A.S.		FORMÁT : 9x A4	
INVESTOR : MĚSTO ŠUMPERK, NÁMĚSTÍ MÍRU 364/1, ŠUMPERK, 787 01		DATUM : 08/2022	
KINO OKO - vestavba malého sálu		PROJEKT : DPS–změna	
Masarykovo nám. 3, Šumperk - změna stavby před dokončením		MĚŘÍTKO : 1:50	
PŮDORYS PODKROVÍ - ELEKTROINSTALACE		Č.Č. : 4	