


SITUACE DEŠŤOVÉ KANALIZACE 1:250

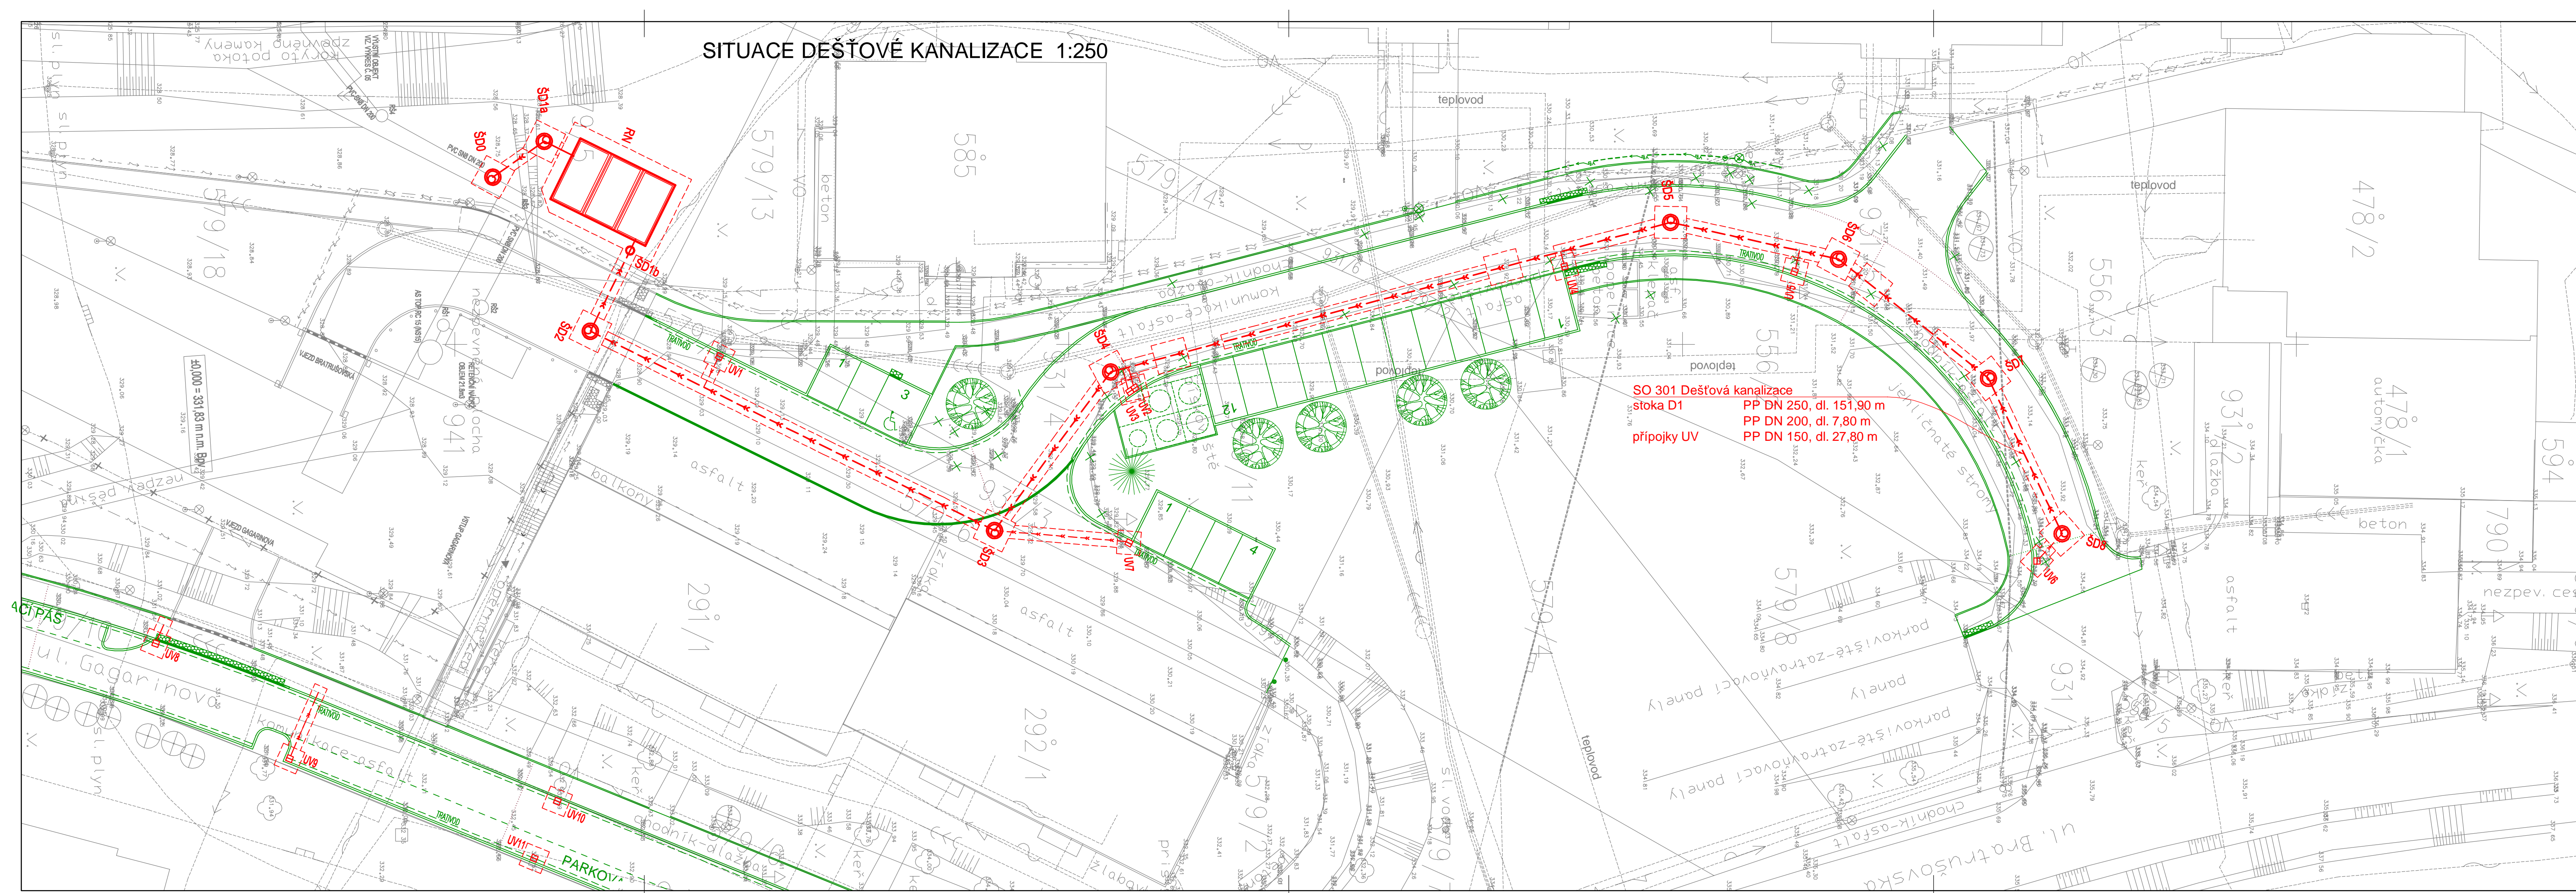

SO 301 Dešťová kanalizace  
stoka D1  
přípojky UV

PP DN 250, dl. 151,90 m  
PP DN 200, dl. 7,80 m  
PP DN 150, dl. 27,80 m

Vytyčovací souřadnice

	X	Y
šachta		
ŠD0	-562 963,61	-1 077 096,90
ŠD1a	-562 966,52	-1 077 092,71
ŠD1b	-562 957,64	-1 077 085,72
ŠD2	-562 951,07	-1 077 088,96
ŠD3	-562 934,85	-1 077 056,04
ŠD4	-562 947,75	-1 077 046,58
ŠD5	-562 959,93	-1 077 000,98
ŠD6	-562 956,94	-1 076 987,30
ŠD7	-562 947,24	-1 076 975,08
ŠD8	-562 934,59	-1 076 969,08
retenční nádrž		
vnější roh	-562 966,76	-1 077 089,77
vnější roh	-562 962,96	-1 077 082,06
vnější roh	-562 958,02	-1 077 084,49
vnější roh	-562 961,83	-1 077 092,20
uliční vpust		
UV1	-562 949,02	-1 077 078,45
UV2	-562 946,45	-1 077 044,60
UV3	-562 946,16	-1 077 045,02
UV4	-562 956,34	-1 077 009,61
UV5	-562 955,92	-1 076 990,87
UV6	-562 932,37	-1 076 971,13
UV7	-562 933,85	-1 077 045,09
UV8	-562 925,65	-1 077 124,36
UV9	-562 916,29	-1 077 113,46
UV10	-562 912,81	-1 077 091,65
UV11	-562 908,18	-1 077 093,54

Poznámka:

Vytyčovací souřadnice objektů na kanalizaci můžou doznat drobných změn, a to po vytyčení skutečných směrových a výškových poloh stávajících sítí. Stávající sítě je nutno vytyčit kopanými sondami ještě před zahájením zemních prací na kanalizaci.

LEGENDA:

- Stoka dešťové kanalizace
- Kanalizační přípojky UV
- Výkopy
- ŠD Kanalizační šachta
- UV Uliční vpust
- RN Retenční nádrž

Výškový systém: B.p.v.  
Souřadnicový systém: JTSK

PK ŠVESTKA s.r.o. Národního odboje 147 664 41 Troubsko telefon: 603 859 271 email: svestka@pksvestka.cz	PROJEKTANT SO 301	
	HLAVNÍ INŽENÝR PROJEKTU	Ing. Jiří Švestka
	ZODPOVĚDNÝ PROJEKTANT	Ing. Jiří Švestka
	VEDOUcí PROJEKTANT	Ing. Jiří Pospíšil
	VYPRACOVAL	Ing. Jiří Pospíšil

Atelier DPK, s.r.o. Šumavská 416/15 602 00 Brno tel./fax: 541240616 atelier@atelier-dpk.cz	GENERÁLNÍ PROJEKTANT	
	HLAVNÍ INŽENÝR PROJEKTU	Ing. Petr Soldán
	ZODPOVĚDNÝ PROJEKTANT	Ing. Kateřina Mičová Polesná
	VEDOUcí PROJEKTANT	Ing. Lukáš Konečný
	VYPRACOVAL	Ing. Lukáš Konečný

INVESTOR Město Šumperk nám. Míru 364/1, 787 01 Šumperk	DATUM 01/2022
NÁZEV ZAKÁZKY REKONSTRUKCE ULIC GAGARINOVA A BRATRUŠOVSKÁ - ŠUMPERK	ČÍSLO ZAKÁZKY ZPRACOVATELE 18_02_111
STUPĚN PROJEKTOVÉ DOKUMENTACE Dokumentace pro provádění stavby	ČÍSLO ZAKÁZKY OBJEDNATELE .....
OBJEKT SO 301 Dešťová kanalizace	MĚŘÍTKO 1:250
ČÁST D. Dokumentace objektů	FORMÁT 6 xA4
DOKUMENT (VÝKRES) Situace	PARÉ
	ČÍSLO VÝKRESU / REVIZE D.1.3.2