




budova C jihozápad  
50 ks modulů

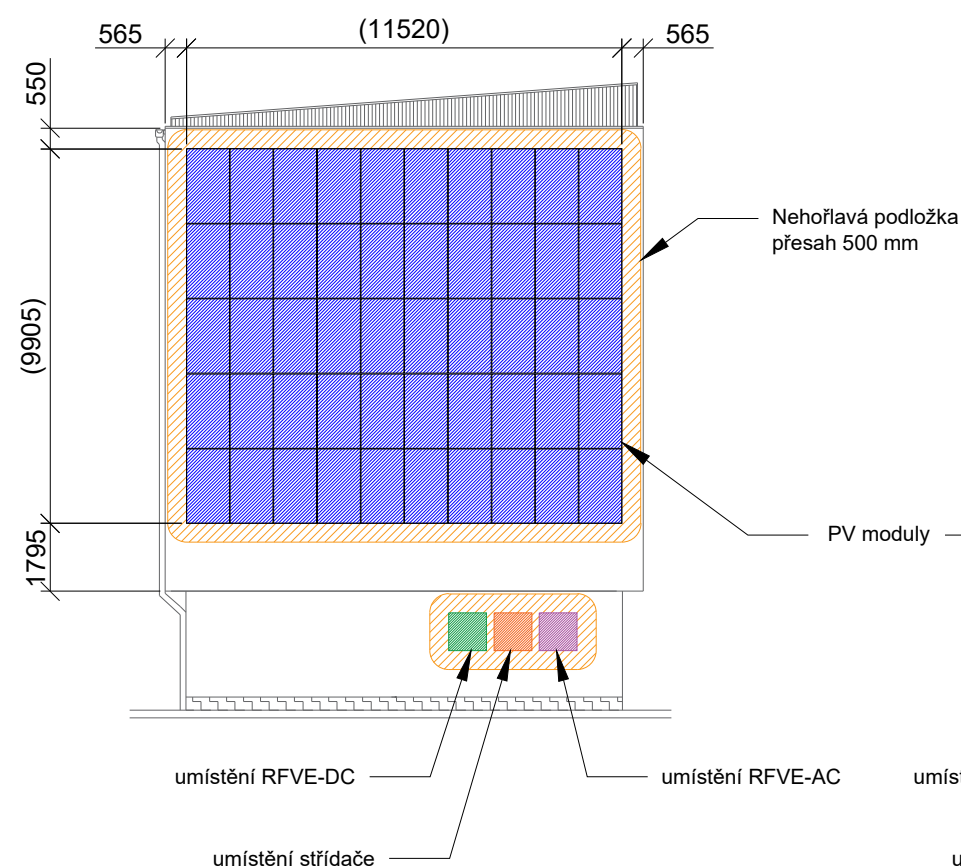

budova B východ  
44 ks modulů

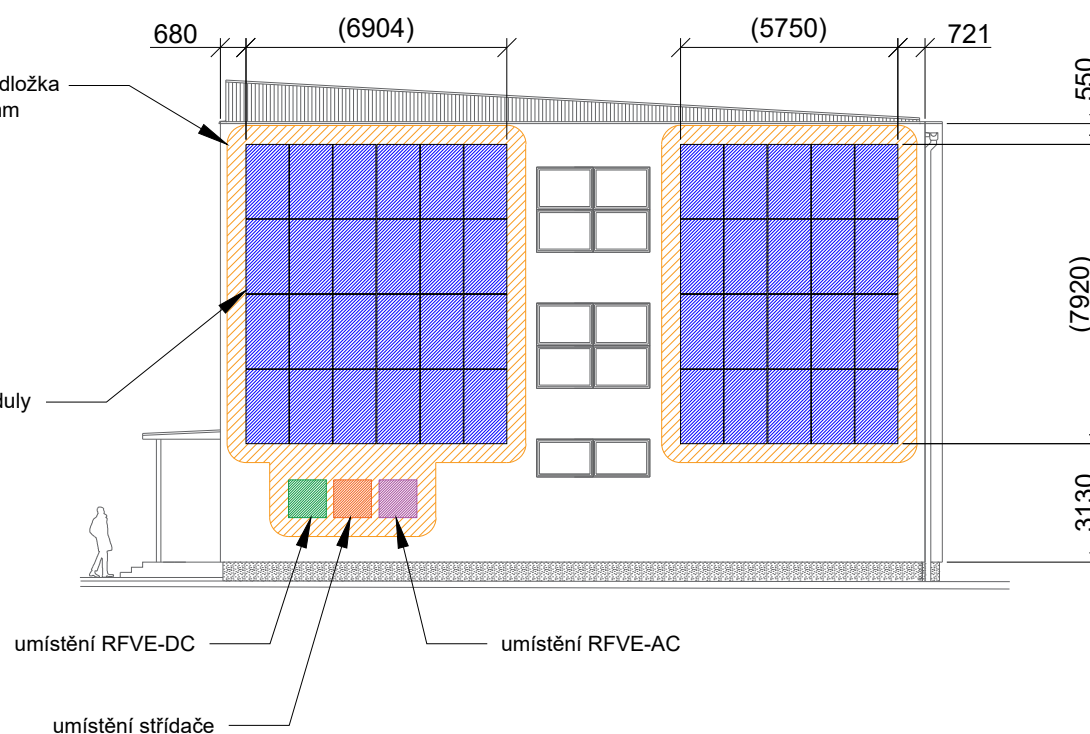

Všechna práva vyhrazena. Kopie dokumentace i její části je možná výhradně se souhlasem vlastníka práv.

Stupeň dokumentace: DOKUMENTACE PRO VÝBĚR ZHOTOVITELE		Číslo dokumentu: 2024ŠMv04		Revize: 0	Datum: 12/2024
Vypracoval: Michael Pěkný	Kontroloval: Jan Hrubý	Zodpovědný projektant: Ing. Milan Hošek	List:	Počet A4: 2	Měřítko: 1:200
Investor: Město Šumperk, nám. Míru 1, 787 01 Šumperk, IČ: 00303461					
<div>  Solar gods s.r.o. Na Folimance 2155/15 120 00 Praha 2 IČ: 17331501 DIČ: CZ17331501</div>	Název:  Fotovoltaická elektrárna 97,5 kWp s akumulací 576 kWh - FVE ZŠ/MŠ Šumavská				DVZ
	Doplňující název:  ELEKTROINSTALACE SILNOPROUD D - Doku. technických a technologických zařízení staveb D.1.5 Výkres rozložení panelů ZŠ - B + C				