



PŮDORYS VODOVODU

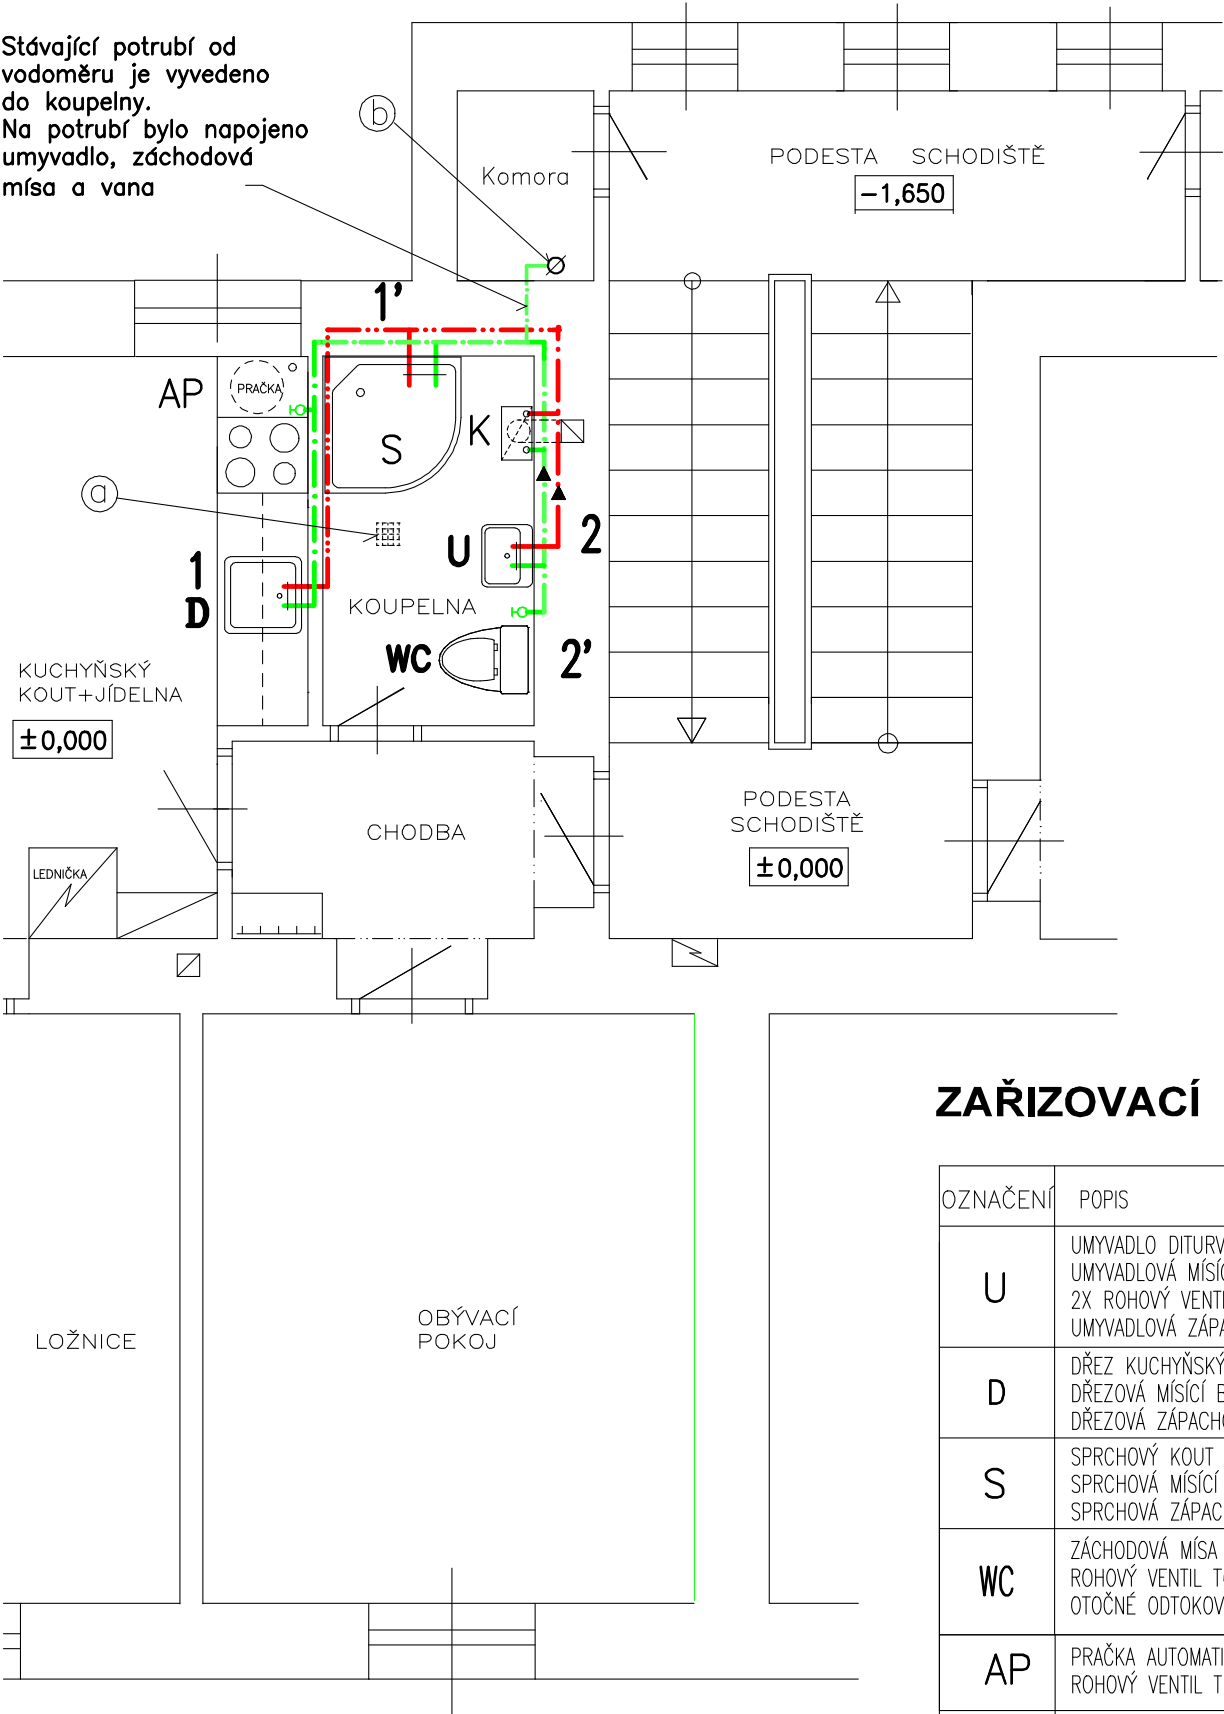

**POZNÁMKY:**

Při montáži plastového potrubního rozvodu je nutno dodržet všechny předepsané montážní předpisy udávané výrobcem potrubí. Veškeré výtoky musí být chráněny proti zpětnému nasátí vody.

SCHEMATICKÝ ŘEZ VODOVODU - POKOJ Č4 VE 2NP

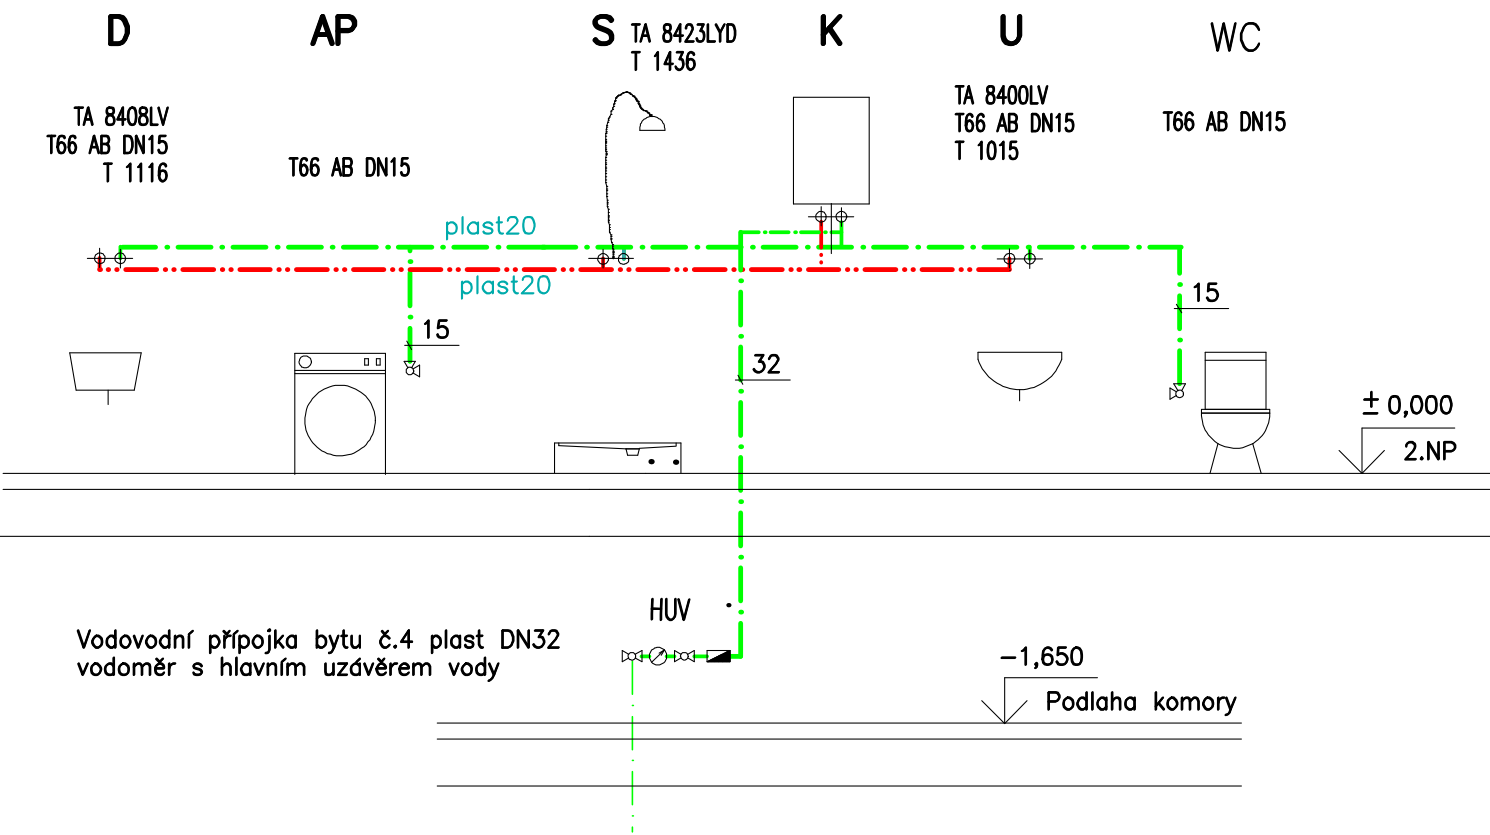

ZAŘIZOVACÍ PŘEDMĚTY

OZNAČENÍ	POPIS	KUSŮ 2.NP
U	UMYVADLO DITURVITOVÉ SE ZADNÍ STĚNOU UMYVADLOVÁ MÍŠÍČÍ BATERIE STOJÁNKOVÁ TA-8400LV 2X ROHOVÝ VENTIL T66 AB-DN15 UMYVADLOVÁ ZÁPACHOVÁ UZÁVĚRKA T 1015	1
D	DŘEZ KUCHYŇSKÝ JEDNODÍLNÝ NEREZOVÝ DŘEZOVÁ MÍŠÍČÍ BATERIE STOJÁNKOVÁ TA-8408LV DŘEZOVÁ ZÁPACHOVÁ UZÁVĚRKA T 116	1
S	SPRCHOVÝ KOUT PLAST SPRCHOVÁ MÍŠÍČÍ BATERIE TA-8423LYD SPRCHOVÁ ZÁPACHOVÁ UZÁVĚRKA T 1436	1
WC	ZÁCHODOVÁ MÍSA KOMBINOVANÁ ROHOVÝ VENTIL T66 AB-DN15 OTOČNÉ ODTOKOVÉ KOLENO HL 210P PLASTOVÉ	1
AP	PRAČKA AUTOMATICKÁ ROHOVÝ VENTIL T66 AB-DN15	1
K	KOTEL ÚT PRŮTOKOVÝ KOMBINOVANÝ PLYNOVÝ OHŘÍVAČ VODY	1

Poznámky :

- Ⓐ Odvětrání koupelny otvorem ve stropě vel.150/150mm
- Ⓑ Vodoměr s hlavním uzvěrem vody pro byt č.4 se nachází v komoře na úrovni podesty Odtud bude napojený byt č.4
- — — — — Rozvod studené vody—plast
- — — — — Rozvod teplé vody—plast

TATO DOKUMENTACE NENÍ PROVÁDĚCÍ DOKUMENTACÍ STAVBY

±0,000 VÝŠKOVÁ ÚROVEŇ STÁVAJÍCÍ PODLAHY BYTU č.4, 2.NP, ul.BALBÍNOVA č.p.19

VYPRACOVAL: K.Kouřil	ZODP.PROJEKTANT: K.Kouřil	FORMÁT: 2 A4	ČÍSLO PARÉ:
MÍSTO STAVBY: ŠUMPERK	KRAJ: OLOMOUCKÝ	DATUM: 07/2014	
STAVEBNÍK: Město Šumperk, nám.Míru č.1 787 01 Šumperk		ÚČEL: Ohlášení stavby	
STAVBA: STAVEBNÍ ÚPRAVY BYTU č.4 ul.BALBÍNOVA č.19, ŠUMPERK		Č.ZAKÁZKY:	
ČÁST: D1.1, D1.2-ARCHITEKTONICKÉ A STAVEBNĚ TECHNICKÉ ŘEŠENÍ OBSAH: VODOVOD PŮDORYS, SCHEMA		MĚŘÍTKO: 1:50	
		Č.VÝKRESU: D1/10	