


- A Zářivkové svítidlo 2x36W s prismatickým krytem, s el. předradníkem
A/NO Zářivkové svítidlo 2x36W s prismatickým krytem, s el. předradníkem, s nouzovým modulem
B Přisazené svítidlo 24W/830 s PMMA krytem, 2G10, 480, s el. předradníkem
F Koupelnové svítidlo nástěnné
G Svítidlo s ochranným košem – půda provedení "F" (2 ks)

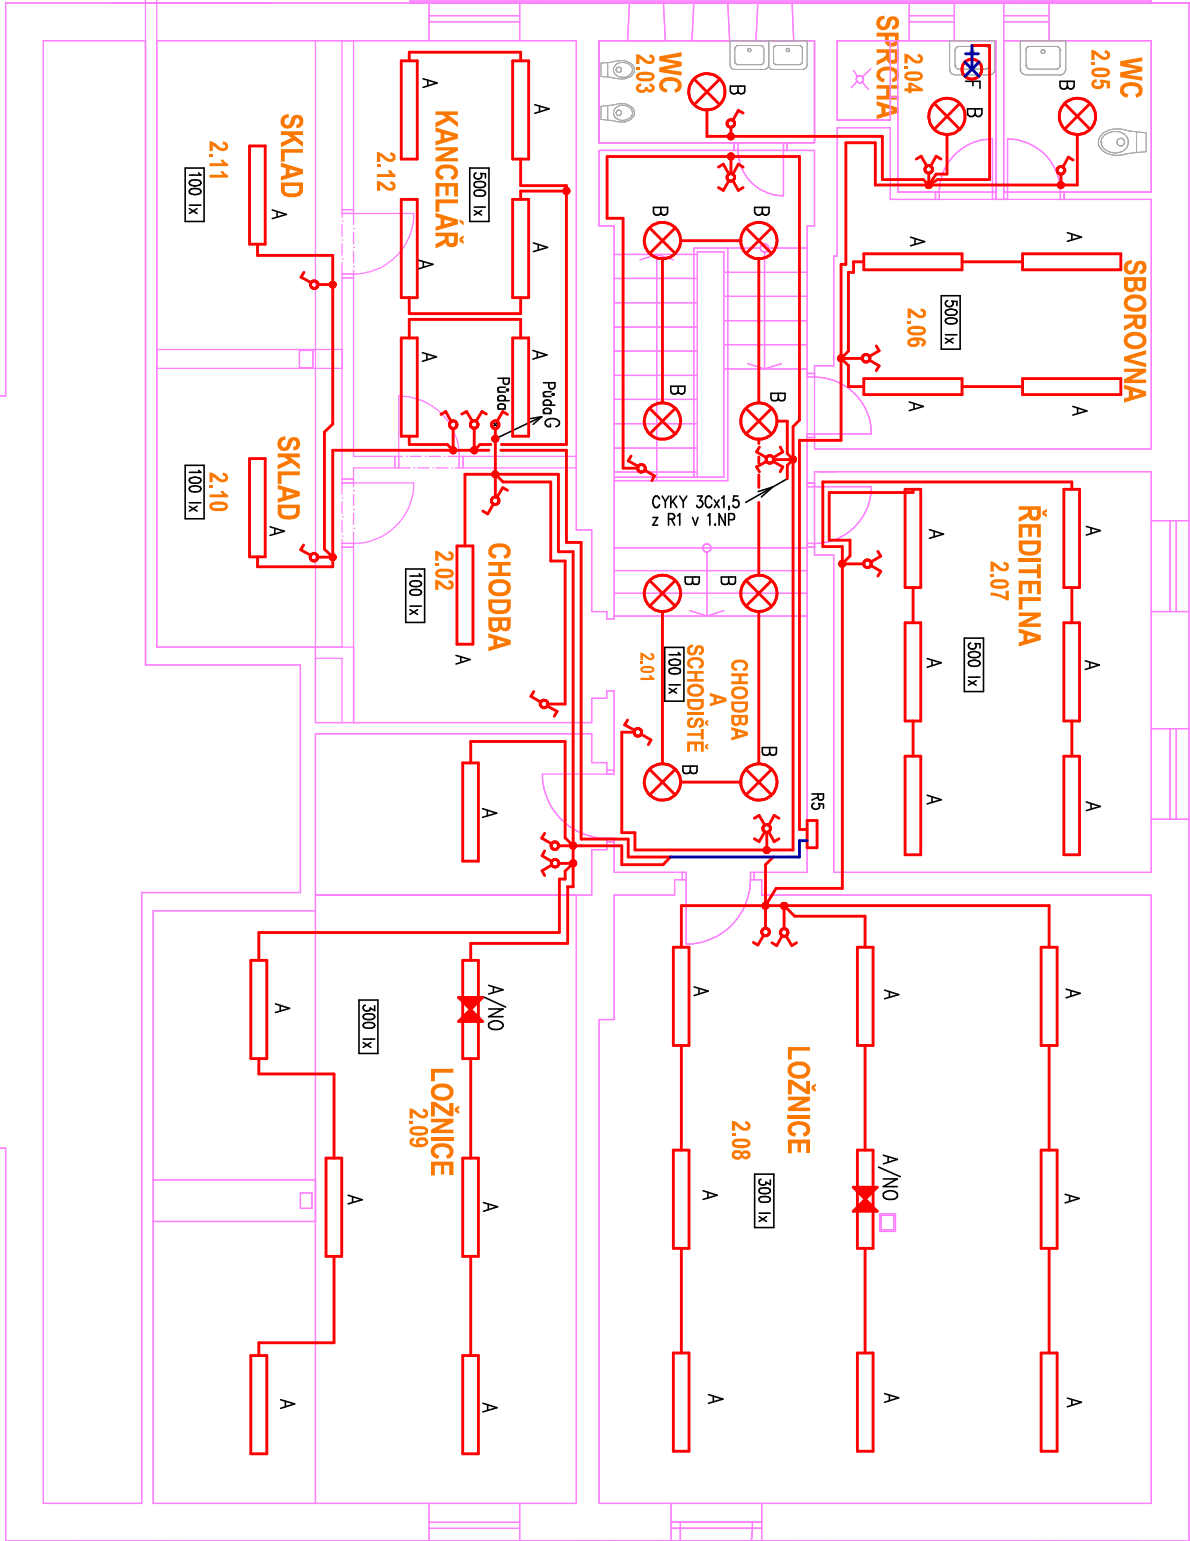

Ventilátor a jeho ovládní na WC u schodiště připojen v předchozí etapě – ponechat.
Nouzové osvětlení připojeno v předchozí etapě – ponechat.

Rozvody budou provedeny pod omítkou a v konstrukcích.

Vnější výhy dle ČSN 33 2000–5–51 ed.3.

V případě uložení na nebo v hořlavých hmotách musí být podloženy krabice, rozvody, ovládače, zásuvky a svítidla tepelně izolačními podložkami nebo musí být tato zařízení určena výrobcem přímo k montáži na hořlavé hmoty nebo do hořlavých hmot.

Tato instalace bude uložena v ohebných trubkách PVC a bude chráněna proudovým chráničem s vybavovacím proudem 0,3A proti požáru.

Legenda

- ⚡ Vypínač, ř.č.1
⚡ Přepínač sériový, ř.č.5
⚡ Přepínač sřídový, ř.č.6
⚡ Přepínač křížový, ř.č.7
⚡ Přepínač sřídový a vypínač, ř.č.6+1
⚡ Zásuvka 230V/16A
⚡ Sporkodová kombinace
⚡ Svítidlo s čidlem
⚡ Svítidlo nouzové s autonomním zdrojem, 11W/1h

AC, 50 Hz, 400/230 V, TN-S

PŘÍSTAVBA A ÚPRAVY MŠ POHÁDKA - NERUDOVA 4B

Místo stavby	Nerudova 567/4b, 787 01 Šumperk k. ú. : Šumperk parcely: st.541, 453, 456/1, 456/2	Stupeň	PD PRO VYBĚR ZHOTOVITELE
Hlavní projektant	Ing. arch. Petr Doležal – STUDIO, Slovanská 275/16, 787 01 Šumperk	Stavebník	Město Šumperk
Projektant části	Oldřich Mervart, Gruzínská 1888/5, 568 02 Světlavý	Město Šumperk	nám. Míru 364/1, 787 01 Šumperk
Vypracoval	Oldřich Mervart	IČ: 003 03 461	
Část	D.1.4 TECHNIKA PROSTŘEDÍ STAVEB – ELEKTROINSTALACE		
Název výkresu	SVĚTELNÉ ELEKTROINSTALACE - 2.NP		

Měřítko

1:100

Číslo výkresu

D.1.4 - E05