

LEGENDA


- ŘEŠENÝ OBJEKT Č.P.1280 Č.O.1
- STÁVAJÍCÍ OKOLNÍ STAVBY
- ODSTRAŇOVANÉ KONSTRUKCE, KÁČENÁ ZELEN - POZNÁMKA *)
- STÁVAJÍCÍ ZELEN
- STAVBY PODLÉHAJÍCÍ STAVEBNÍMU POVOLENÍ
- STAVBY POVOLOVANÉ SPECIÁLNÍM STAVEBNÍM ÚRADEM (DOPRAVNÍ ČÁST STAVBY)
- STAVBY POVOLENÉ NA ZÁKLADĚ ÚR
- HRANICE POZEMKŮ
- HRANICE STAVENIŠTĚ
- STÁVAJÍCÍ SÍTĚ ELEKTRON. KOMUNIKACÍ
- PROJEKTOVANÉ SÍTĚ ELEKTRONICKÝCH KOMUNIKACÍ
- STÁVAJÍCÍ JEDNOTNÁ KANALIZACE
- STÁVAJÍCÍ PŘÍPOJKY OBJEKTU DO JEDNOTNÉ KANALIZACE
- STÁVAJÍCÍ VODOVODNÍ POTRUBÍ
- OPRAVA VODOVODNÍHO POTRUBÍ V PŮVODNÍ TRASE
- STÁVAJÍCÍ PODZEMNÍ VEDENÍ NN
- STÁVAJÍCÍ PODZEMNÍ VEDENÍ VN
- STÁVAJÍCÍ VEDENÍ VEŘEJNÉHO OSVĚTLENÍ
- PROJEKTOVANÉ VEDENÍ VEŘEJNÉHO A VNĚJŠÍHO OSVĚTLENÍ
- STÁVAJÍCÍ PLYNOVOD NTL
- STÁVAJÍCÍ PLYNOVOD STL
- OPRAVA JEDNOTNÉ KANALIZACE V PŮVODNÍ TRASE
- PROJEKTOVANÁ DEŠŤOVÁ KANALIZACE (NOVÁ)
- PROJEKTOVANÉ OPLOČENÍ V=1,5m
- STÁVAJÍCÍ LAMPA VEŘEJNÉHO OSVĚTLENÍ
- HYDRANT
- STÁVAJÍCÍ ŠACHTA KANALIZACE
- STÁVAJÍCÍ DEŠŤOVÁ VPUSŤ
- PROJEKTOVANÉ ŠACHTY KANALIZACE
- PROJEKTOVANÁ DEŠŤOVÁ VPUSŤ
- PROJEKTOVANÝ VENKOVNÍ ROZVADĚČ
- POJISTKOVÁ SKŘÍN VEŘEJNÉHO OSVĚTLENÍ
- PROJEKTOVANÁ SVÍTIDLA VEŘEJNÉHO A VENKOVNÍHO OSVĚTLENÍ
- POZNÁMKA *) - VÝSADBA NÁHRADNÍ ZELENÉ ŘEŠENA SAMOSTATNĚ

ZODP. PROJEKTANT		EV.Č.ČKAIT	VYPRACOVAL	KRESLIL
ING.L.CEKR		1201251	ING.P.PACAL	ING.P.PACAL
MÍSTO STAVBY :		ŠUMPERK	KRAJ :	OLOMOUCKÝ
KATASTRÁLNÍ ÚZEMÍ :		ŠUMPERK	PARC. ČÍSLO :	1188/5, 1188/7, 1192/1, 1248/3, • 1271/1
OBJEDNATEL :		MĚSTO ŠUMPERK, NÁM. MÍRU 1, 78793 ŠUMPERK	DATUM :	06-09/2014
AKCE :			Č. ZAKÁZKY	2011 - 11
			STUP. PROJEKTU :	STAVEBNÍ POVOLENÍ
			MĚŘÍTKO :	1 : 500
OBSAH :			VÝKRES ČÍSLO :	B2.1
			PAR. ČÍSLO :	

PROINK
PROJEKTOVÁ A INŽENÝRSKÁ KANCELÁŘ
Lidická 56, 787 01 Šumperk
Hornická 198, 786 32 Staré Město
tel. : 583 239127

DATUM : 06-09/2014
Č. ZAKÁZKY : 2011 - 11
STUP. PROJEKTU : STAVEBNÍ POVOLENÍ
MĚŘÍTKO : 1 : 500
VÝKRES ČÍSLO : B2.1
PAR. ČÍSLO :

STAVEBNÍ ÚPRAVY BUDOVY 28.ŘÍJNA 1 PRO MĚSTSKOU KNIHOVNU
SO-03.2 ZPEVNĚNÉ PLOCHY - DOPRAVNÍ ČÁST
KOMUNIKACE, PARKOVACÍ STÁNÍ
KOORDINAČNÍ SITUACE STAVBY

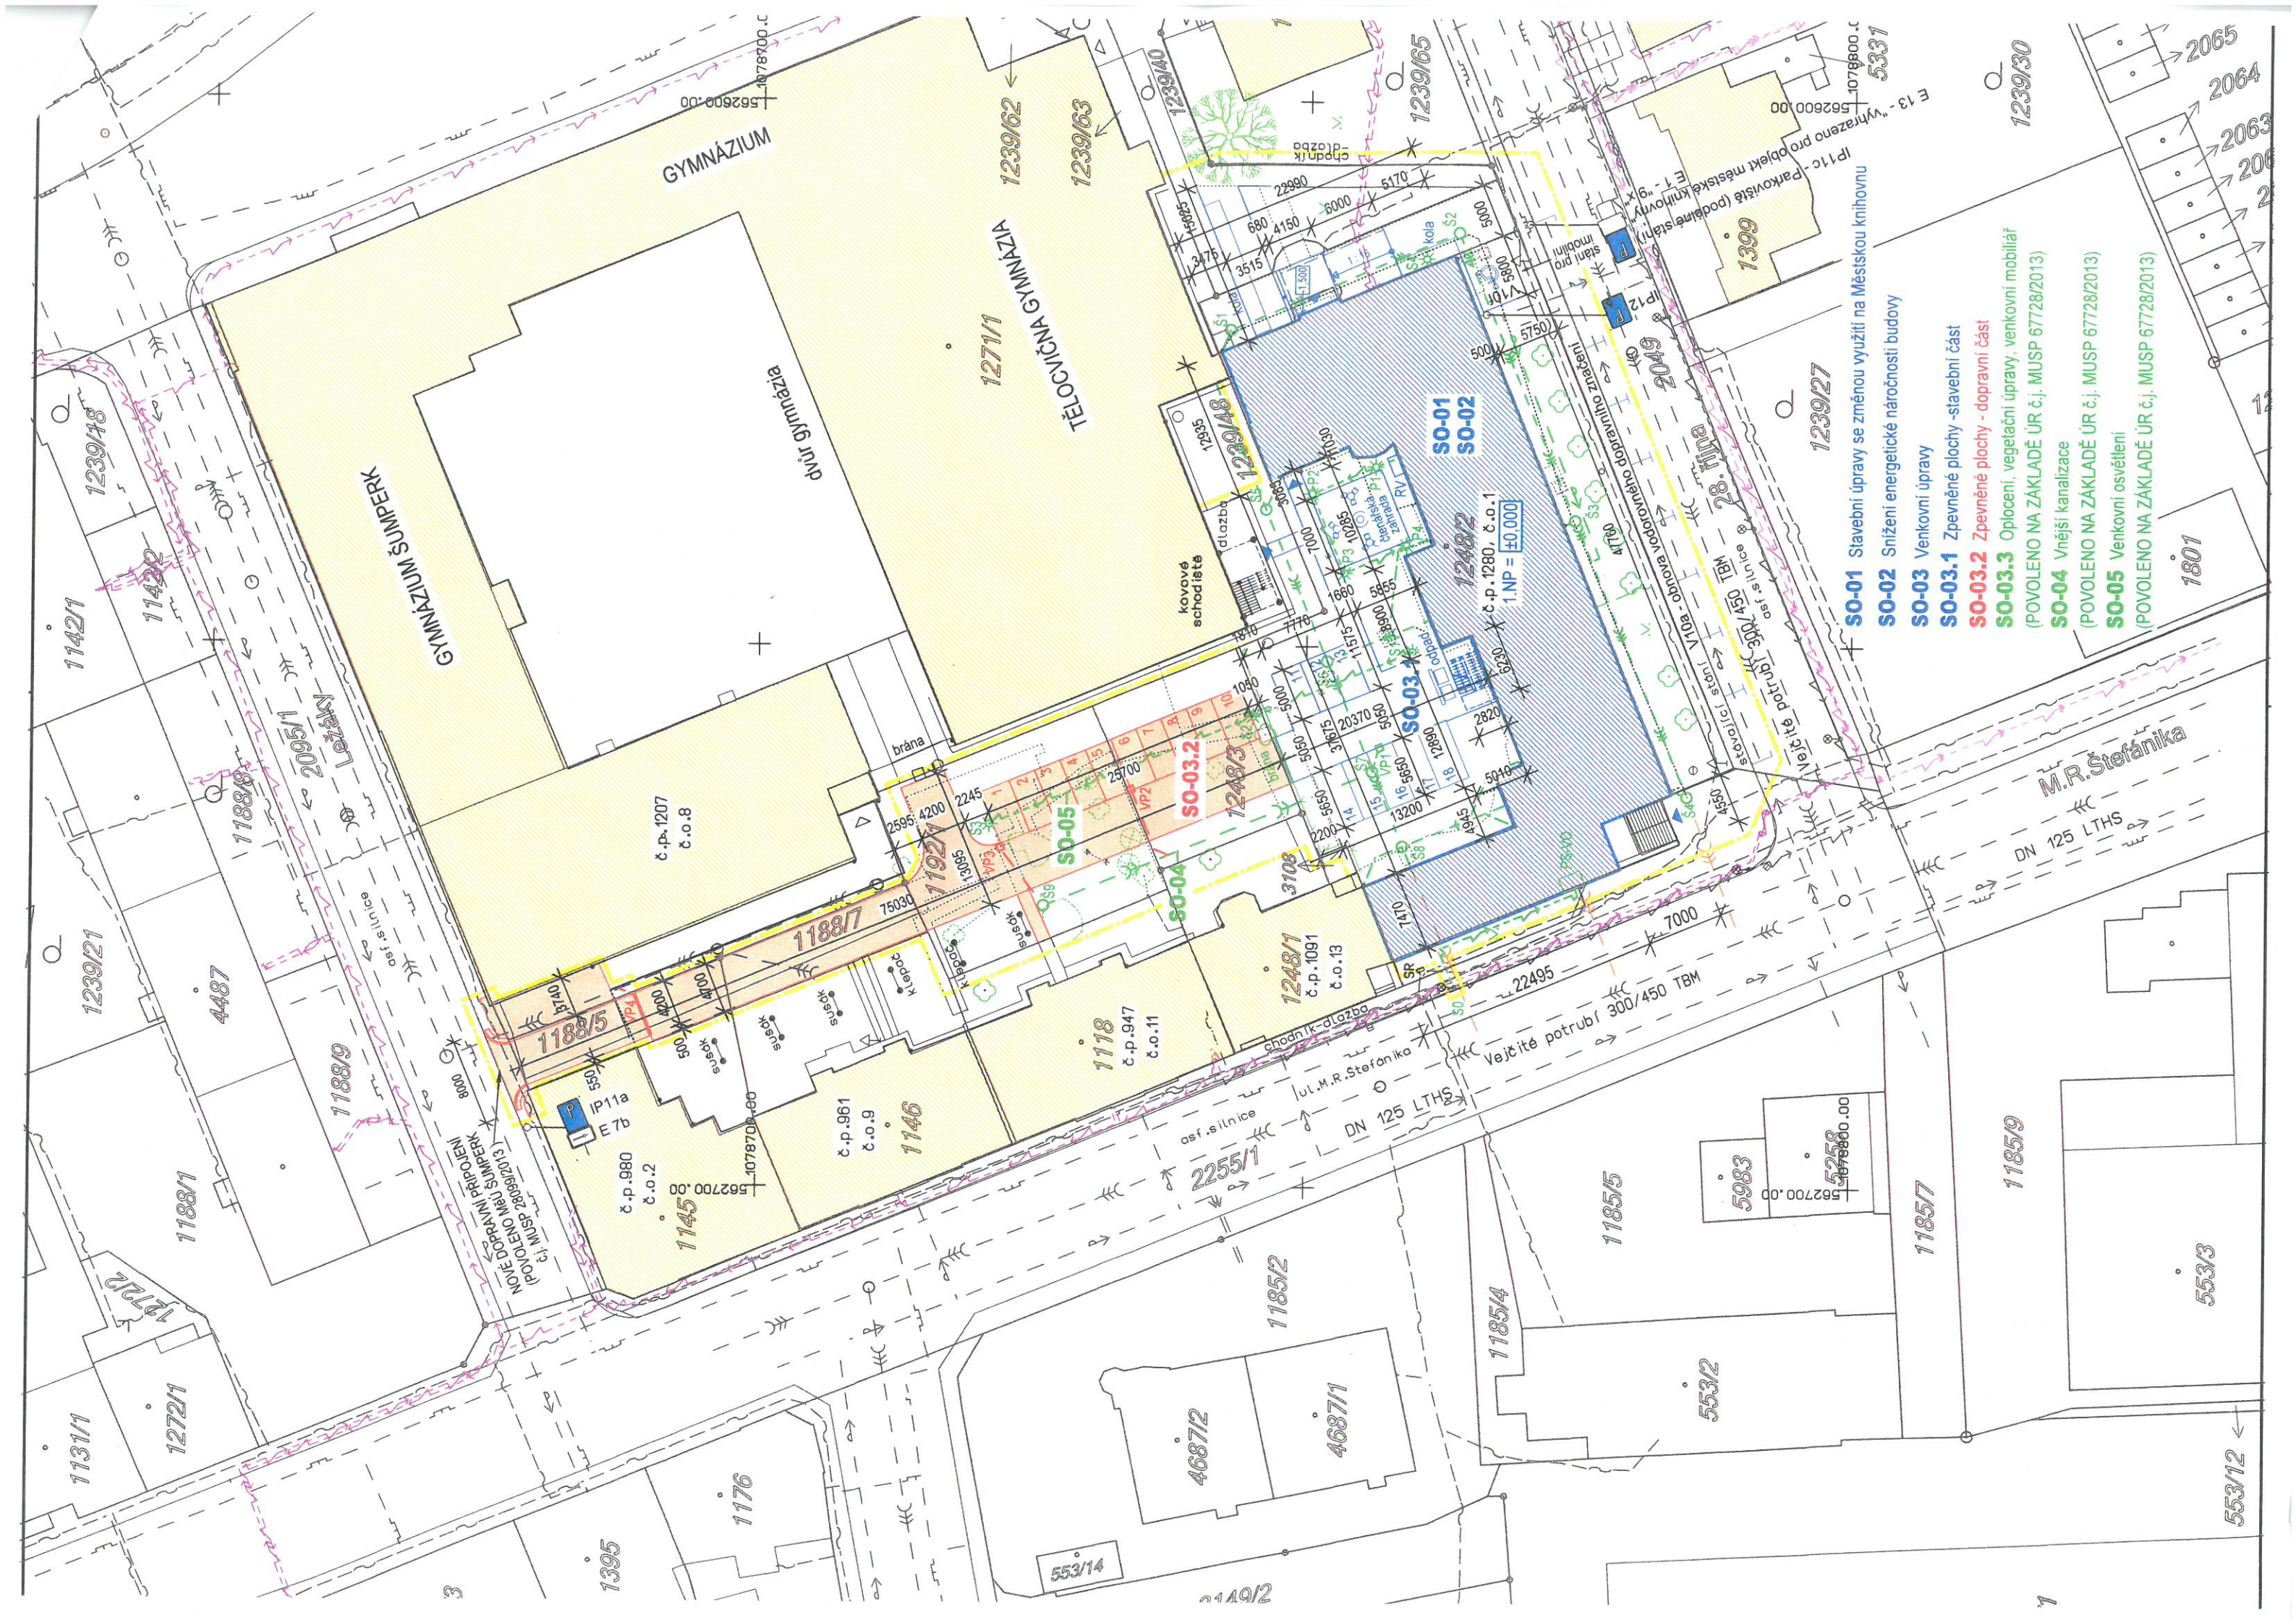

GYMNÁZIUM

TELOVÝCHNA GYMNAZIA

M.R. Štefánika

- SO-01 Stavební úpravy se změnou využití na Městskou knihovnu
- SO-02 Snížení energetické náročnosti budovy
- SO-03 Venkovní úpravy
- SO-03.1 Zpevněné plochy - stavební část
- SO-03.2 Zpevněné plochy - dopravní část
- SO-03.3 Oplocení, vegetační úpravy, venkovní mobiliář (POVOLENO NA ZAKLADĚ ÚR č.j. MUSP 67728/2013)
- SO-04 Vnější kanalizace (POVOLENO NA ZAKLADĚ ÚR č.j. MUSP 67728/2013)
- SO-05 Venkovní osvětlení (POVOLENO NA ZAKLADĚ ÚR č.j. MUSP 67728/2013)