




ŘEZ A-A

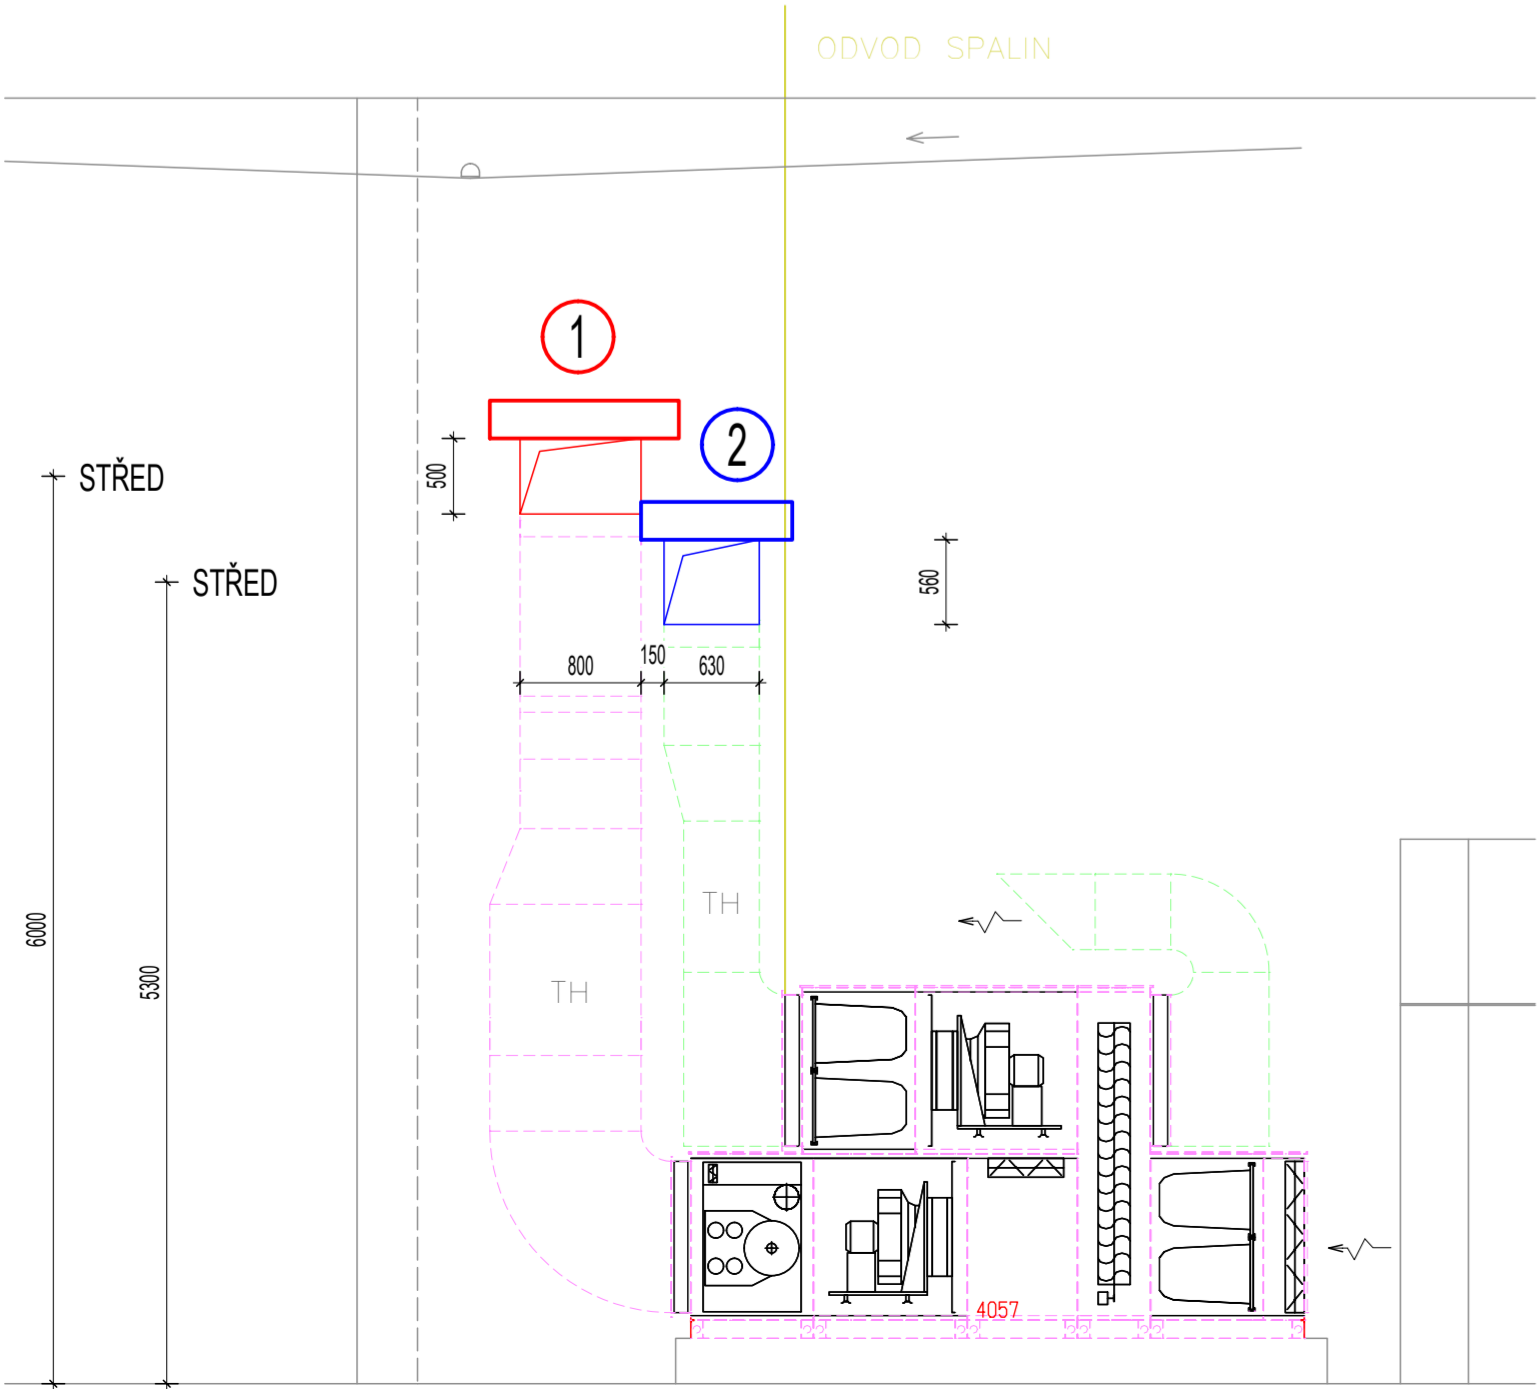

ŘEZ D-D

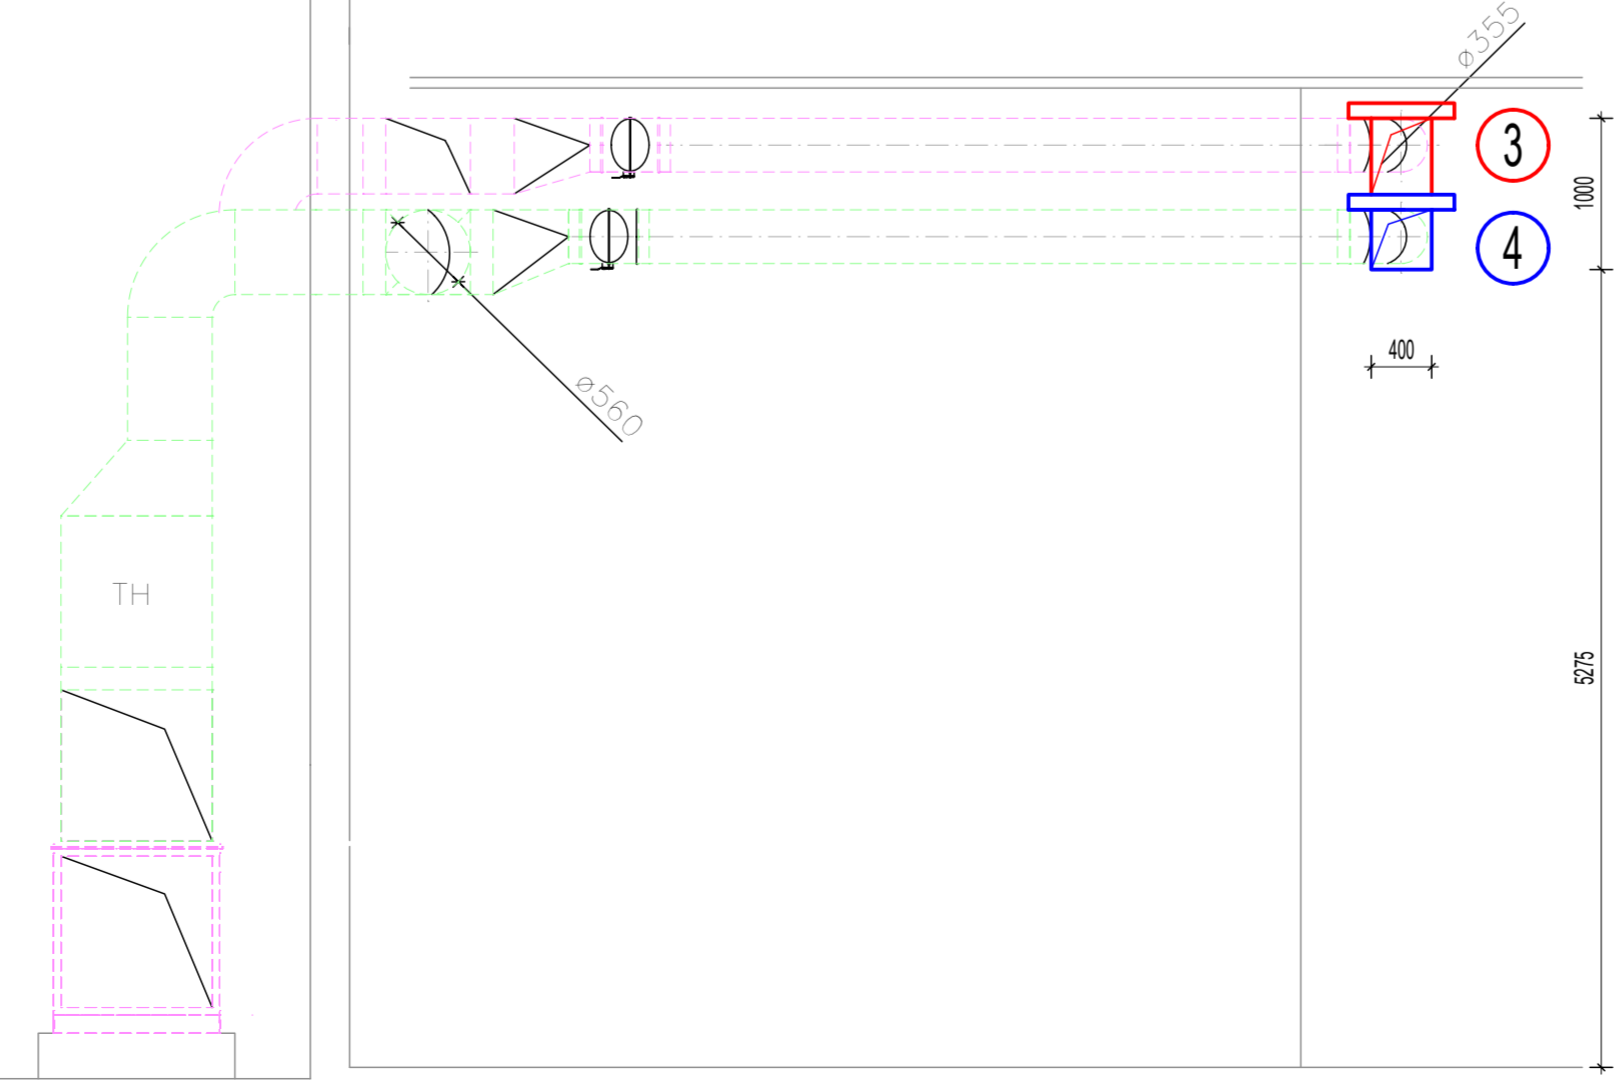

ŘEZ E-E

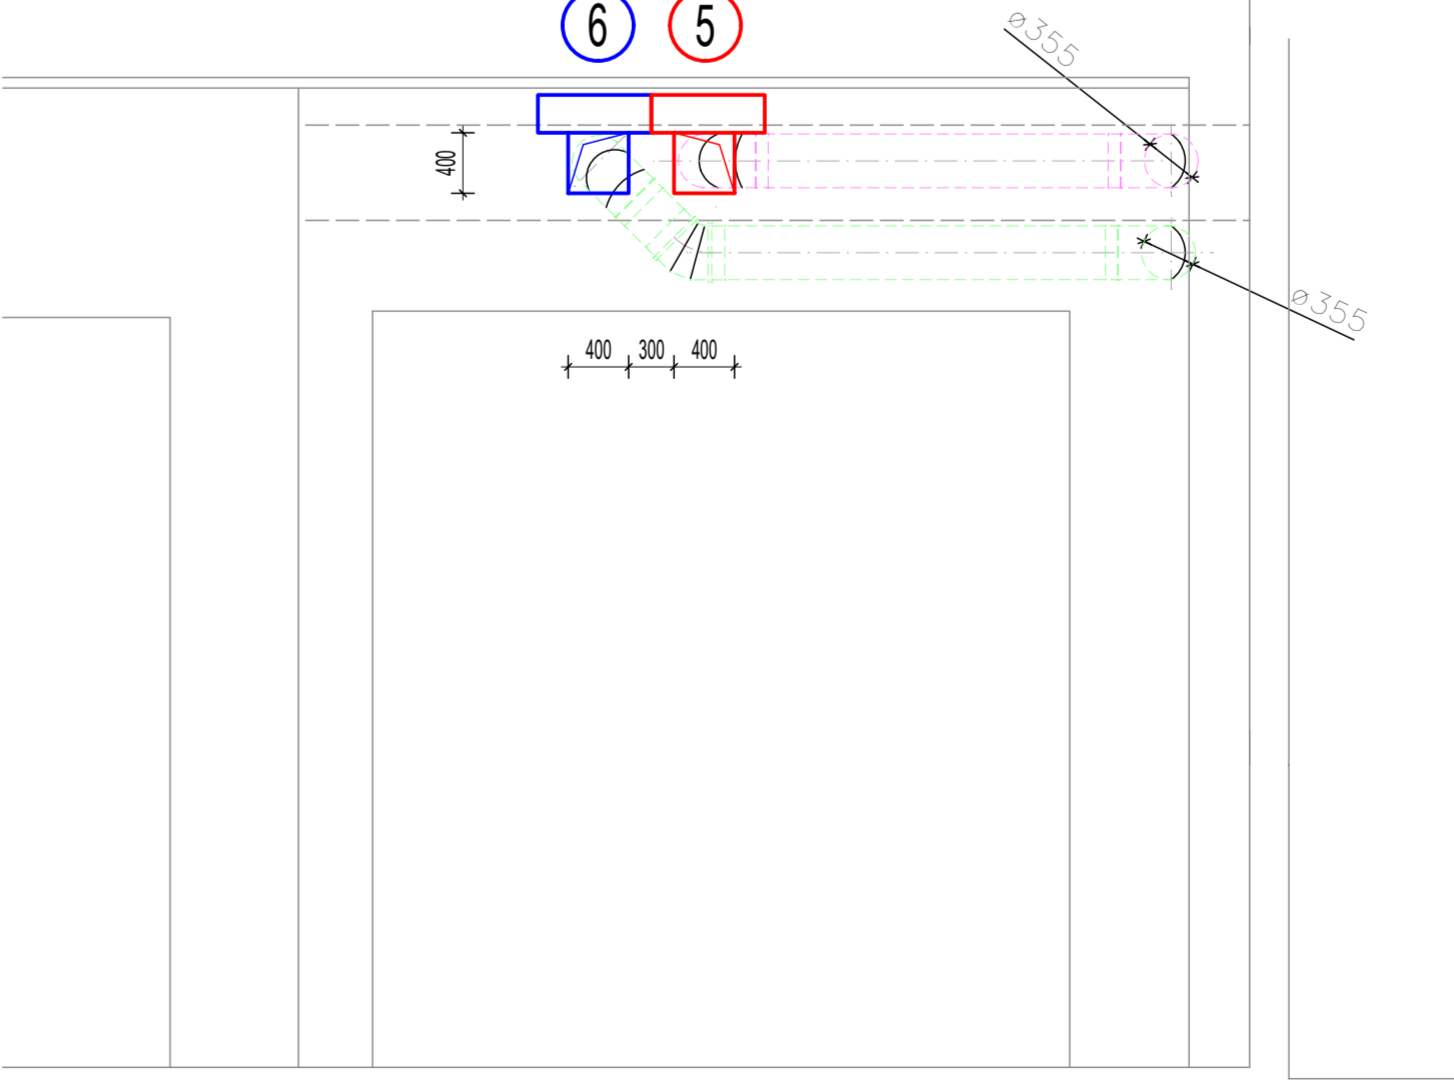

VÝPIS PŘEKLADŮ

OZNAČENÍ	NÁZEV	ROZMĚRY (MM), TL. X V. X DĚLKA	POČET KUSŮ
1	KERAMICKÝ PŘEKLAD POROTHERM PŘEKLAD 7	70 X 238 X 1250	3
2	KERAMICKÝ PŘEKLAD POROTHERM PŘEKLAD 7	70 X 238 X 1000	3
3	OCELOVÝ PŘEKLAD	1100	2
4	OCELOVÝ PŘEKLAD	1100	2
5	KERAMICKÝ PŘEKLAD POROTHERM PŘEKLAD 7	70 X 238 X 750	3
6	KERAMICKÝ PŘEKLAD POROTHERM PŘEKLAD 7	70 X 238 X 750	3



**Ing. Kateřina Juránková**  
Na Baloně 94, 789 61 Bludov  
Tel.: 583219132, GSM: 723465580  
jurankova.katerina@tiscali.cz

Zodp. projektant: Ing. Juránková Kateřina  
Vypracoval: Ing. Petr Fílek  
Kreslil: Ing. Petr Fílek  
Investor: Město Šumperk, nám. Míru 1, 787 01 Šumperk

**Stavba:** VĚTRÁNÍ TĚLOCVIČEN A GYMNASTICKÉ HALY ZŠ SLUNEČNÍ

**Datum:** 02/2017  
**Stupeň:** DSP  
**Číslo zakázky:** 09/2016  
**Počet A4:** 10

**Název výkresu:** VÝŘEZ PŮDORYSU 1.NP - OTVORY PRO VZT, PŘEKLADY  
**Měřítko:** 1:50  
**Číslo výkresu:** 1