



PŮDORYS PODKROVÍ

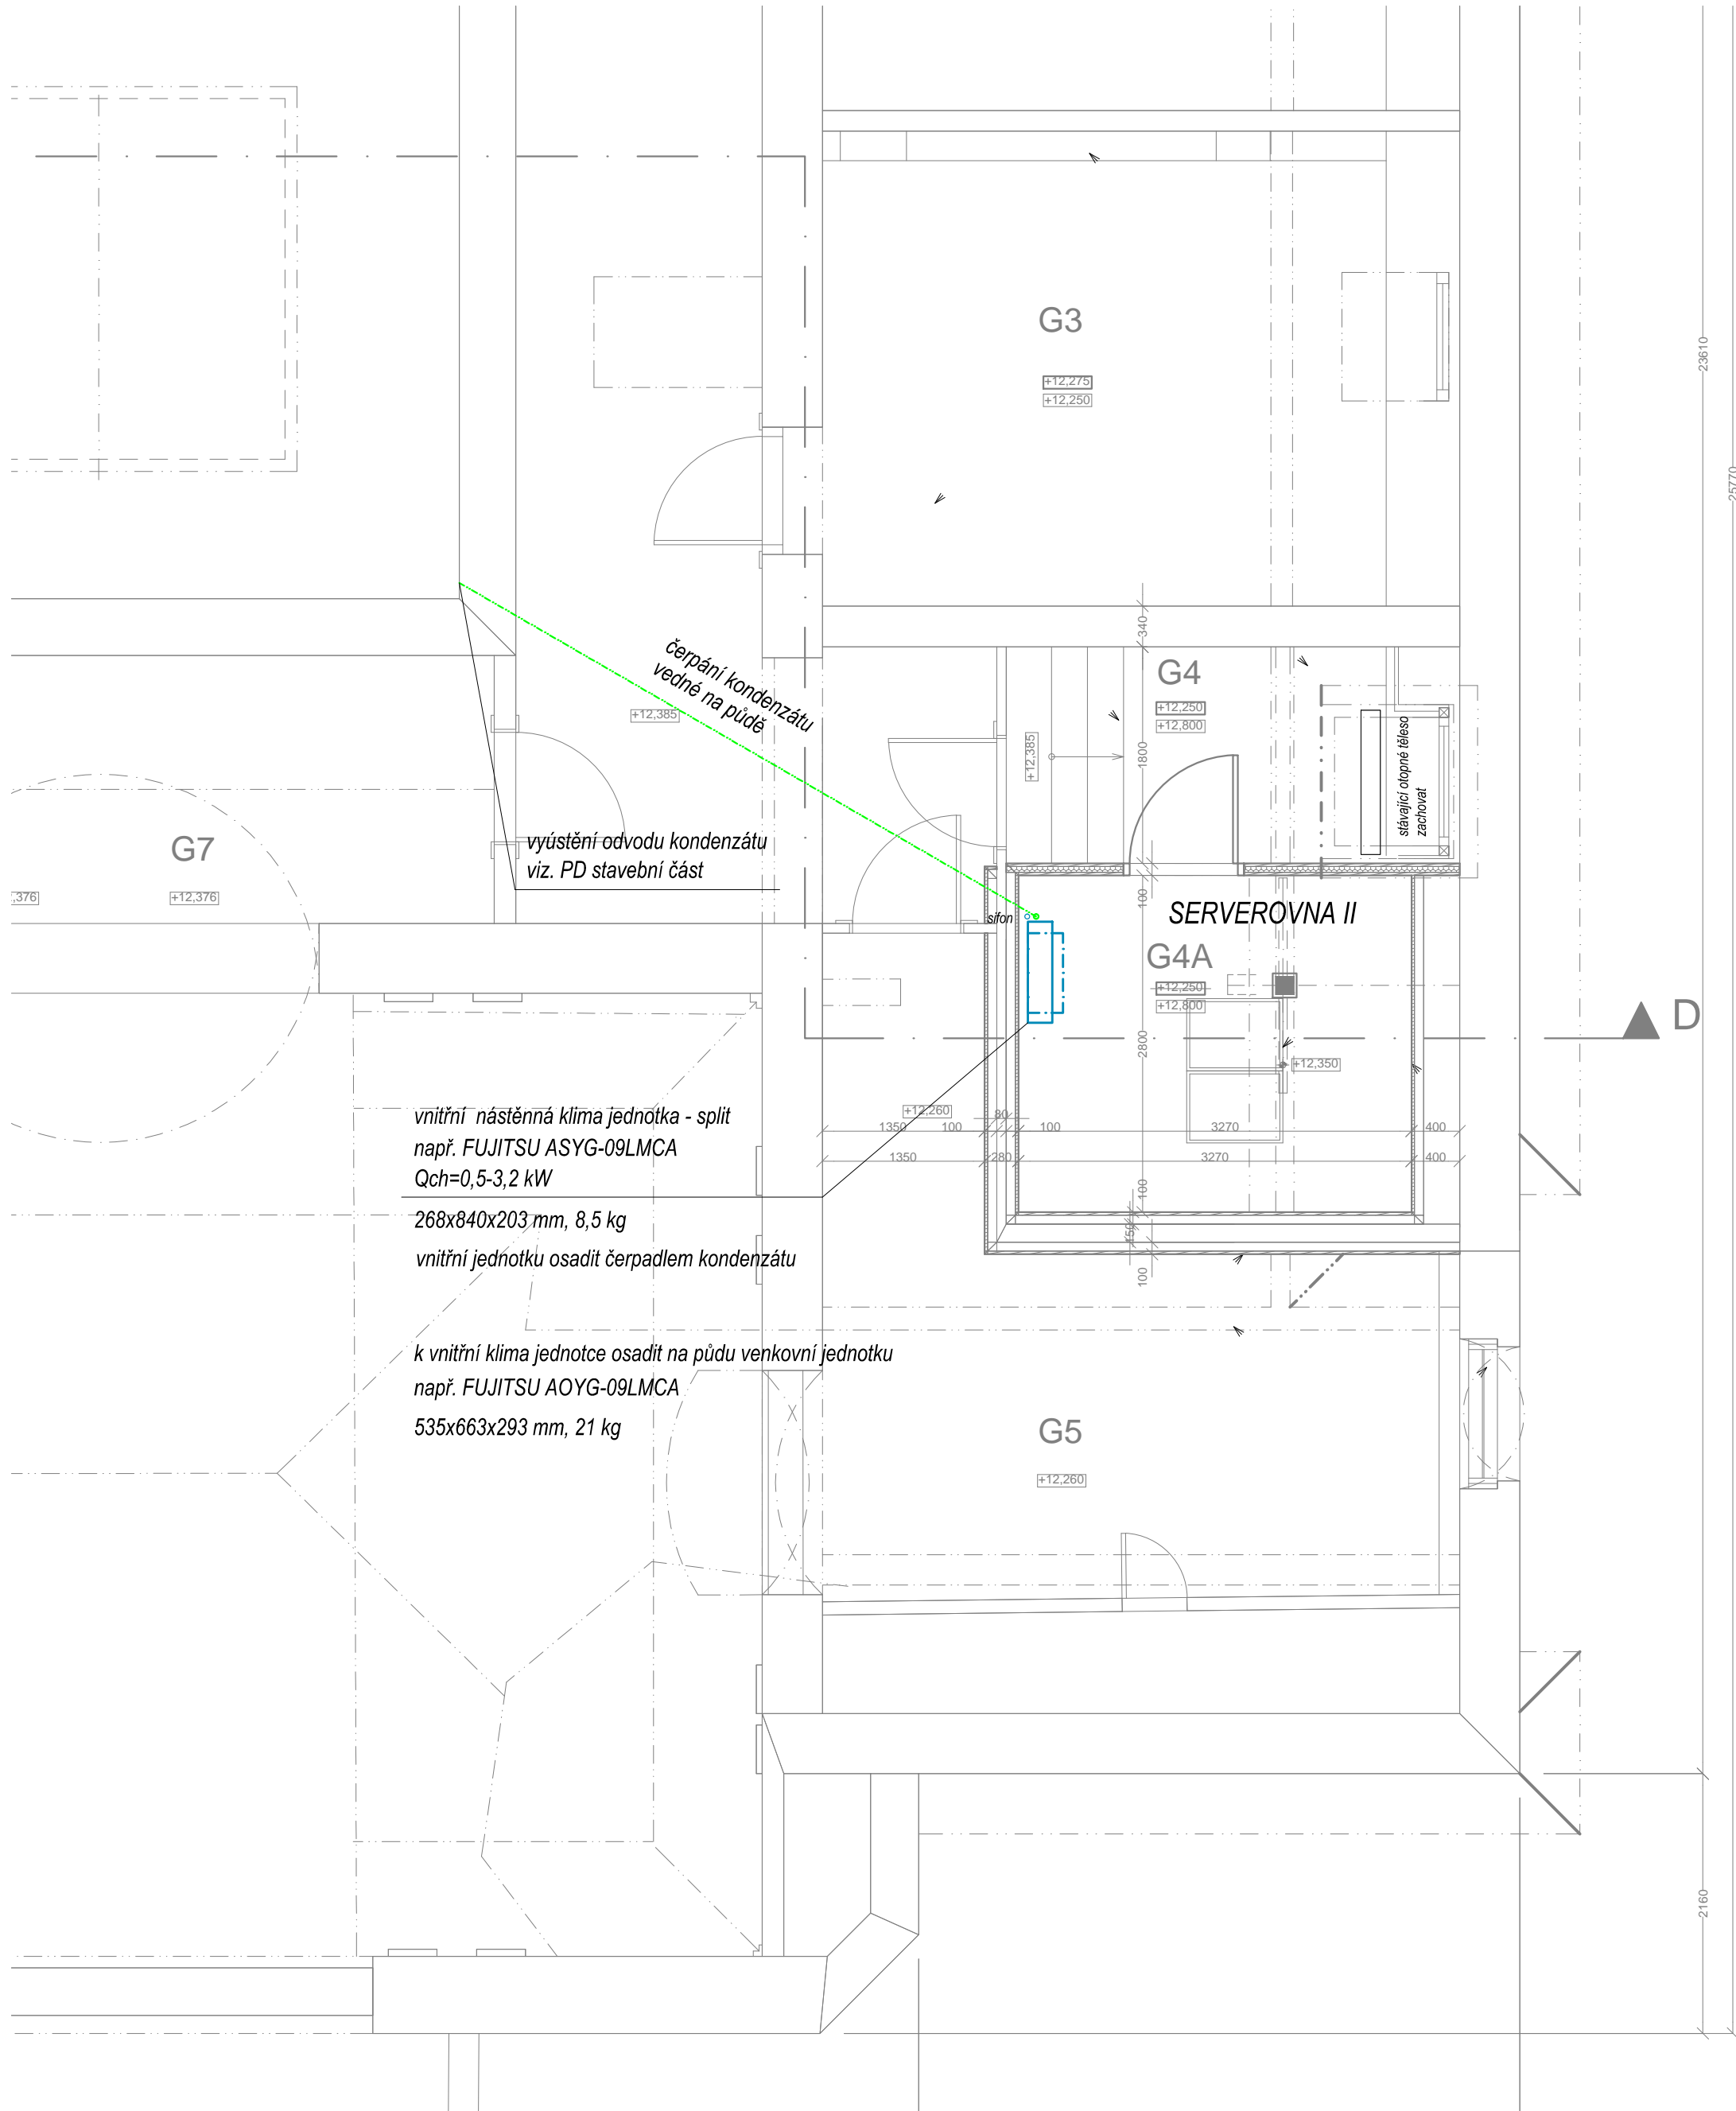

ŘEZ B-B

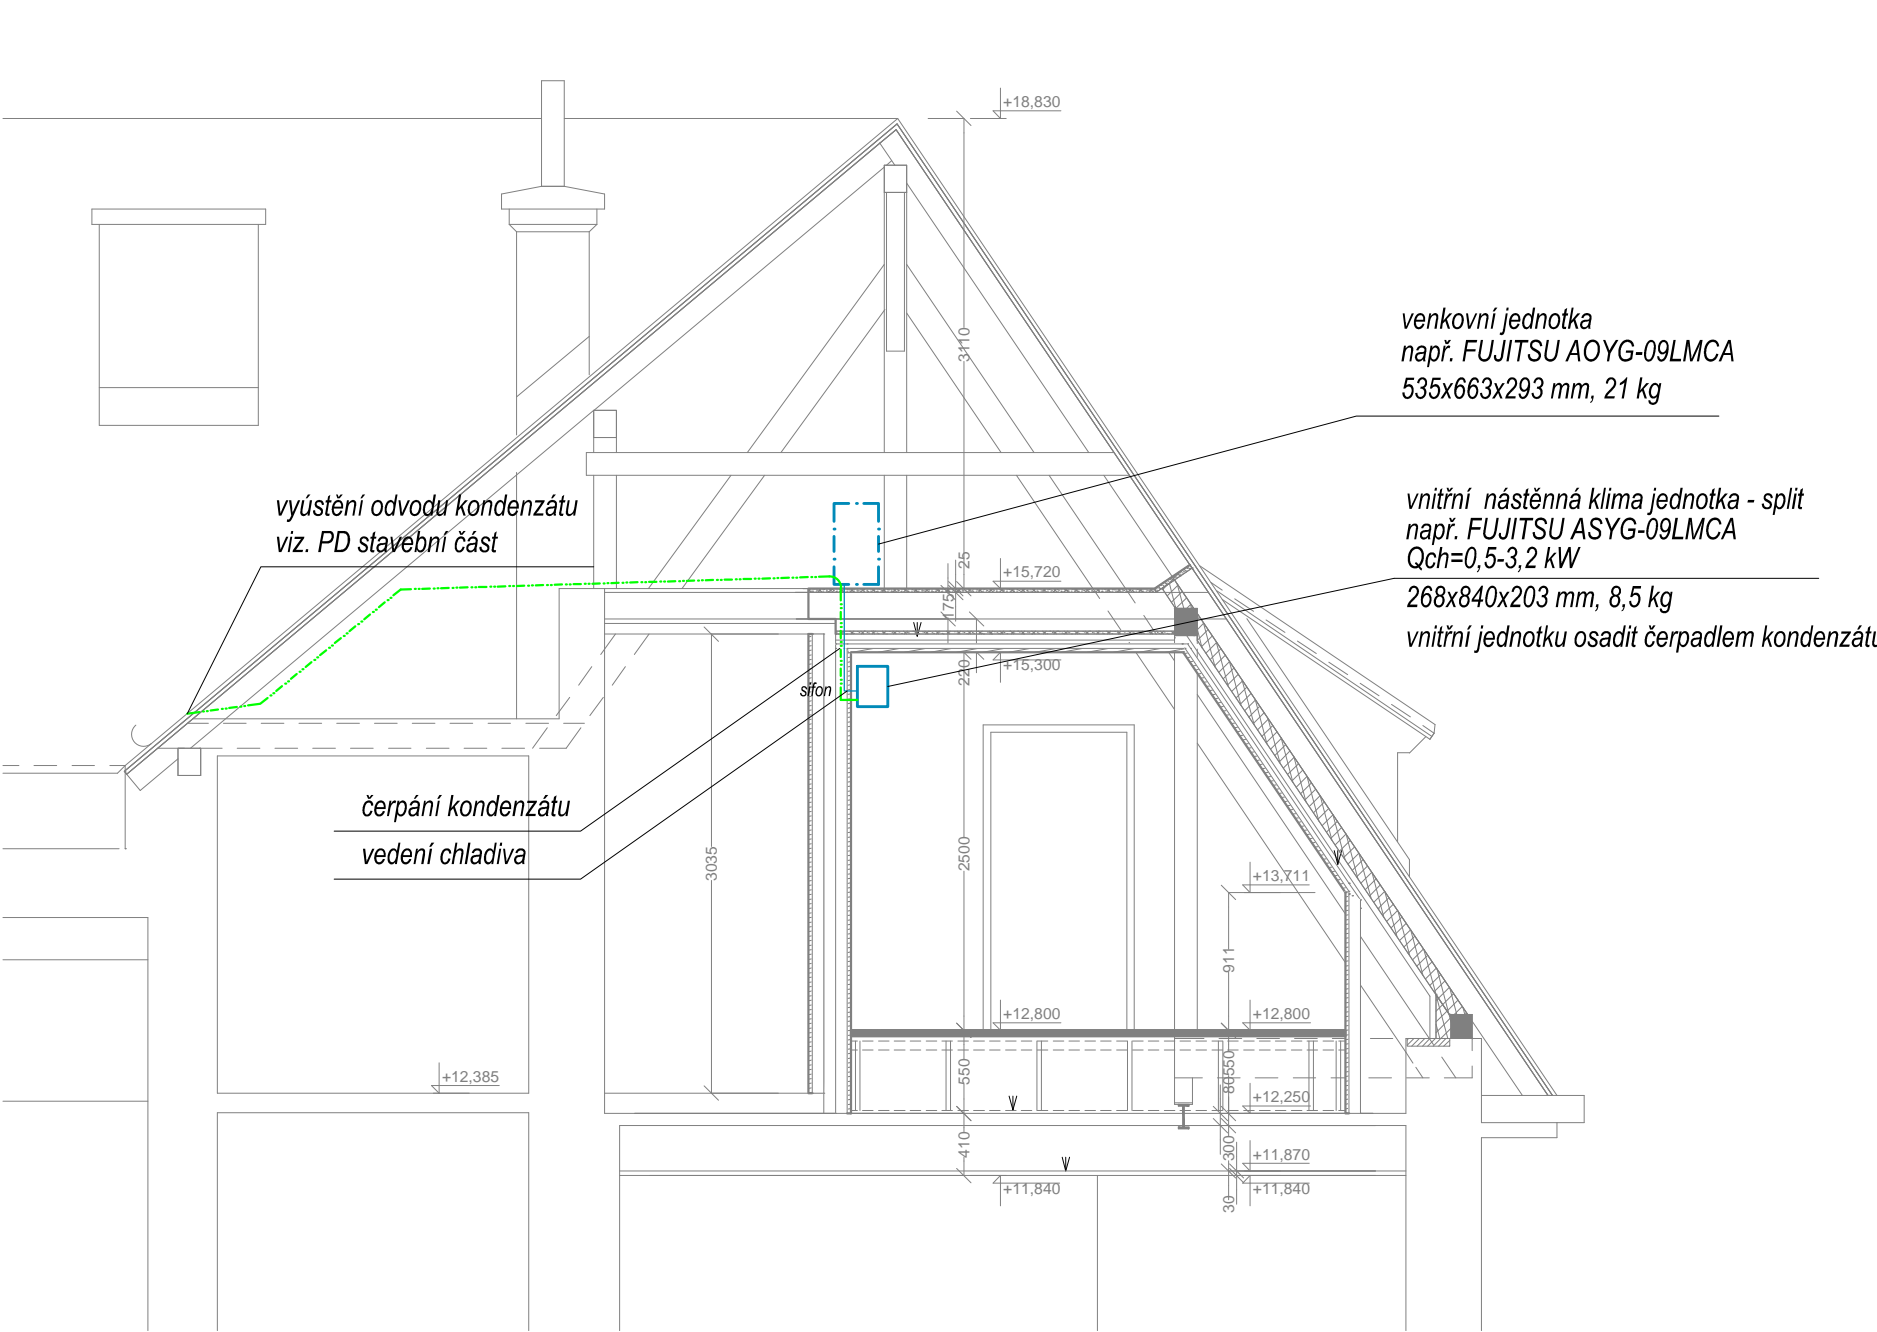

- POTRUBÍ VZDUCHOTECHNIKY
- POTRUBÍ CHLADIVA
- POTRUBÍ KANALIZACE - odvod kondenzátu

Rozvod VZT a těsnění potrubí je třeba provést v souladu s požadavky PBŘ, ČSN 730872, ČSN 700810.

Umístění a přesné provedení prvků viditelných v interiéru je nutno před realizací odsouhlasit s architektem.

Rozměry vnitřních klimatizačních jednotek upřesnit před objednáním s ohledem na výšku nadpraží!

Výšku umístění sifonu klimatizačních jednotek určit před realizací dle požadavků dodavatele klimatizace.

Umístění venkovní jednotky přizpůsobit podmínkám dodavatele klimatizace a požadavkům stavby.

KANALIZACI JE TŘEBA PROSVÉST V SOULADU S ČSN 756760 A ČSN EN 12056.



Ing. Kateřina Juránková

Na Baloně 94, 789 61 Bludov
Tel.: 583219132, GSM: 723465580
jurankova.katerina@tiscali.cz

Zodp.projektant: Ing. Juránková Kateřina
Vypracoval: Ing. Juránková Kateřina
Kreslil: Ing. Juránková Kateřina
Investor: Město Šumperk, Nám. Míru 1, 787 01 Šumperk

Stavba: Radnice Šumperk – přesun a rozšíření serverovny

Část: D1.4B : Technika prostředí staveb – Vzduchotechnika a klimatizace

Název výkresu: PŮDORYS PODKROVÍ – SERVEROVNA II

Datum: 03/2017
Stupeň: DSP
Číslo zakázky: 17/2017
Počet A4: 4

Měřítko: 1:50
Číslo výkresu: 2