


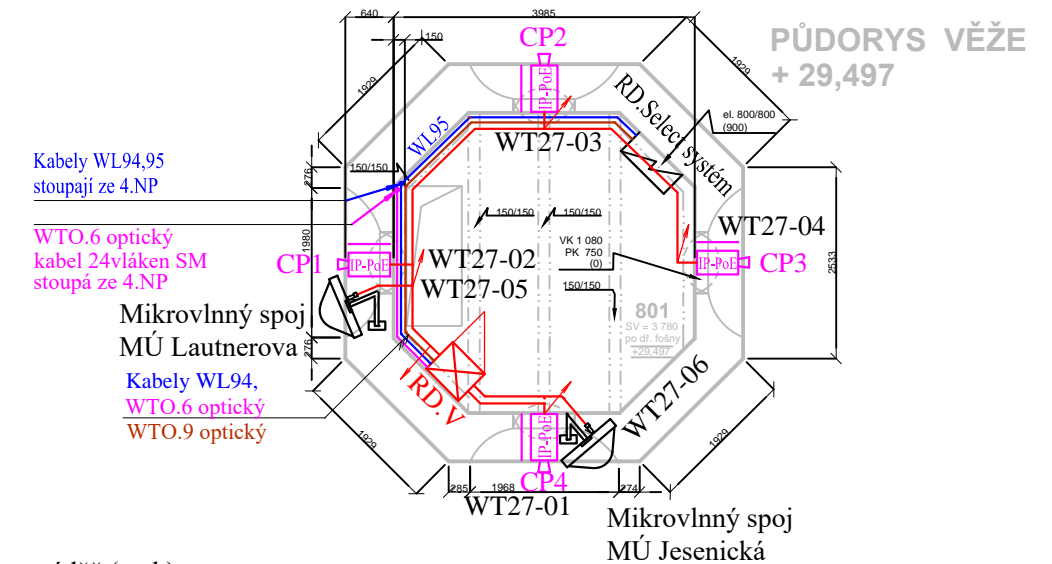


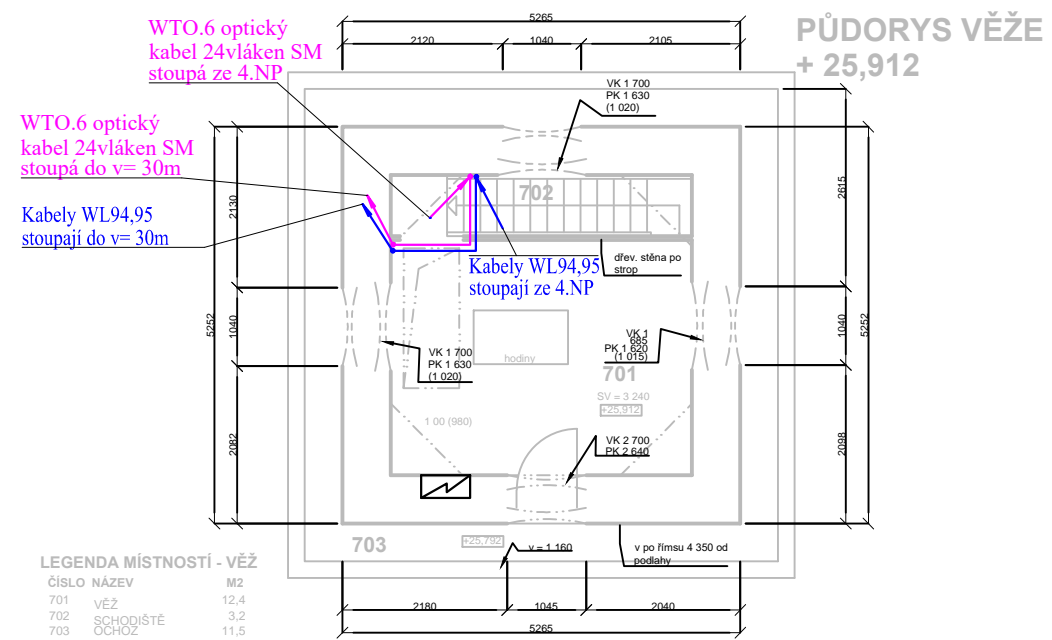

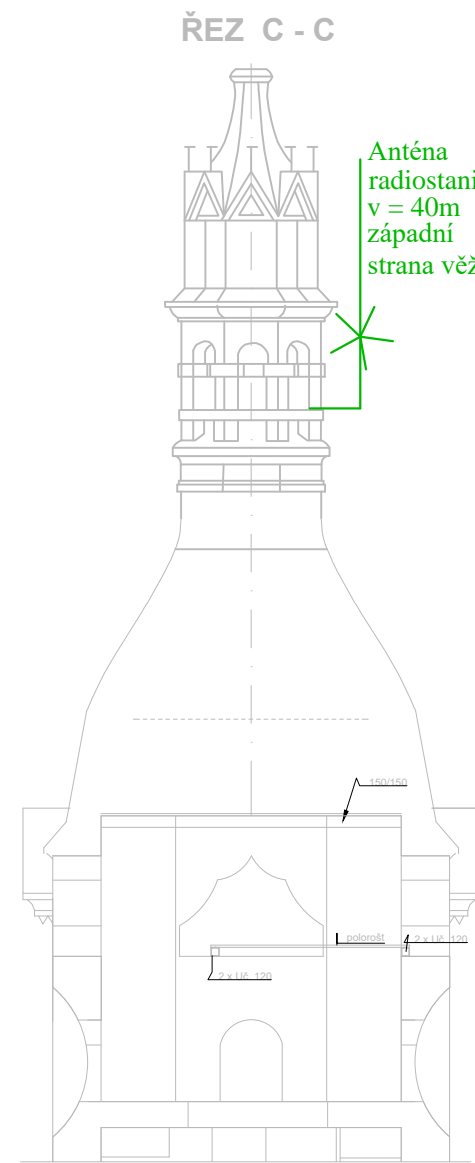


## PŮDORYS STŘECH

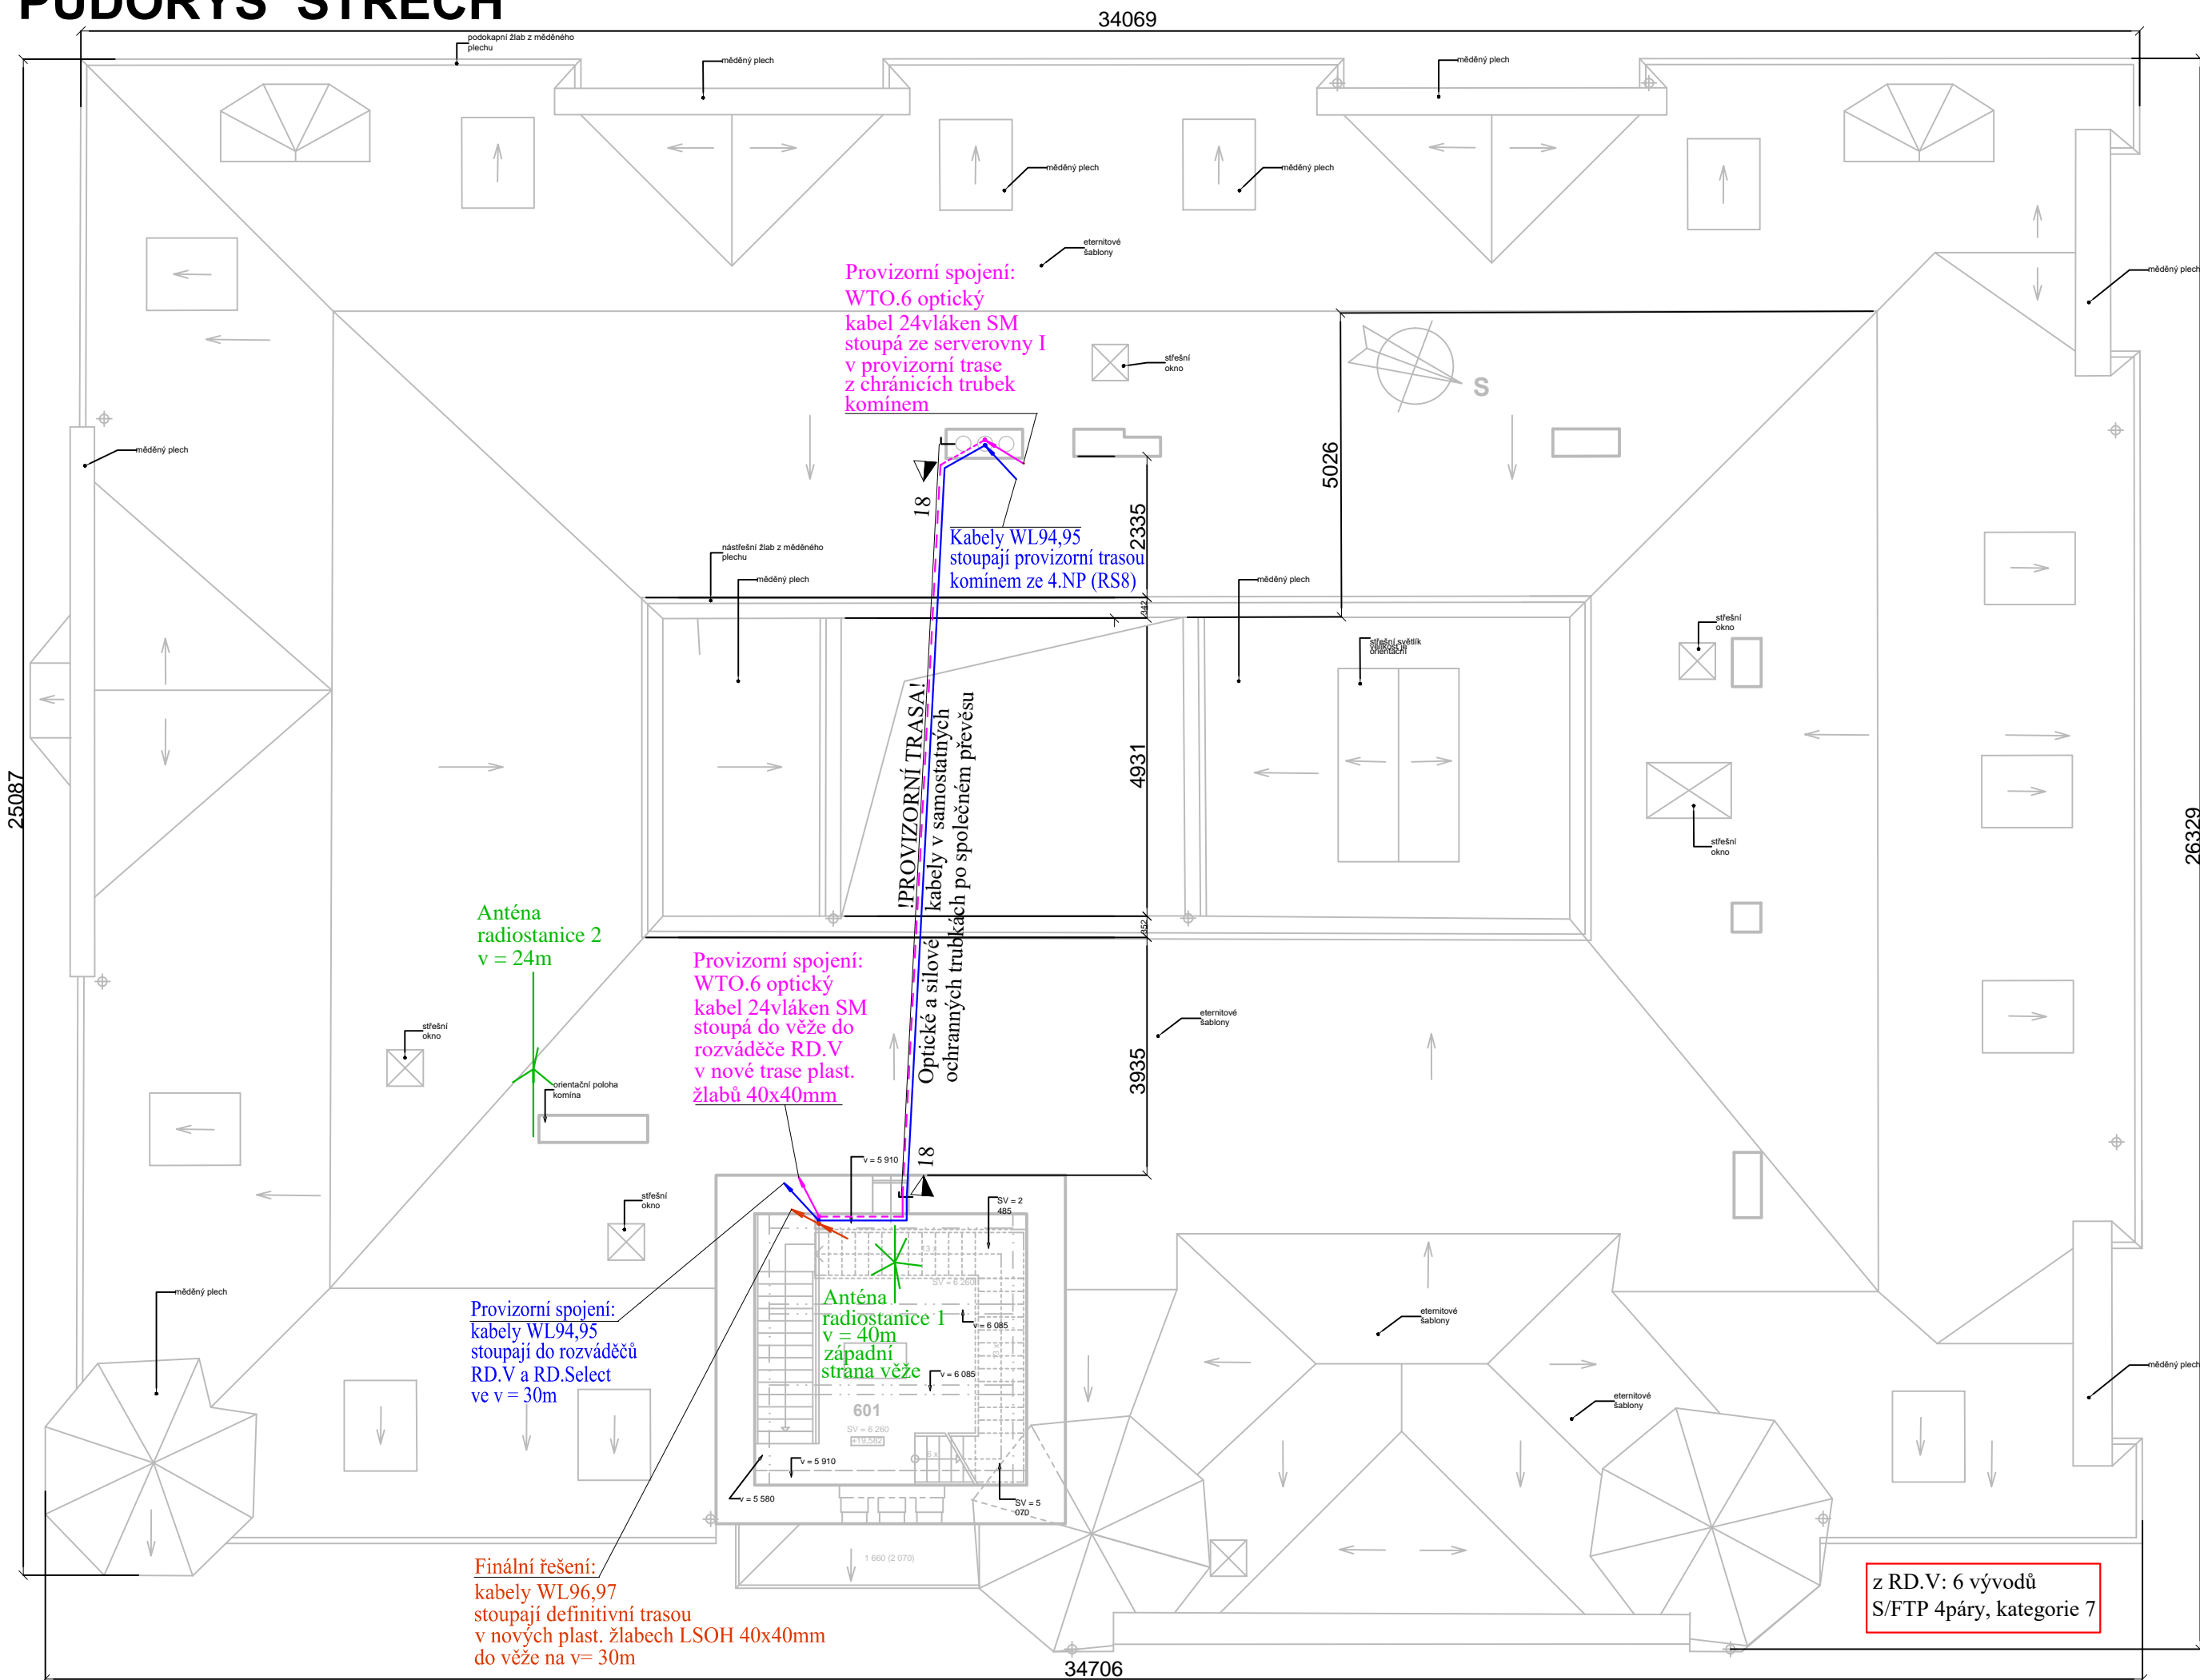


LEGENDA SKR:

- RD.V**  Datový rozváděč (rack) MU Jesenicka

  -  Nový kabel S/FTP 4páry, kategorie 7 (B2ca s1 d0)
  -  Optický kabel LSOH, CLT univerzální SM 12 vláken 9/125µm
  -  Optický kabel LSOH, CLT univerzální SM 24 vláken 9/125µm (finální trasa)
  -  Optický kabel LSOH, CLT univerzální SM 24 vláken 9/125µm (provizorní trasa)

**LEGENDA CCTV:**


- CP1**  **Panoramatická IP PoE kamera vnější s vyhřívaným krytem**

LEGENDA NN:

- Bezhalogenový silový kabel X 3x2,5RE pro NN (230Vac), B2ca s1 d0

LEGENDA TRAS:

- 18 Kably v ohebných, LSOH, samozhášivých, UV stabilních trubkách APAFS21 (D vnější/vnitřní=21,2/16,5mm) zavěšeny na převěsu (ocelové lano + příchytky)

ZODPOVĚDNÝ PROJEKTANT Ing. Roman BEZDĚK		KRESLIL Ing. Roman BEZDĚK	IČO: 669 48 517 KRENIŠOVSKÁ 248 PŠČ78813 VIKYŘOVICE	
				
INVESTOR:	Město Šumperk nám. Míru 1 787 01 Šumperk	MĚŘÍTKO 1:100	DATUM: 4/2017	FORMÁT: 3A4
STAVBA:	Opravy fasády a střechy radnice v Šumperku, slaboproudé rozvody včetně napájení	STUPEŇ: DPS	SLABOPROUDÉ ROZVODY	
NÁZEV VÝKRESU:	STŘECHA - SITUAČNÍ SCHÉMA SLABOPROUDÝCH ROZVODŮ		ČÍSLO VÝKRESU  DR 106	