
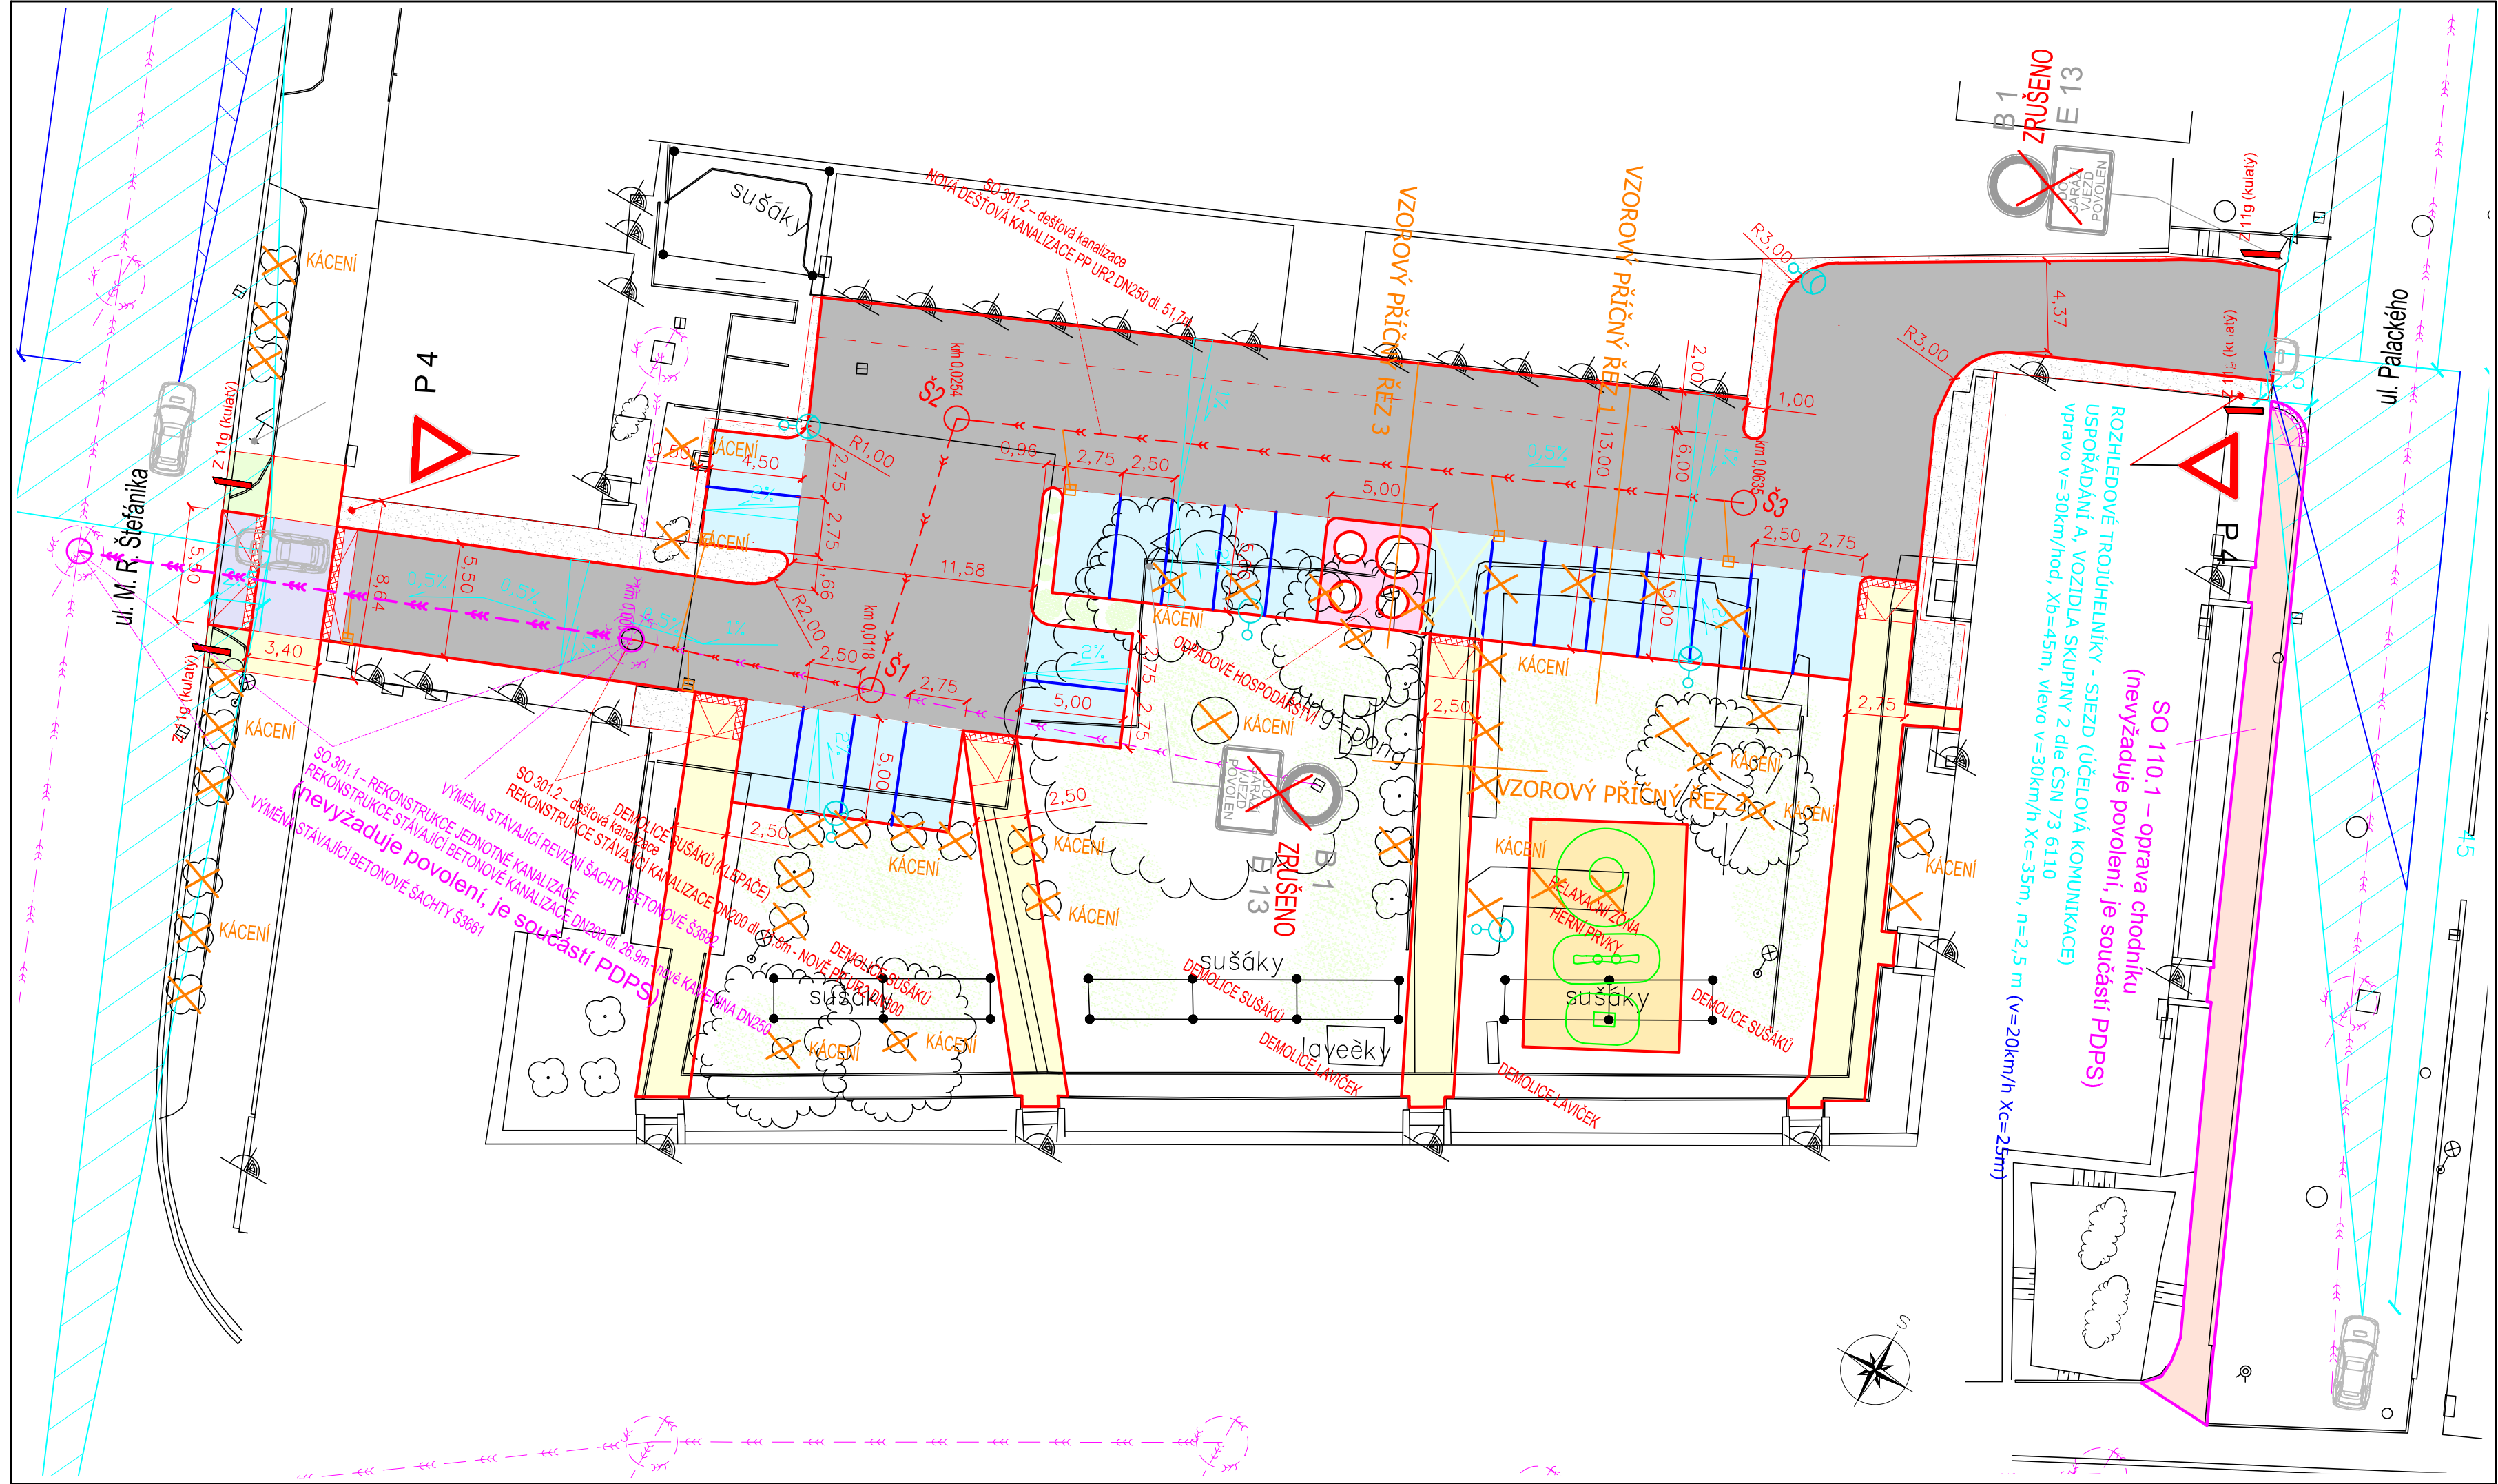


SITUACE - ROZHLEDOVÉ POMĚRY, MĚŘÍTKO 1:500

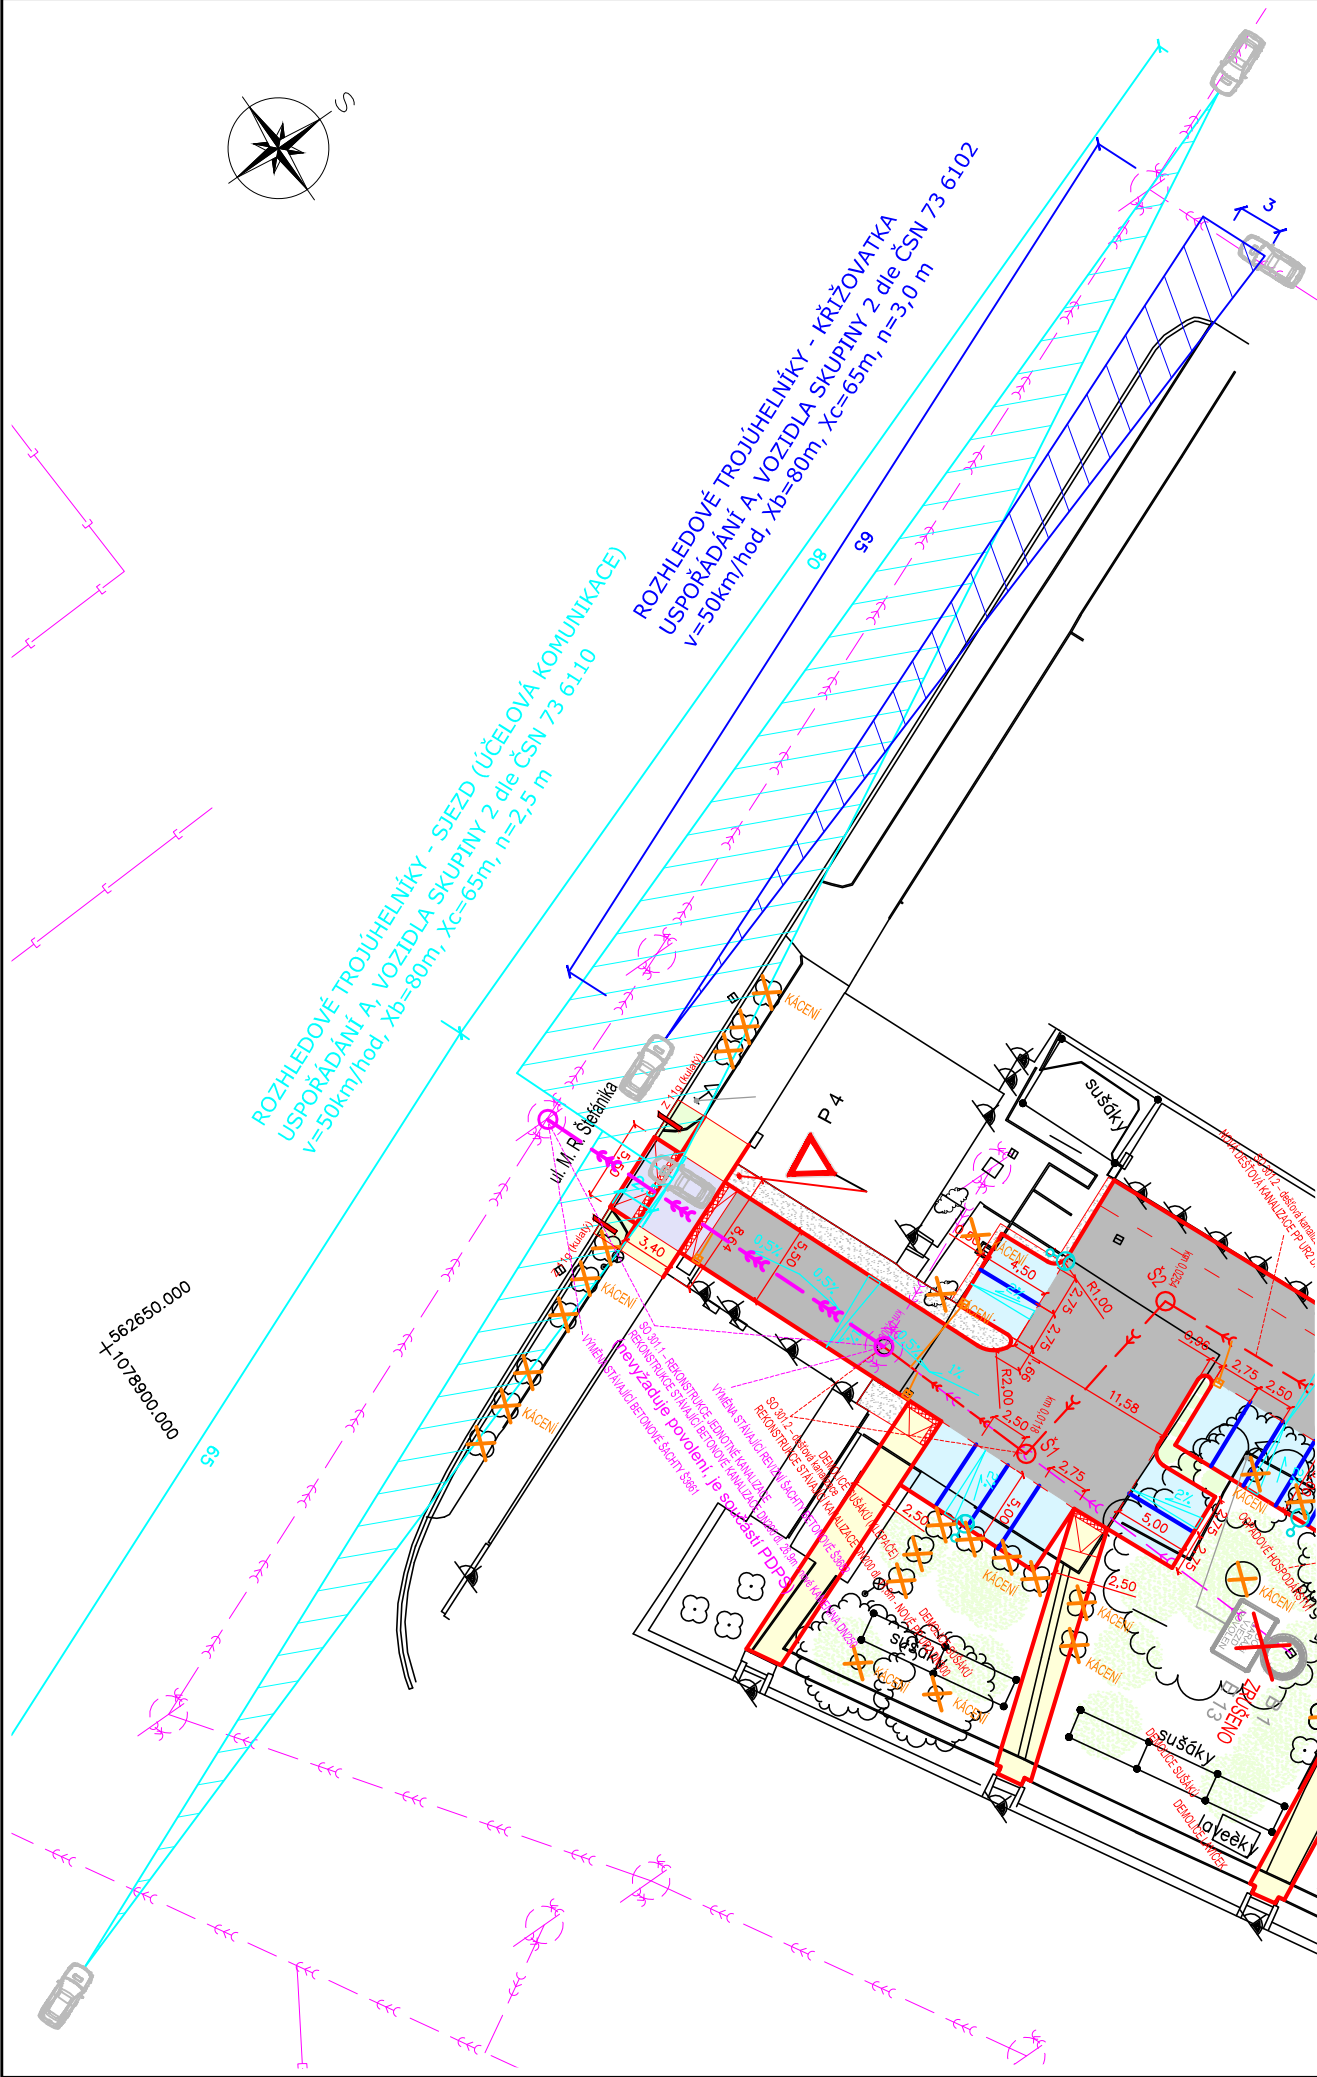

LEGENDA:

- navržené hrany
- navržené hrany (nevyžaduje povolení, je součástí PDPS)
- stávající polohopis a výškopis
- navrhované vpusti a přípojky dešťové kanalizace
- navržený sloup VO (povoleno UR, není součástí DSP, je součástí PDPS)
- STÁVAJÍCÍ SÍŤ:
 - podzemní vedení - jednotná kanalizace
 - podzemní vedení - dešťová kanalizace
- NAVRŽENÉ SÍŤ:
 - podzemní vedení - dešťová kanalizace
 - podzemní vedení - jednotná kanalizace (nevyžaduje povolení, je součástí PDPS)
- LEGENDA PLOCH:
 - PLOCHA VOZOVKY - asfaltbeton
 - PLOCHA CHODNÍKU - betonová dlažba
 - PLOCHA VYVÝŠENÉ CHODNÍKOVÉ PLOCHY - betonová dlažba
 - PLOCHA VAR. A SIGN. PÁSU - betonová dlažba
 - PLOCHA PARKOVIŠTĚ - betonová dlažba
 - PLOCHA PRO ODPAD - betonová dlažba (povoleno UR, není součástí DSP, je součástí PDPS)
 - RELAXAČNÍ PLOCHA - nepevná dlažba (povoleno UR, není součástí DSP, je součástí PDPS)
 - PLOCHA BEZPEČNOSTNÍHO ODSUTPU - dlažba
 - PLOCHA ZELENĚ (povoleno UR, není součástí DSP, je součástí PDPS)
 - PLOCHA CHODNÍKU (nevyžaduje povolení, je součástí PDPS)
- STÁVAJÍCÍ ZELEN, STROMY
- P 4 DOPRAVNÍ ZNAČENÍ NAVRHOVANÉ
- B 1 ZRUŠENO E 13 DOPRAVNÍ ZNAČENÍ ZRUŠENÉ
- POZNÁMKA: NEOKÓTOVANÉ ZAOBLNĚNÍ OBRUBNÍKŮ JE NAVRŽENO S POLOMĚREM R0,5m

Investor: MĚSTO ŠUMPERK nám. Míru 1 787 01 Šumperk IČ: 00303461		Projektant: Cekrcz Projekce / inženýring / stavby	
Zodp. projektant	Ing. Luděk Cěk		Cekr CZ s.r.o.
Ved. projektant	Ing. Luděk Cěk		Mazalova 57/2, 787 01 Šumperk
Vypracoval	Ing. Jaroslav Havlík		IČ: 27821251
Kreslil	Ing. Jaroslav Havlík		Tel: 777 550 647
Kraj: Olomoucký	Kat. území: Šumperk	email: cekr@cekr.cz	
Název akce		Formát	4A4
REVITALIZACE DVORNÍHO TRAKTU JESENICKÁ – PALACKÉHO		Měřítko	1:250
		Datum	III/2017
		Stupeň	PDPS
SITUACE POZEMNÍ KOMUNIKACE		Zak. číslo	0774-18/3
		Číslo výkresu	100.2.1
		Číslo paré	