


PŮDORYS 1. NP MĚŘÍTKO 1:100

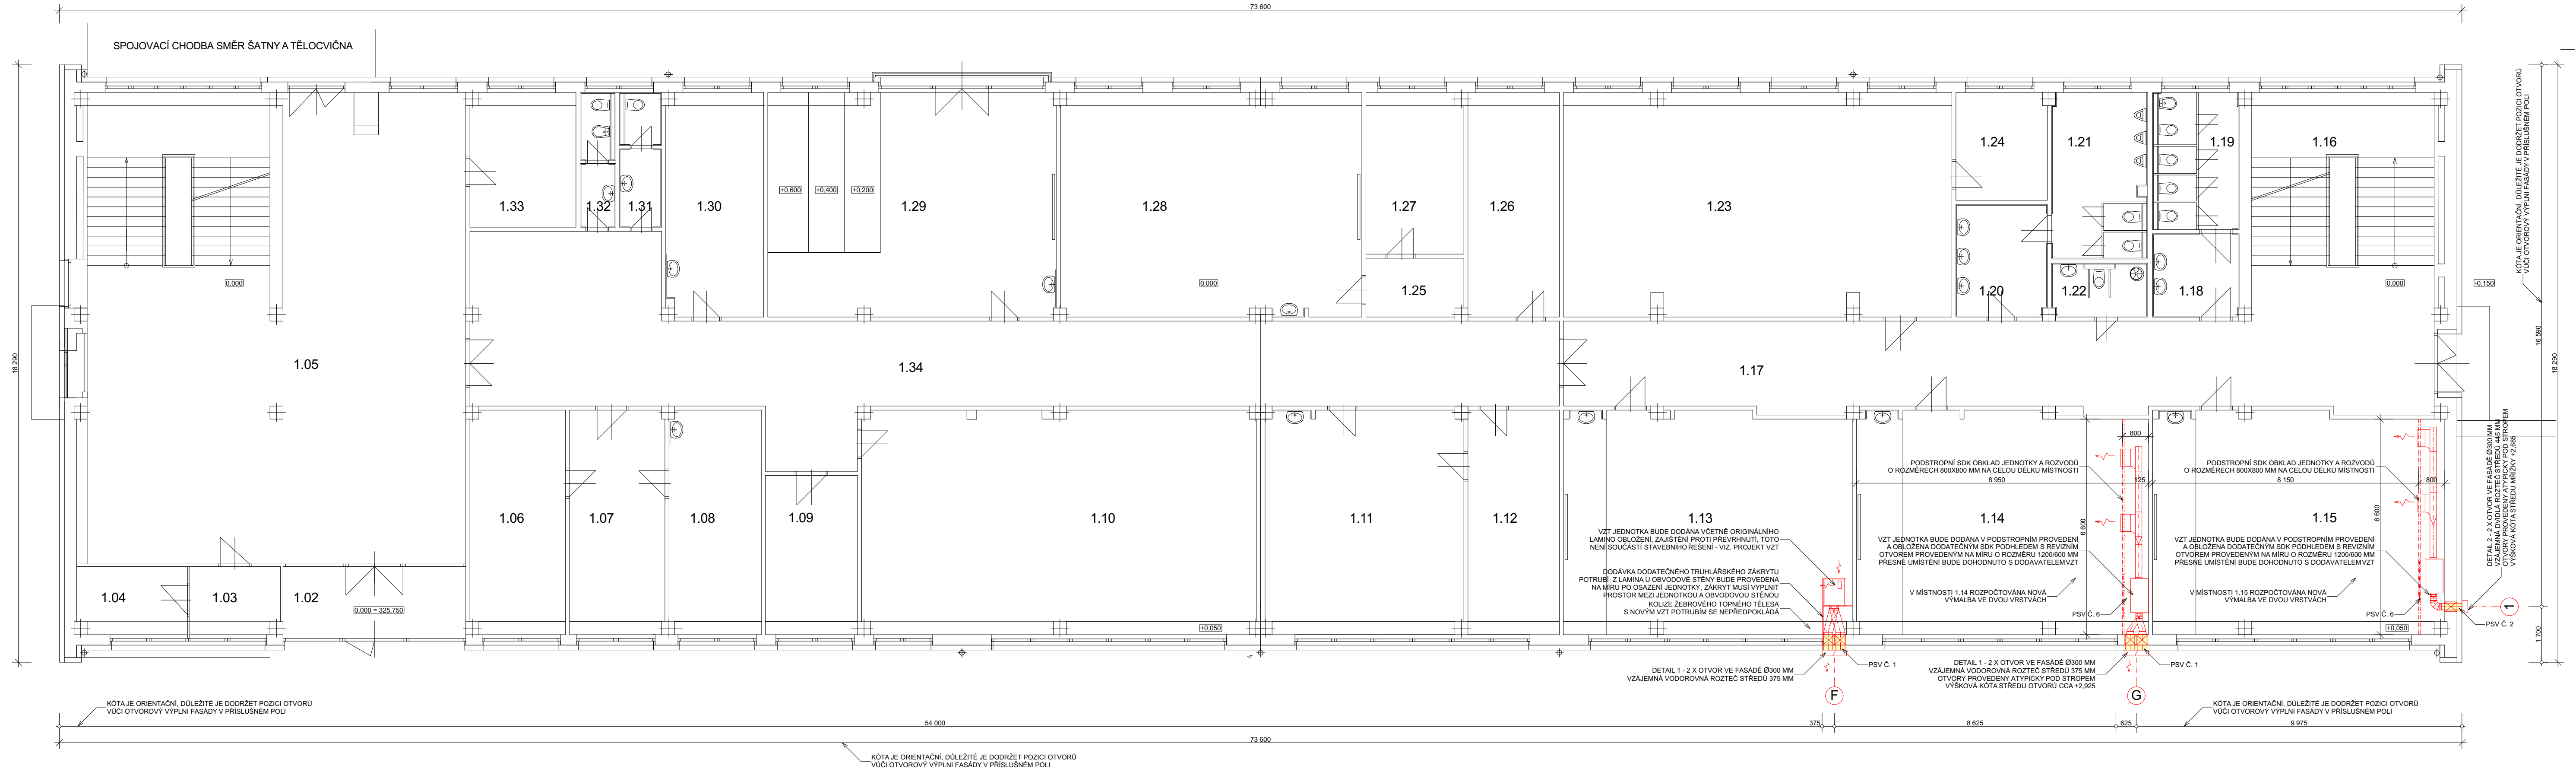

ARCHITEKT		FORMAT	8 x A4
VYPRACOVACI	ING. PETR FURNÉK	DATUM	08 / 2018
PROJEKTANT	ING. VLADISLAV FURNÉK	DPS	
INVESTOR	MĚSTO ŠUMPERK, NÁM. MÍRU 1 ŠUMPERK	STUPEN	
		MĚRITNO	1:100
NÁZEV PROJEKTU	VĚTRNÍ TRÍD Z VŘCHLICHÉHO 22, ŠUMPERK	C. KAP.	
ING. VLADISLAV FURNÉK AUTORIZOVANÁ PŘEDLOŽKA AUTORIZOVANÁ PŘEDLOŽKA A INŽENÝRSKÁ KANCELÁŘ SLUŽBY 203, 788 21 SLUŽOVY	D. 1.1	PŮDORYS 1 A.2.NP	OSLOVĚNÍ B) 2