


LEGENDA MÍSTNOSTÍ

?M.	NÁZEV MÍSTNOSTI
101	VSTUPNÍ CHODBA
102	SPOJOVACÍ CHODBA
103	HALA
104	KABINET TV
105	SPRCHA U KABINETU TV
106	PŘEDSÍN WC A WC
107	PŘEDSÍN WC A WC CHLAPCI
108	-- ZRUŠENO --
109	ÚKLIDOVÁ KOMORA
110	SPRCHA U KABINETU TV
111	KABINET TV Č.2
112	NÁŘAŽOVNA Č.1
113	NÁŘAŽOVNA Č.2

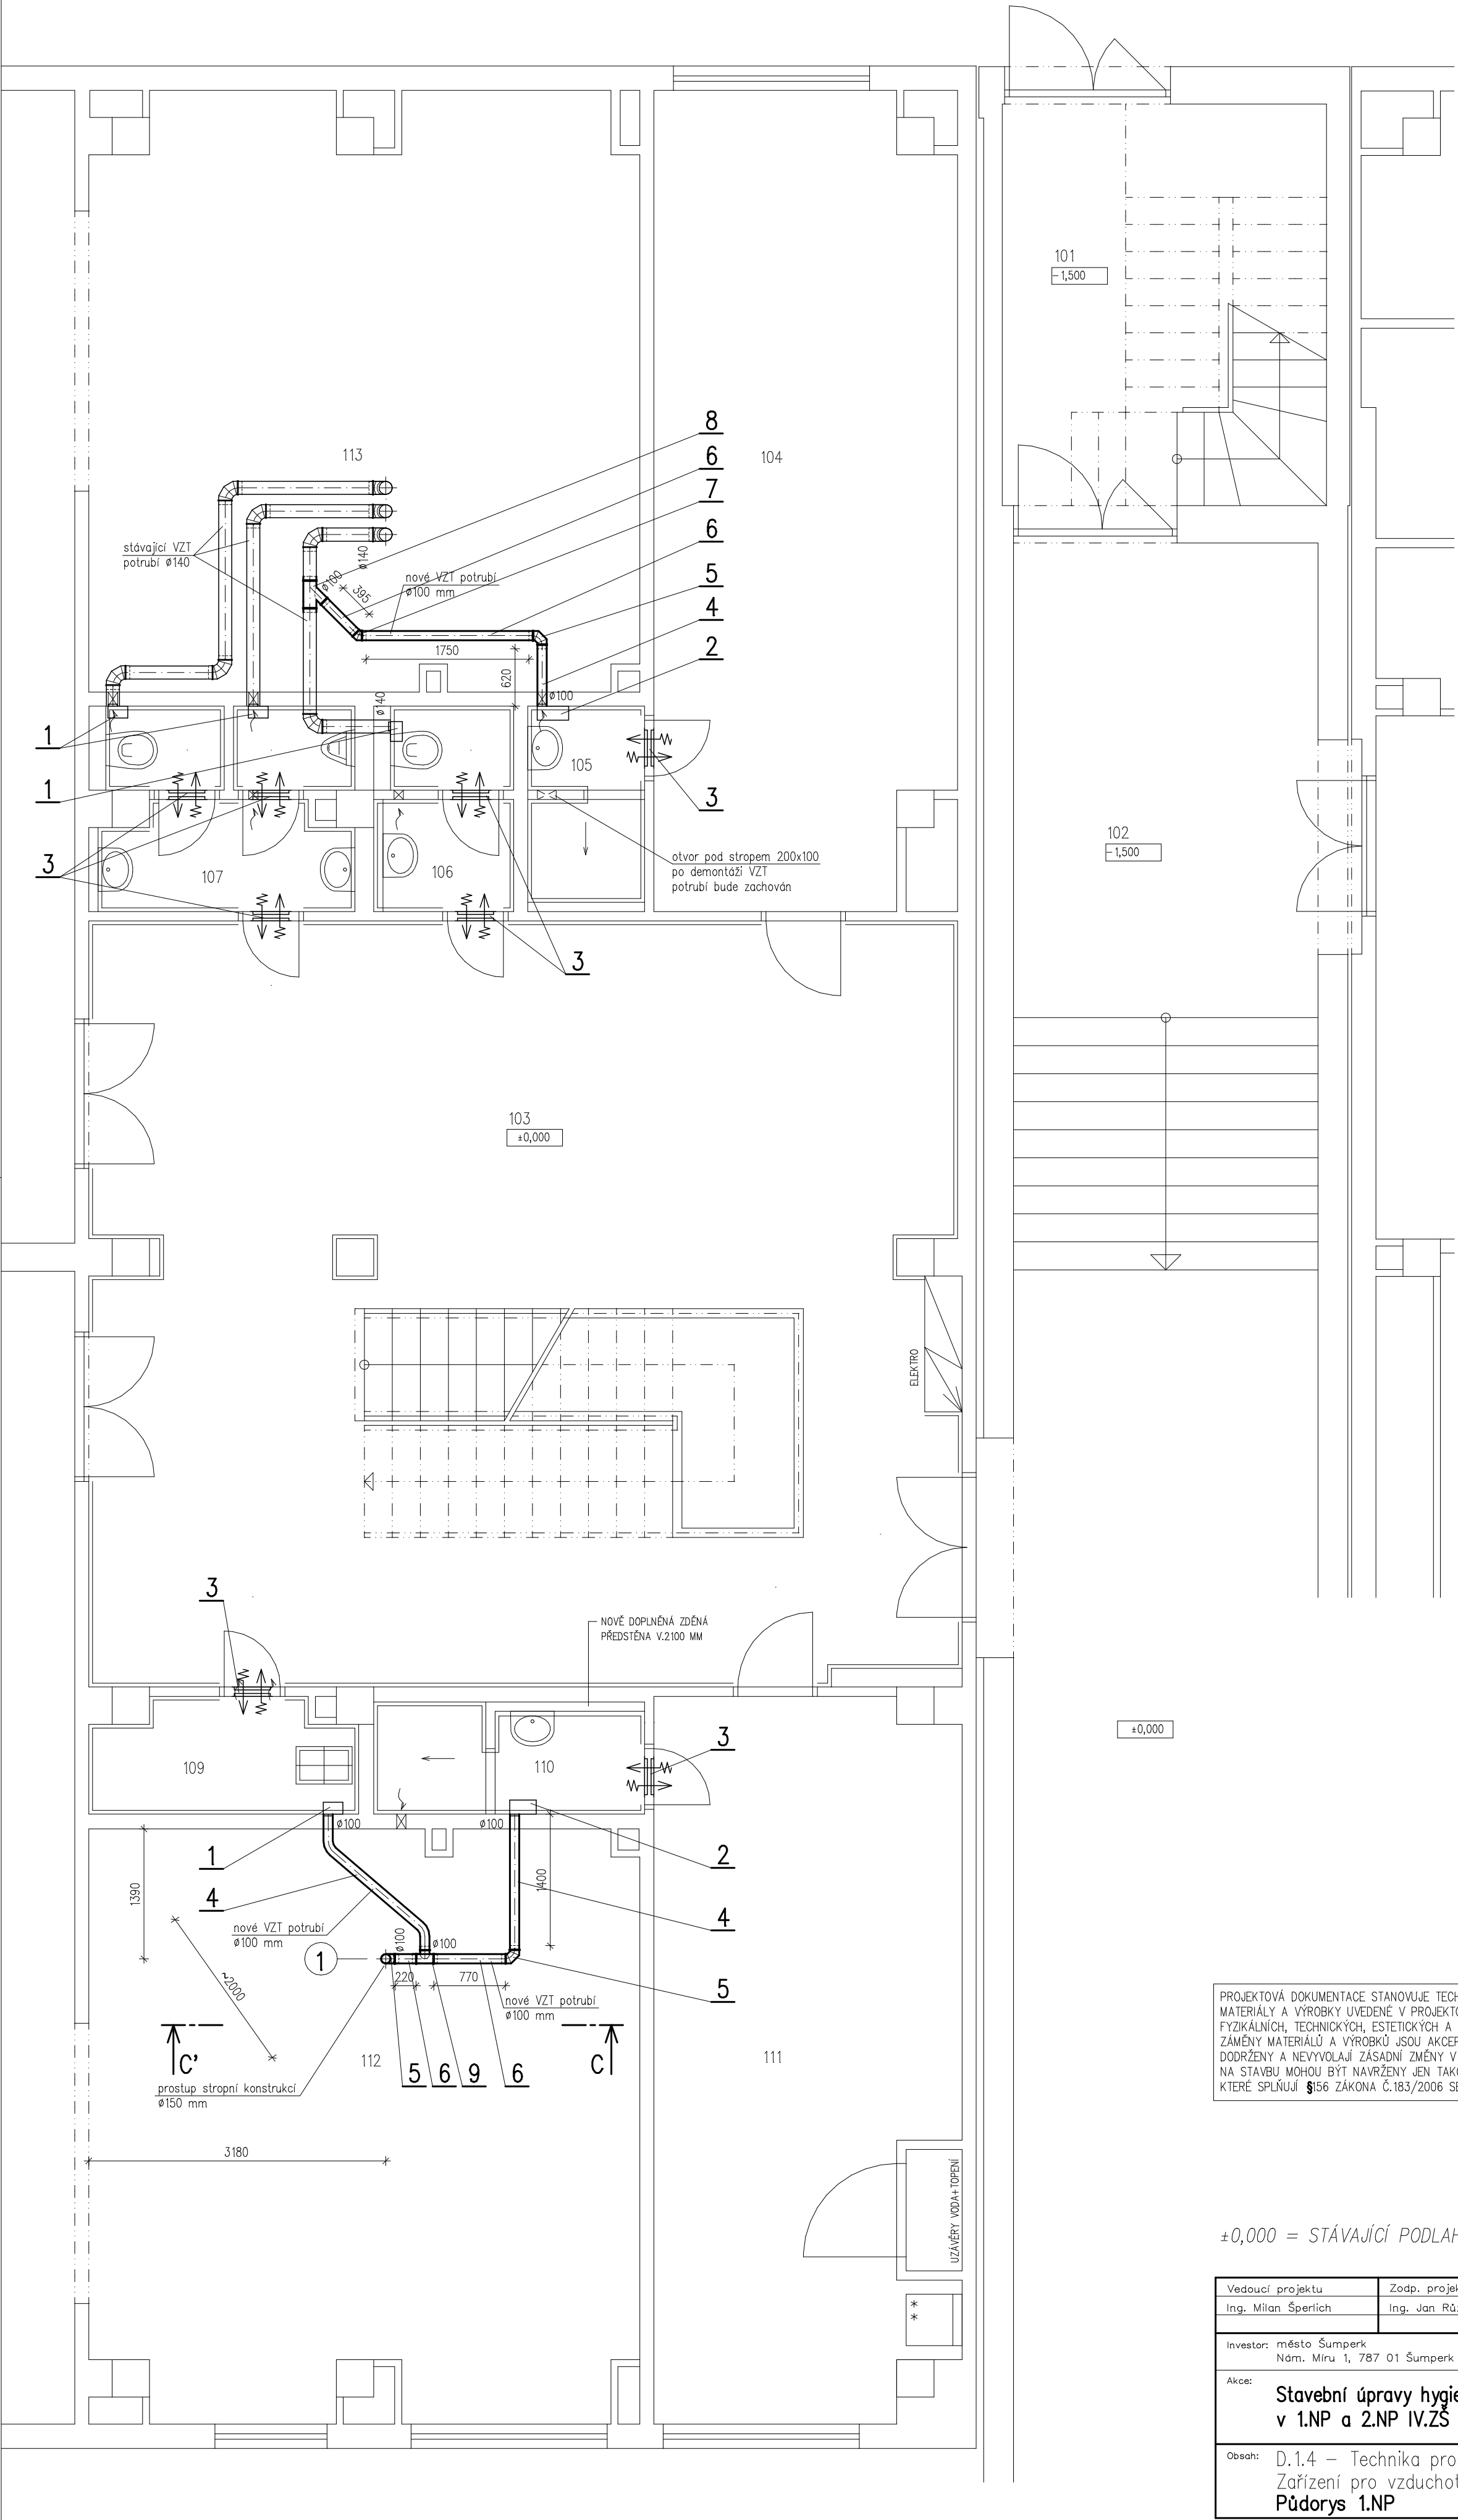

m.č. 107:  
výměna stávajících ventilátorů na stávající potrubí – 2ks


m.č. 106:  
výměna stávajícího ventilátoru na stávající potrubí – 1ks

m.č. 105:  
osazen nový ventilátor napojen pomocí nového potrubí na stávající potrubí – 1ks

m.č.109 a 110:  
v každé místnosti osazen nový ventilátor ventilátory napojené na společné VZT potrubí vyvedeno do 2.NP kde bude nové potrubí napojeno na stávající potrubí

ve dvéřích budou osazeny dveřní mřížky PT – v dolní 1/3 dveřního křídla

PROJEKTOVÁ DOKUMENTACE STANOVUJE TECHNICKÉ A UŽIVATELSKÉ STANDARDY STAVEB. MATERIÁLY A VÝROBKY UVEDENÉ V PROJEKTOVÉ DOKUMENTACI A VÝKAZU VÝMĚR URČUJÍ SPECIFIKACI POŽADOVANÝCH FYZIKÁLNÍCH, TECHNICKÝCH, ESTETICKÝCH A KVALITATIVNÍCH VLASTNOSTÍ, JEŽ MUSÍ SPLŇOVAT PŘÍPADNÉ ALTERNATIVY. ZAMĚNÝ MATERIÁLŮ A VÝROBKŮ JSOU AKCEPTOVATELNÉ ZA PŘEDPOKLADU, ŽE BUDOU TYTO VLASTNOSTI A PARAMETRY DODRŽENY A NEVYVOLAJÍ ZÁSADNÍ ZMĚNY V PROJEKTOVÉM ŘEŠENÍ PŘÍPADNĚ FUNKČNOSTI ZAŘÍZENÍ. NA STAVBU MOHOU BÝT NAVRŽENY JEN TAKOVÉ VÝROBKY A KONSTRUKCE KTERÉ SPLŇUJÍ §156 ZÁKONA Č.183/2006 SB. V PLATNÉM ZNĚNÍ

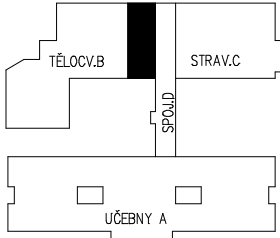

±0,000 = STÁVAJÍCÍ PODLAHA I.NP

Vedoucí projektu Ing. Milan Šperlich	Zodp. projektant Ing. Jan Růžicka	Vypracoval Ing. Jan Růžicka	Ing. Jan Růžicka Nový Malín 665 788 03 Nový Malín tel.: +420 775 934 700 e-mail: ruzicka@tzb-nem.cz	
Investor: město Šumperk Nám. Míru 1, 787 01 Šumperk			Datum 02/2019	
Akce: <b>Stavební úpravy hygienických zařízení a šaten v 1.NP a 2.NP IV.ZŠ Šumperk</b>			Stupeň DPS	
			Formát 4xA4	
			Č.zakázky 2019- 004	
Obsah: D.1.4 – Technika prostředí staveb Zařízení pro vzduchotechniku Půdorys 1.NP			Měřítko: 1: 50	Č.výkresu: V102