


1

LEGENDA:

- Optická trasa 3x HDPE trubka 40mm
- Chránička - vrapovaná trubka HGR 110
- Chránička PE 110
- Podvrst Chránička PE 125

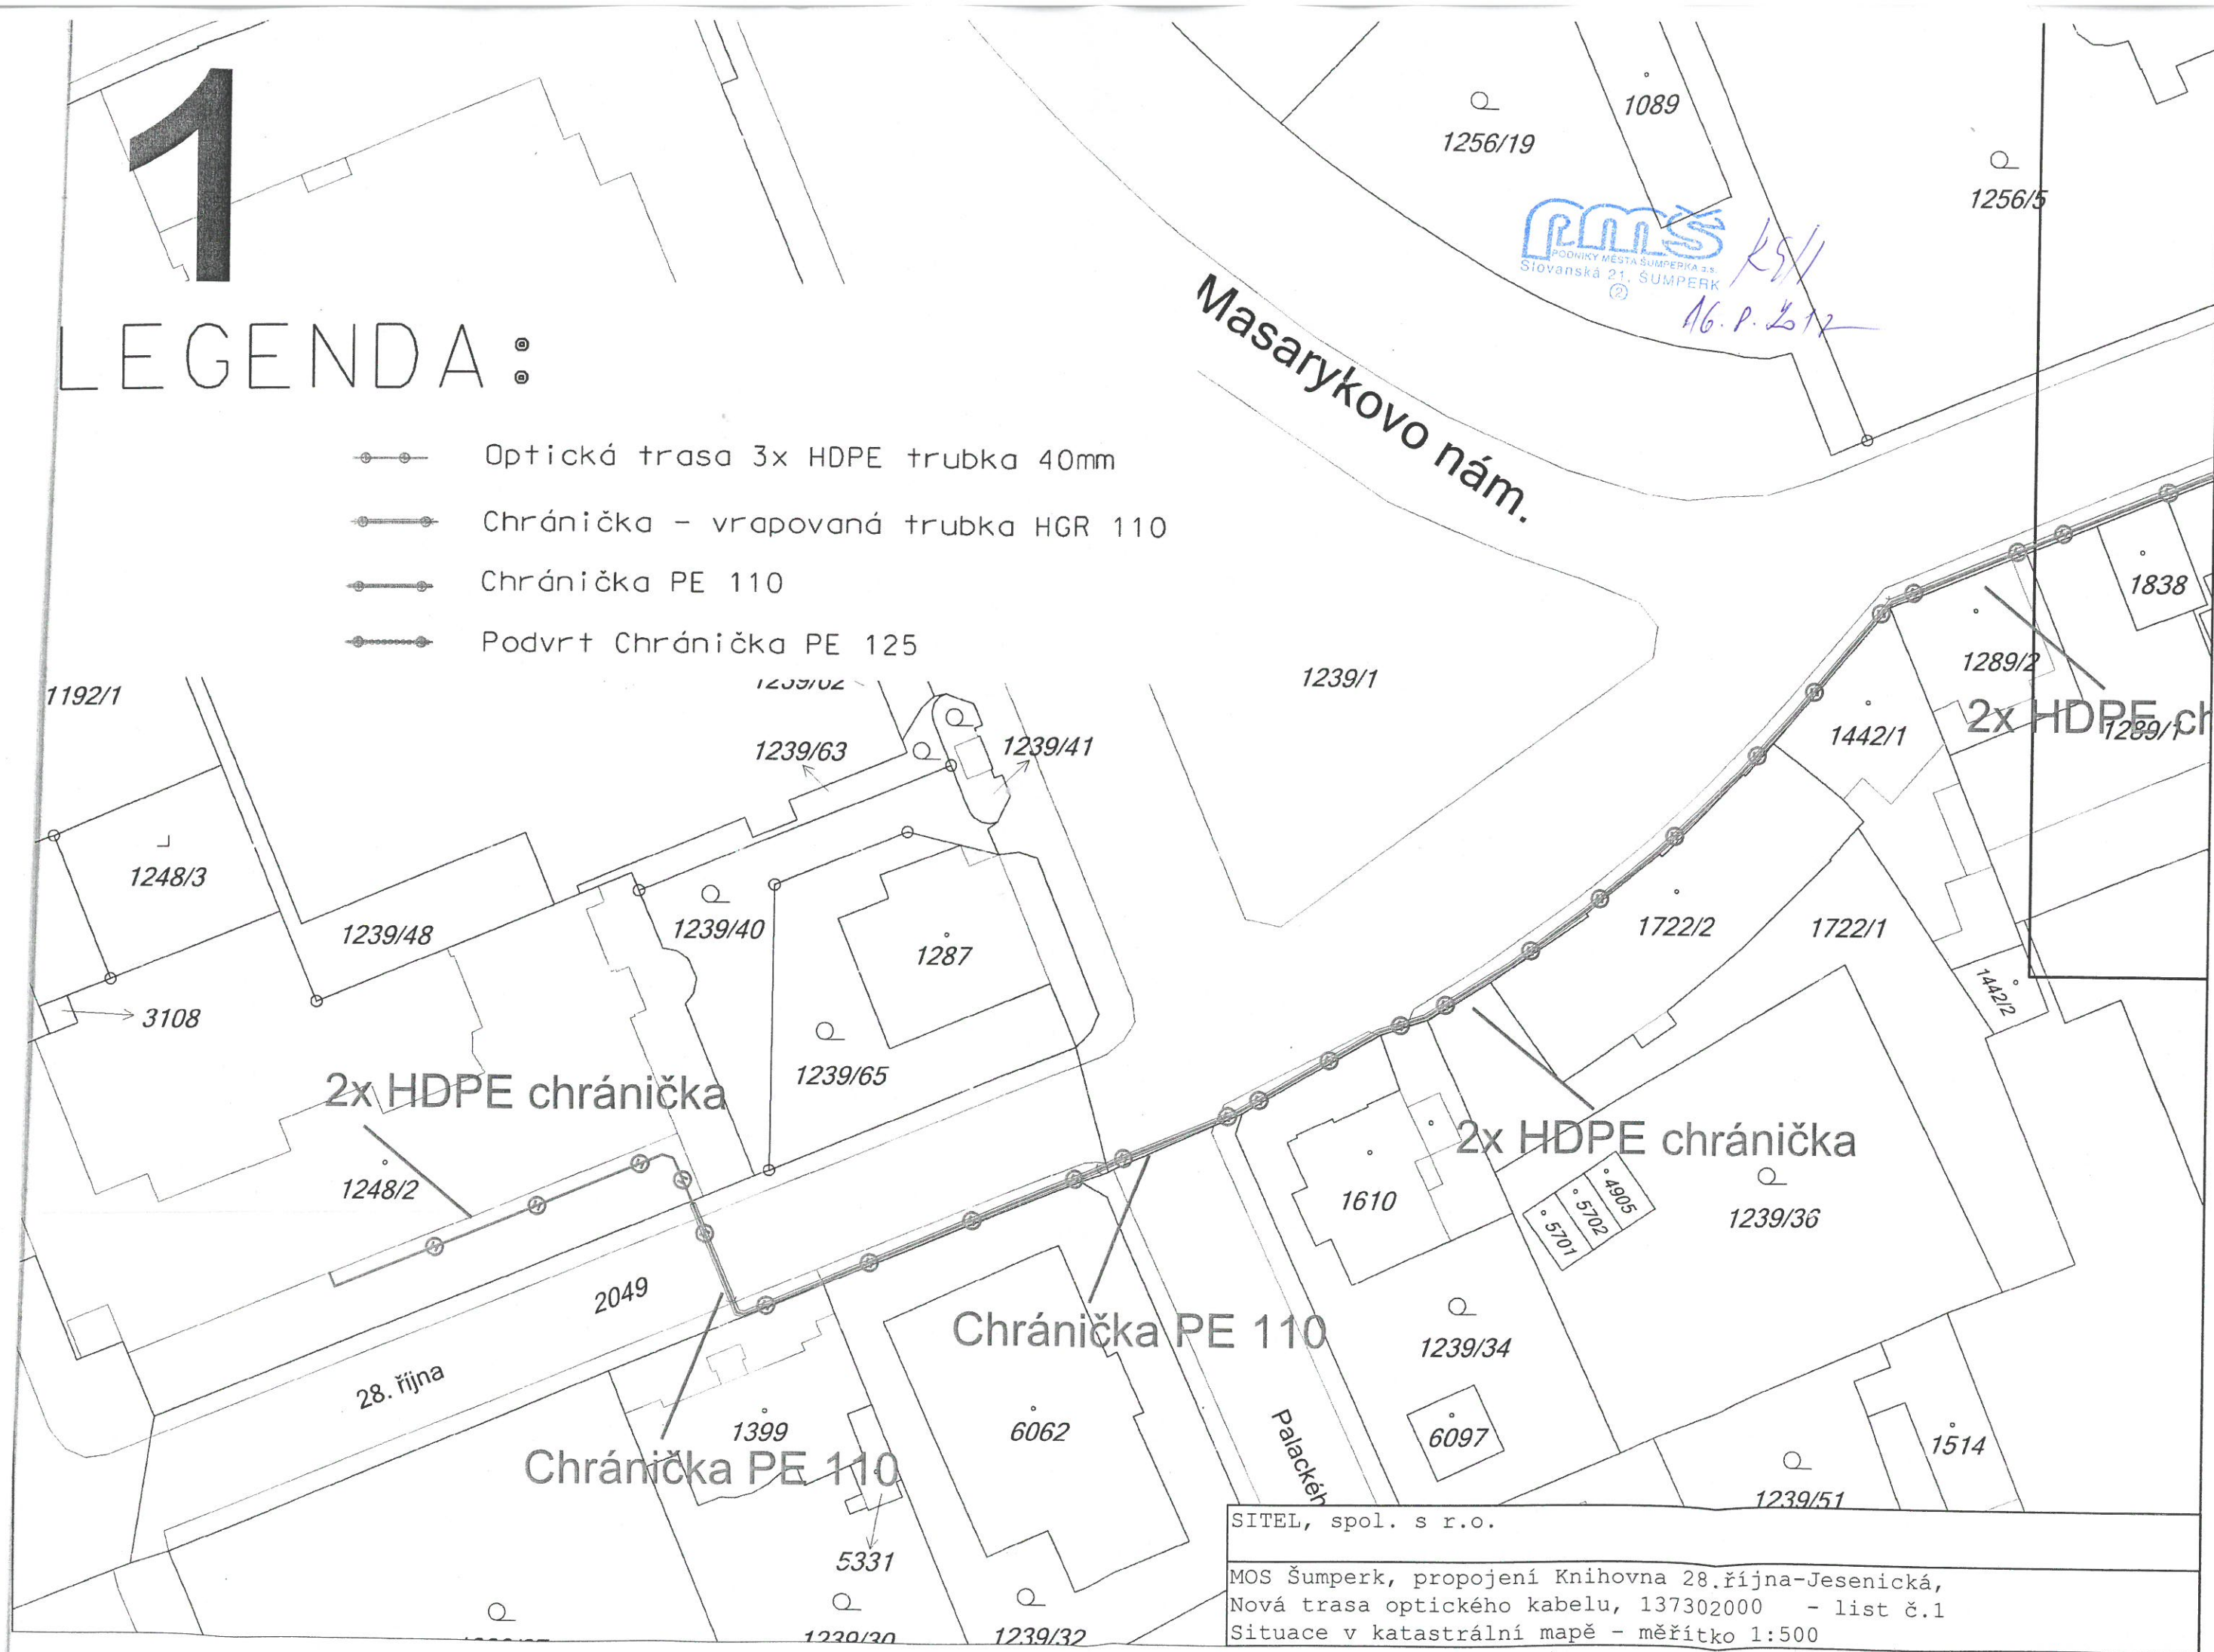


SITEL, spol. s r.o.

MOS Šumperk, propojení Knihovna 28.října-Jesenická,
 Nová trasa optického kabelu, 137302000 - list č.1
 Situace v katastrální mapě - měřítko 1:500

2

LEGENDA:

- Optická trasa 3x HDPE trubka 40mm
- Chráníčka - vrapovaná trubka HGR 110
- Chráníčka PE 110
- Podvrt Chráníčka PE 125

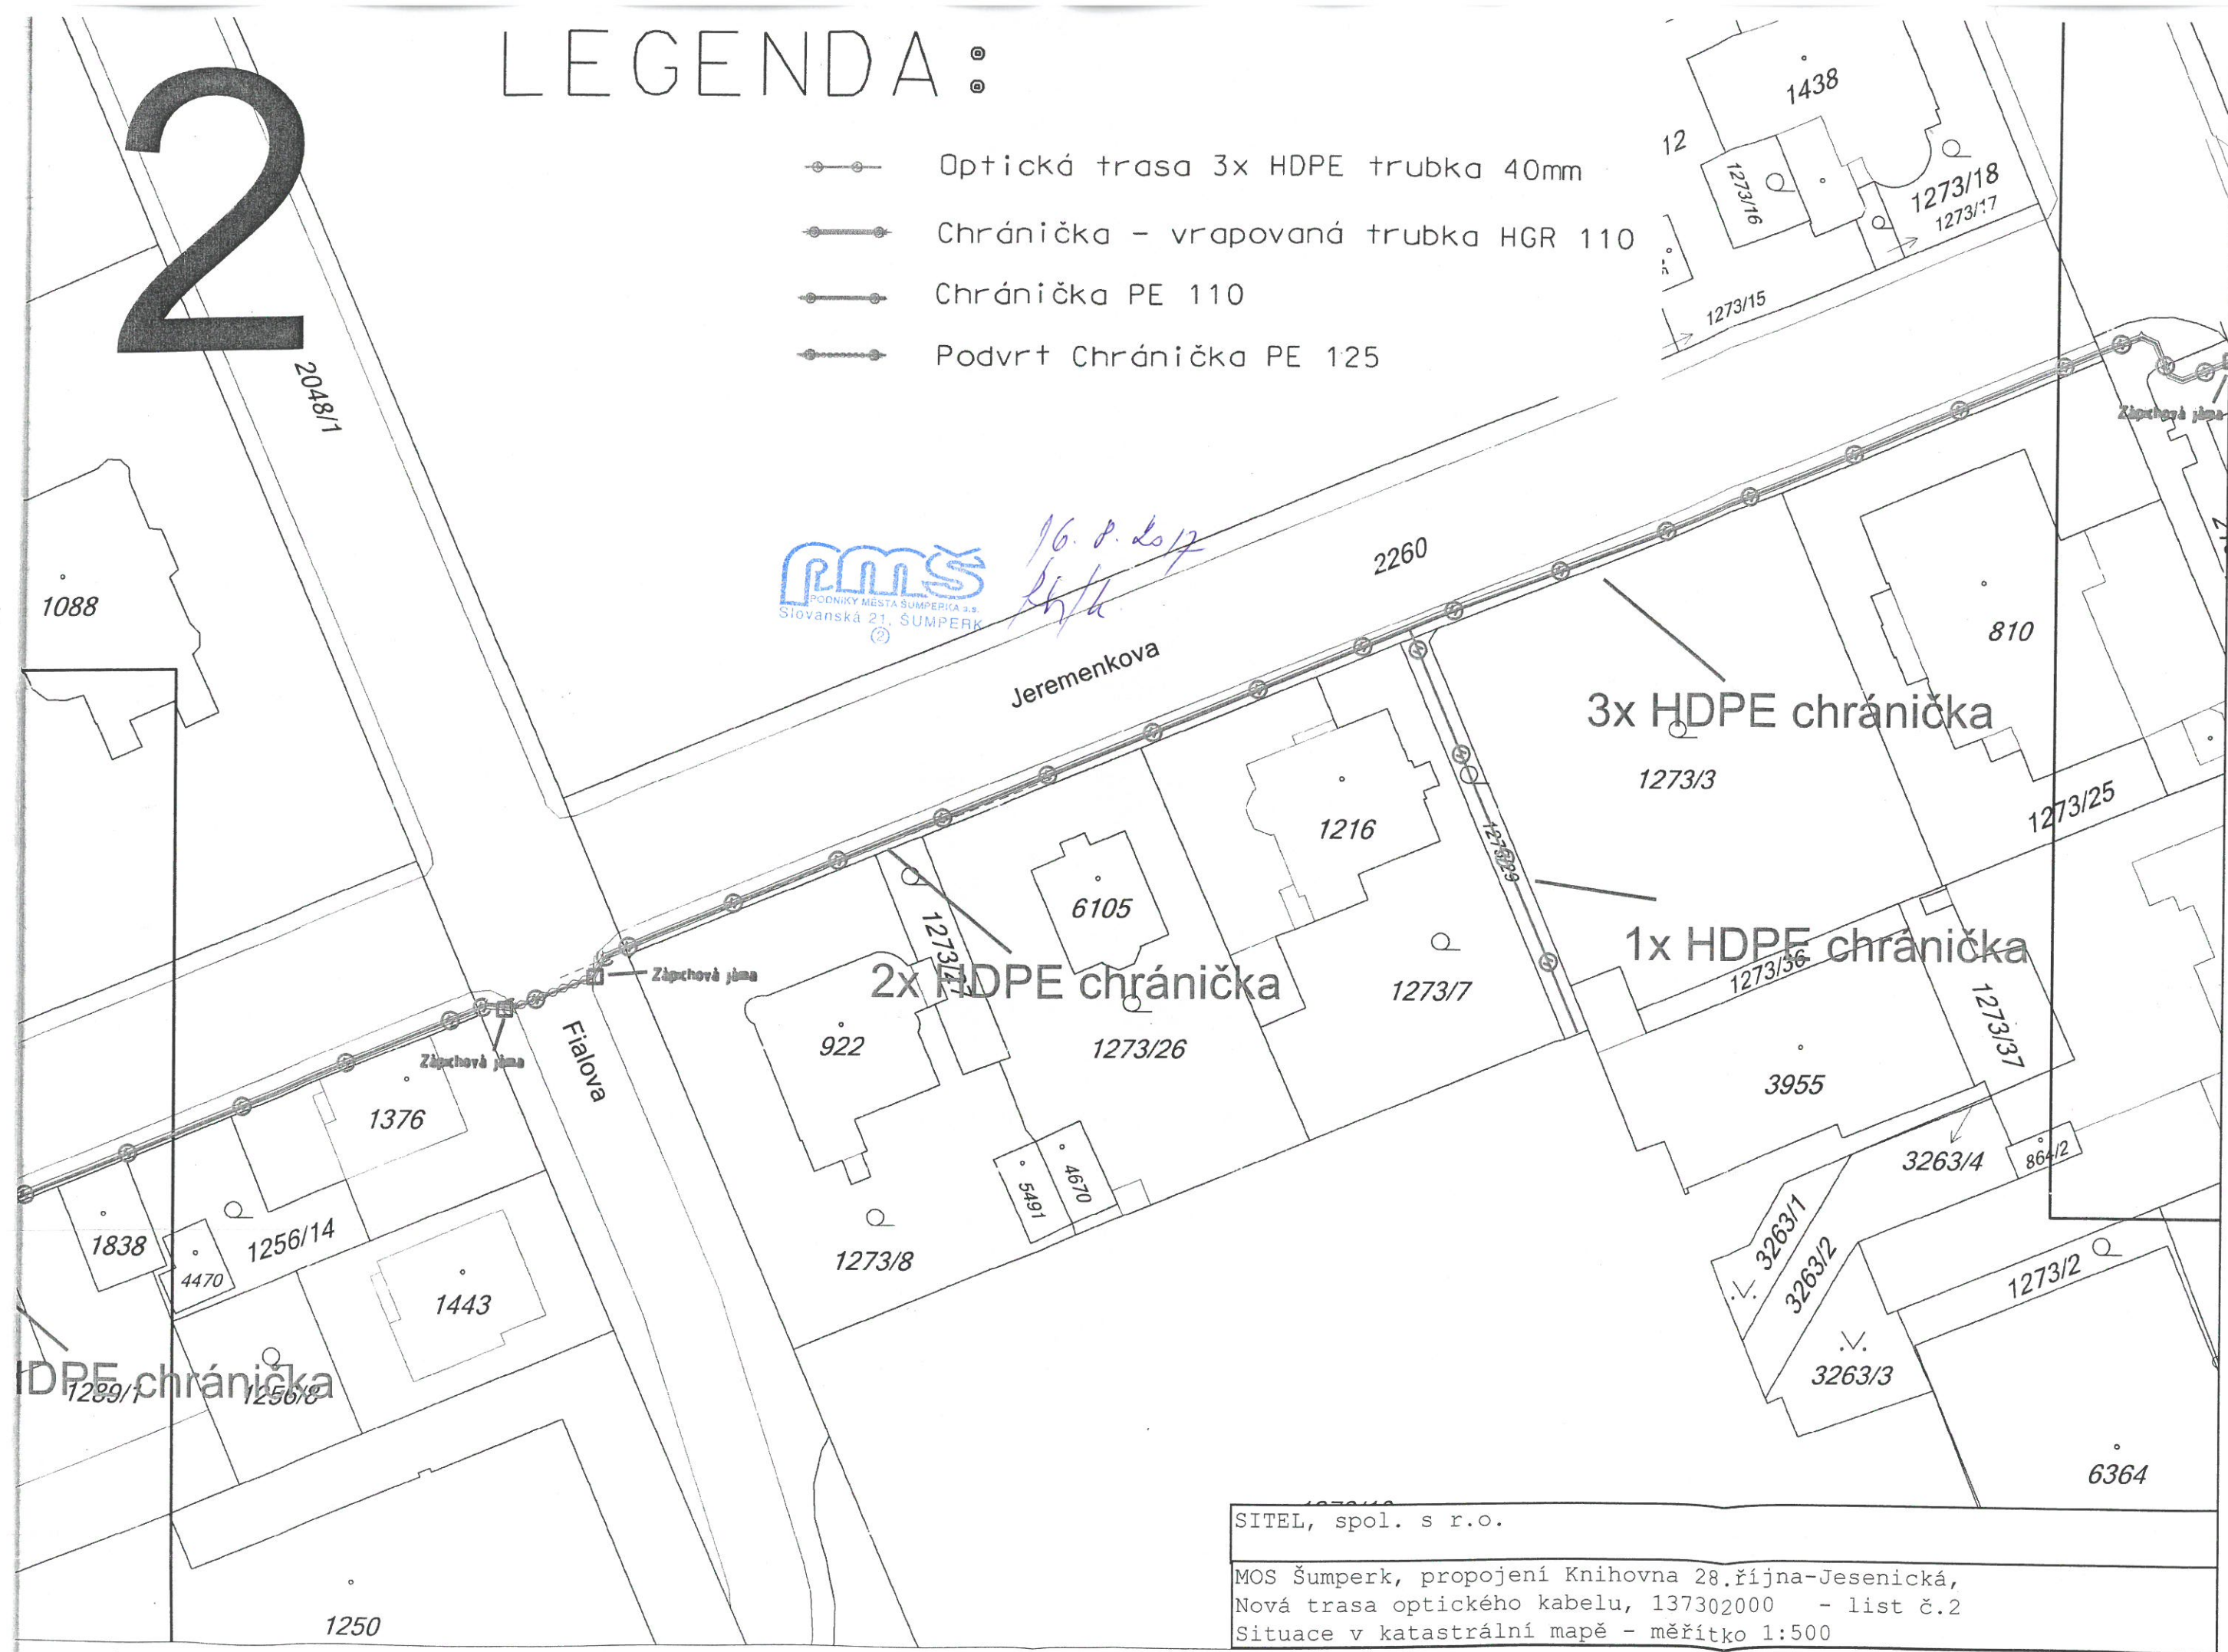

SITEL, spol. s r.o.
MOS Šumperk, propojení Knihovna 28.října-Jesenická,
Nová trasa optického kabelu, 137302000 - list č.2
Situace v katastrální mapě - měřítko 1:500

3

721

PMŠ
PODNIK MĚSTA ŠUMPERKA a.s.
Slovácká 21, ŠUMPERK

16.8.2012

1278/3

855/5

855/3

855/1

356

855/4

Jeremenkova

2259

858/1

1320/10

858/2

1320/27

3048

3044/1

904/2

904/1

3239

Rooseveltova

3x HDPE chránička

3x HDPE chránička

3x HDPE chránička

Zápníková jma 738

Zápníková jma

6033

1296/8

1296/3

3208/2

3208/3

3208/4

1333/4

3208/5

3208/6

4933

5044

5884

1296/7

1296/14

1296/15

1296/16

129

1278/5

1042

1278/2

3208/1

755/3

1320/6

1320/21

798/3

796/2

796/3

796/1

2110/6

2110/8

1015

1016

756/1

LEGENDA:

- Optická trasa 3x HDPE trubka 40mm
- Chránička - vrapovaná trubka HGR 110
- Chránička PE 110
- Podvrť Chránička PE 125

SITEL, spol. s r.o.

MOS Šumperk, propojení Knihovna 28.října-Jesenická,
Nová trasa optického kabelu, 137302000 - list č.3
Situace v katastrální mapě - měřítko 1:500