


PŮDORYS 1. PP MĚŘÍTKO 1:100

26083

12312

13962

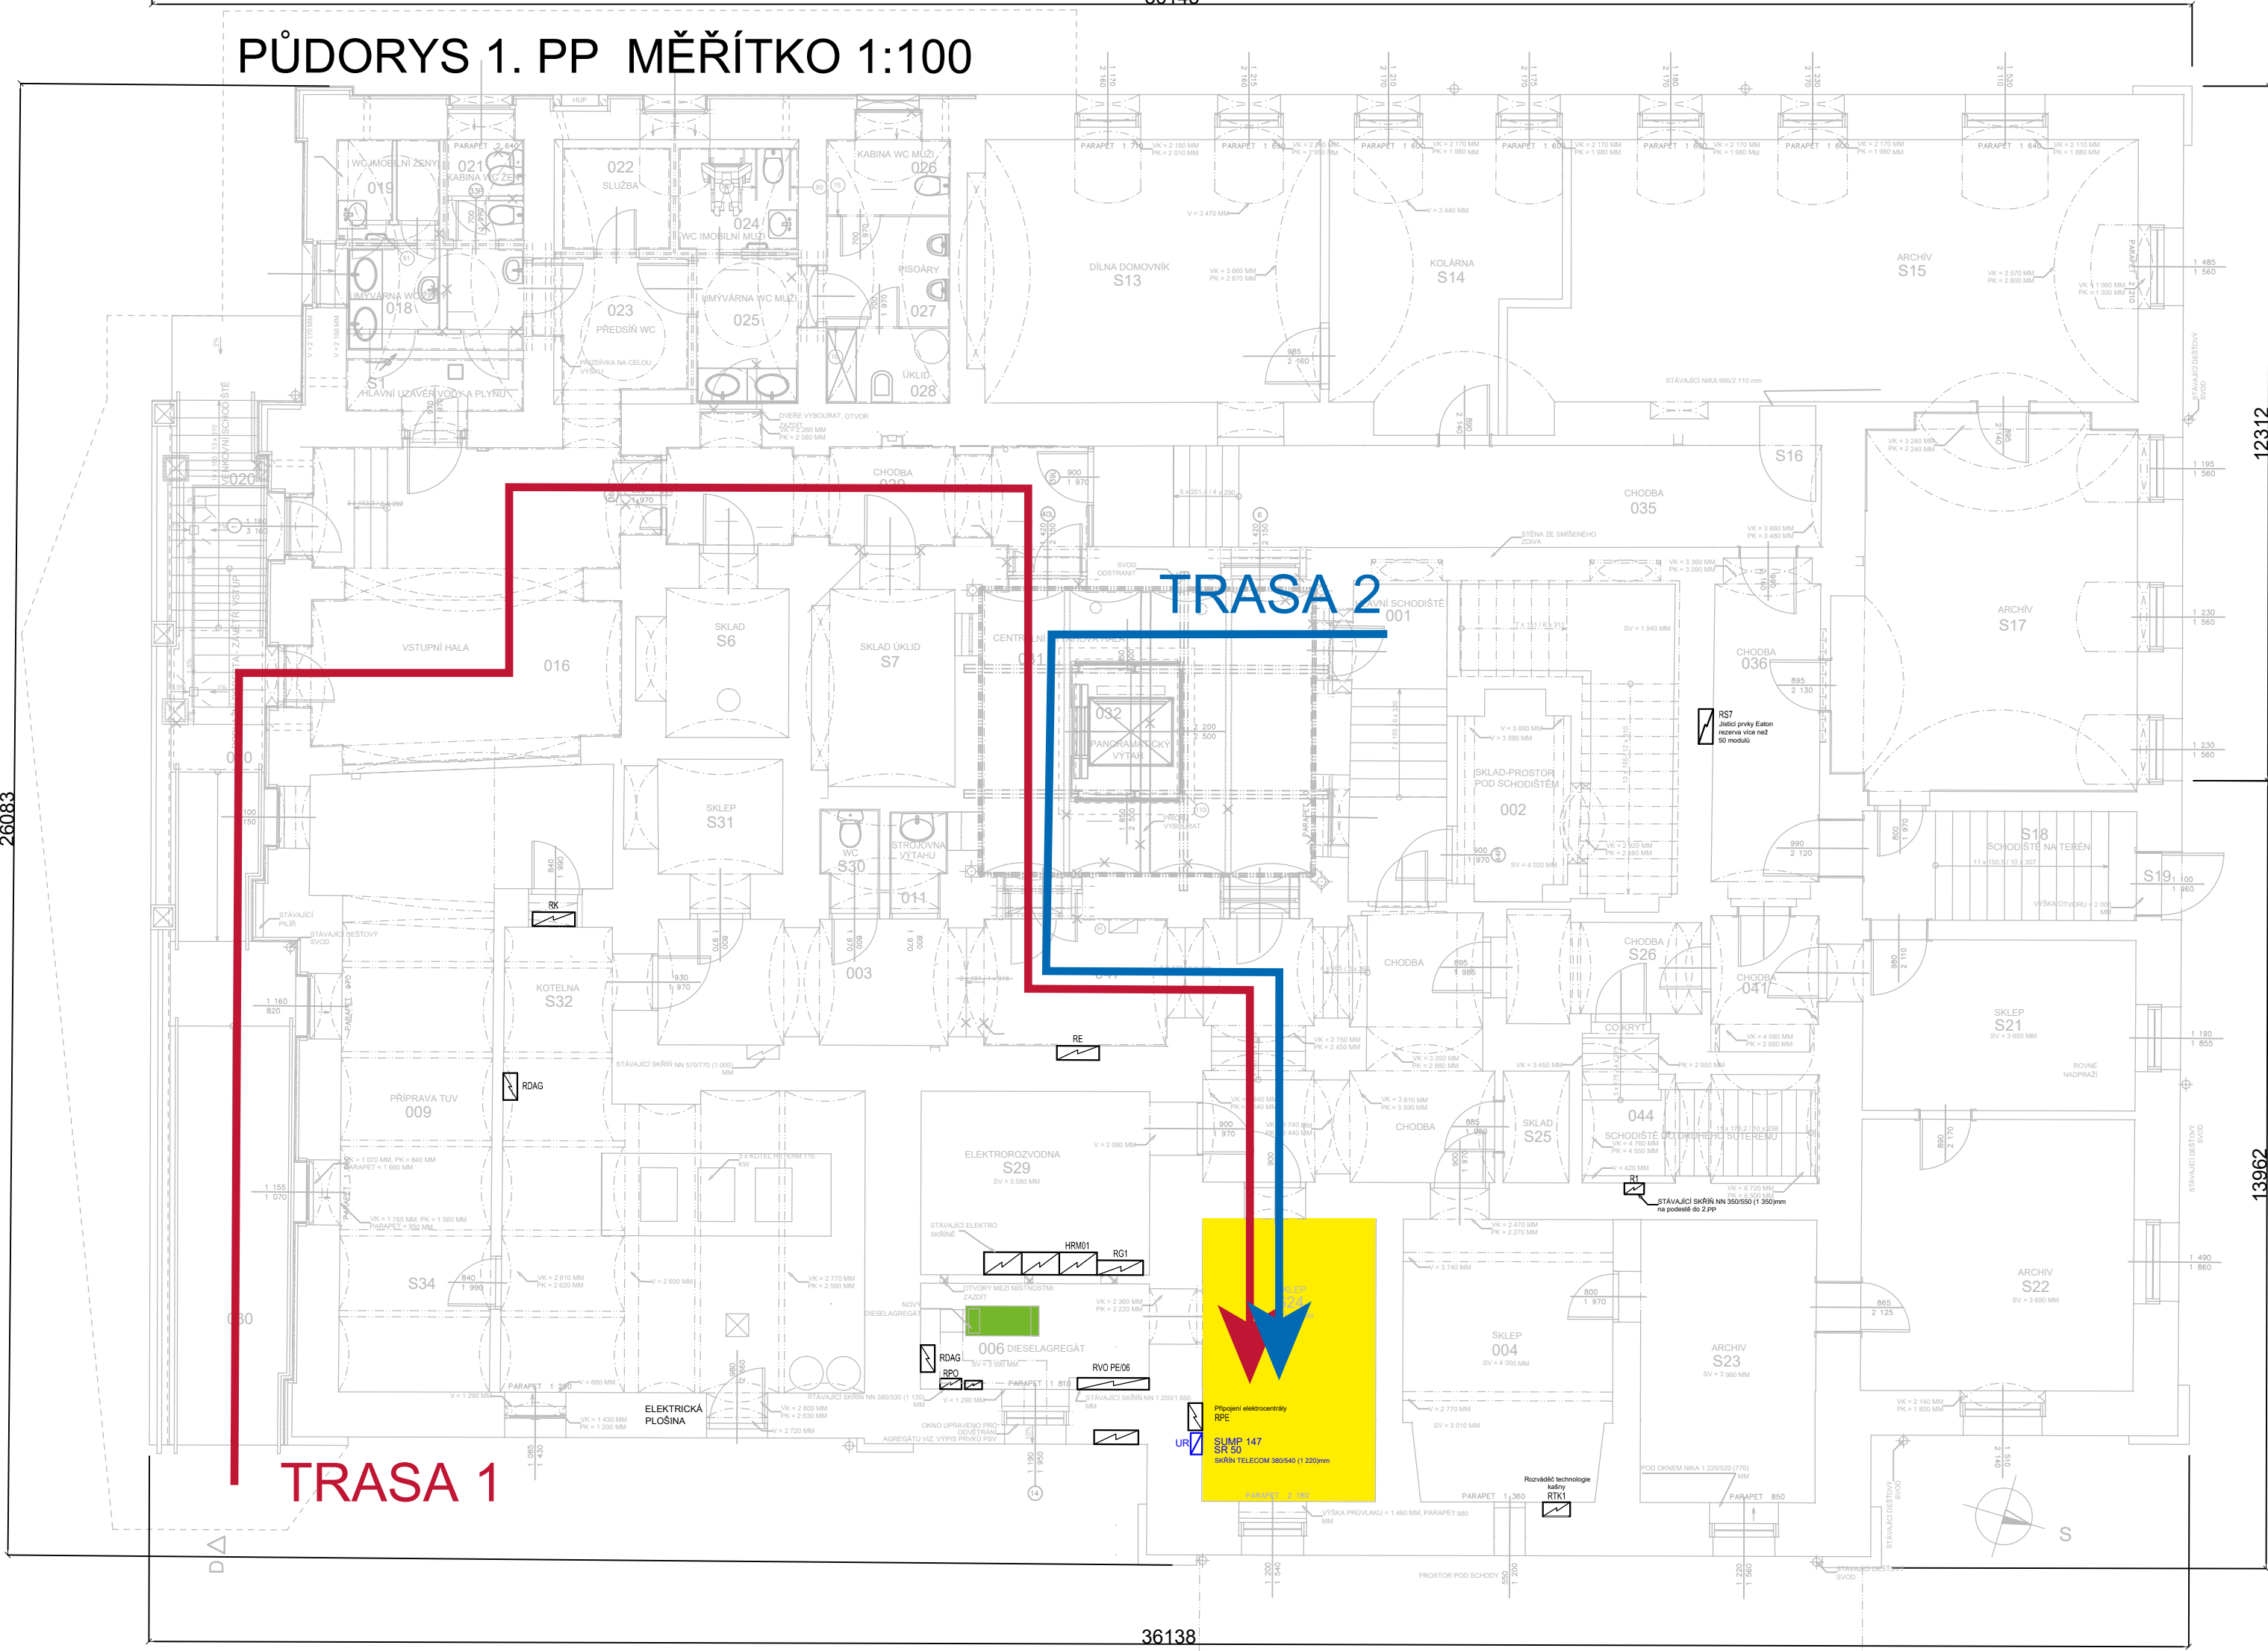

TRASA 2

TRASA 1

Připojení elektrocentrály
 RPE
 SLMP 147
 SR 50
 skříň TELECOM 880940 (1 220mm)