




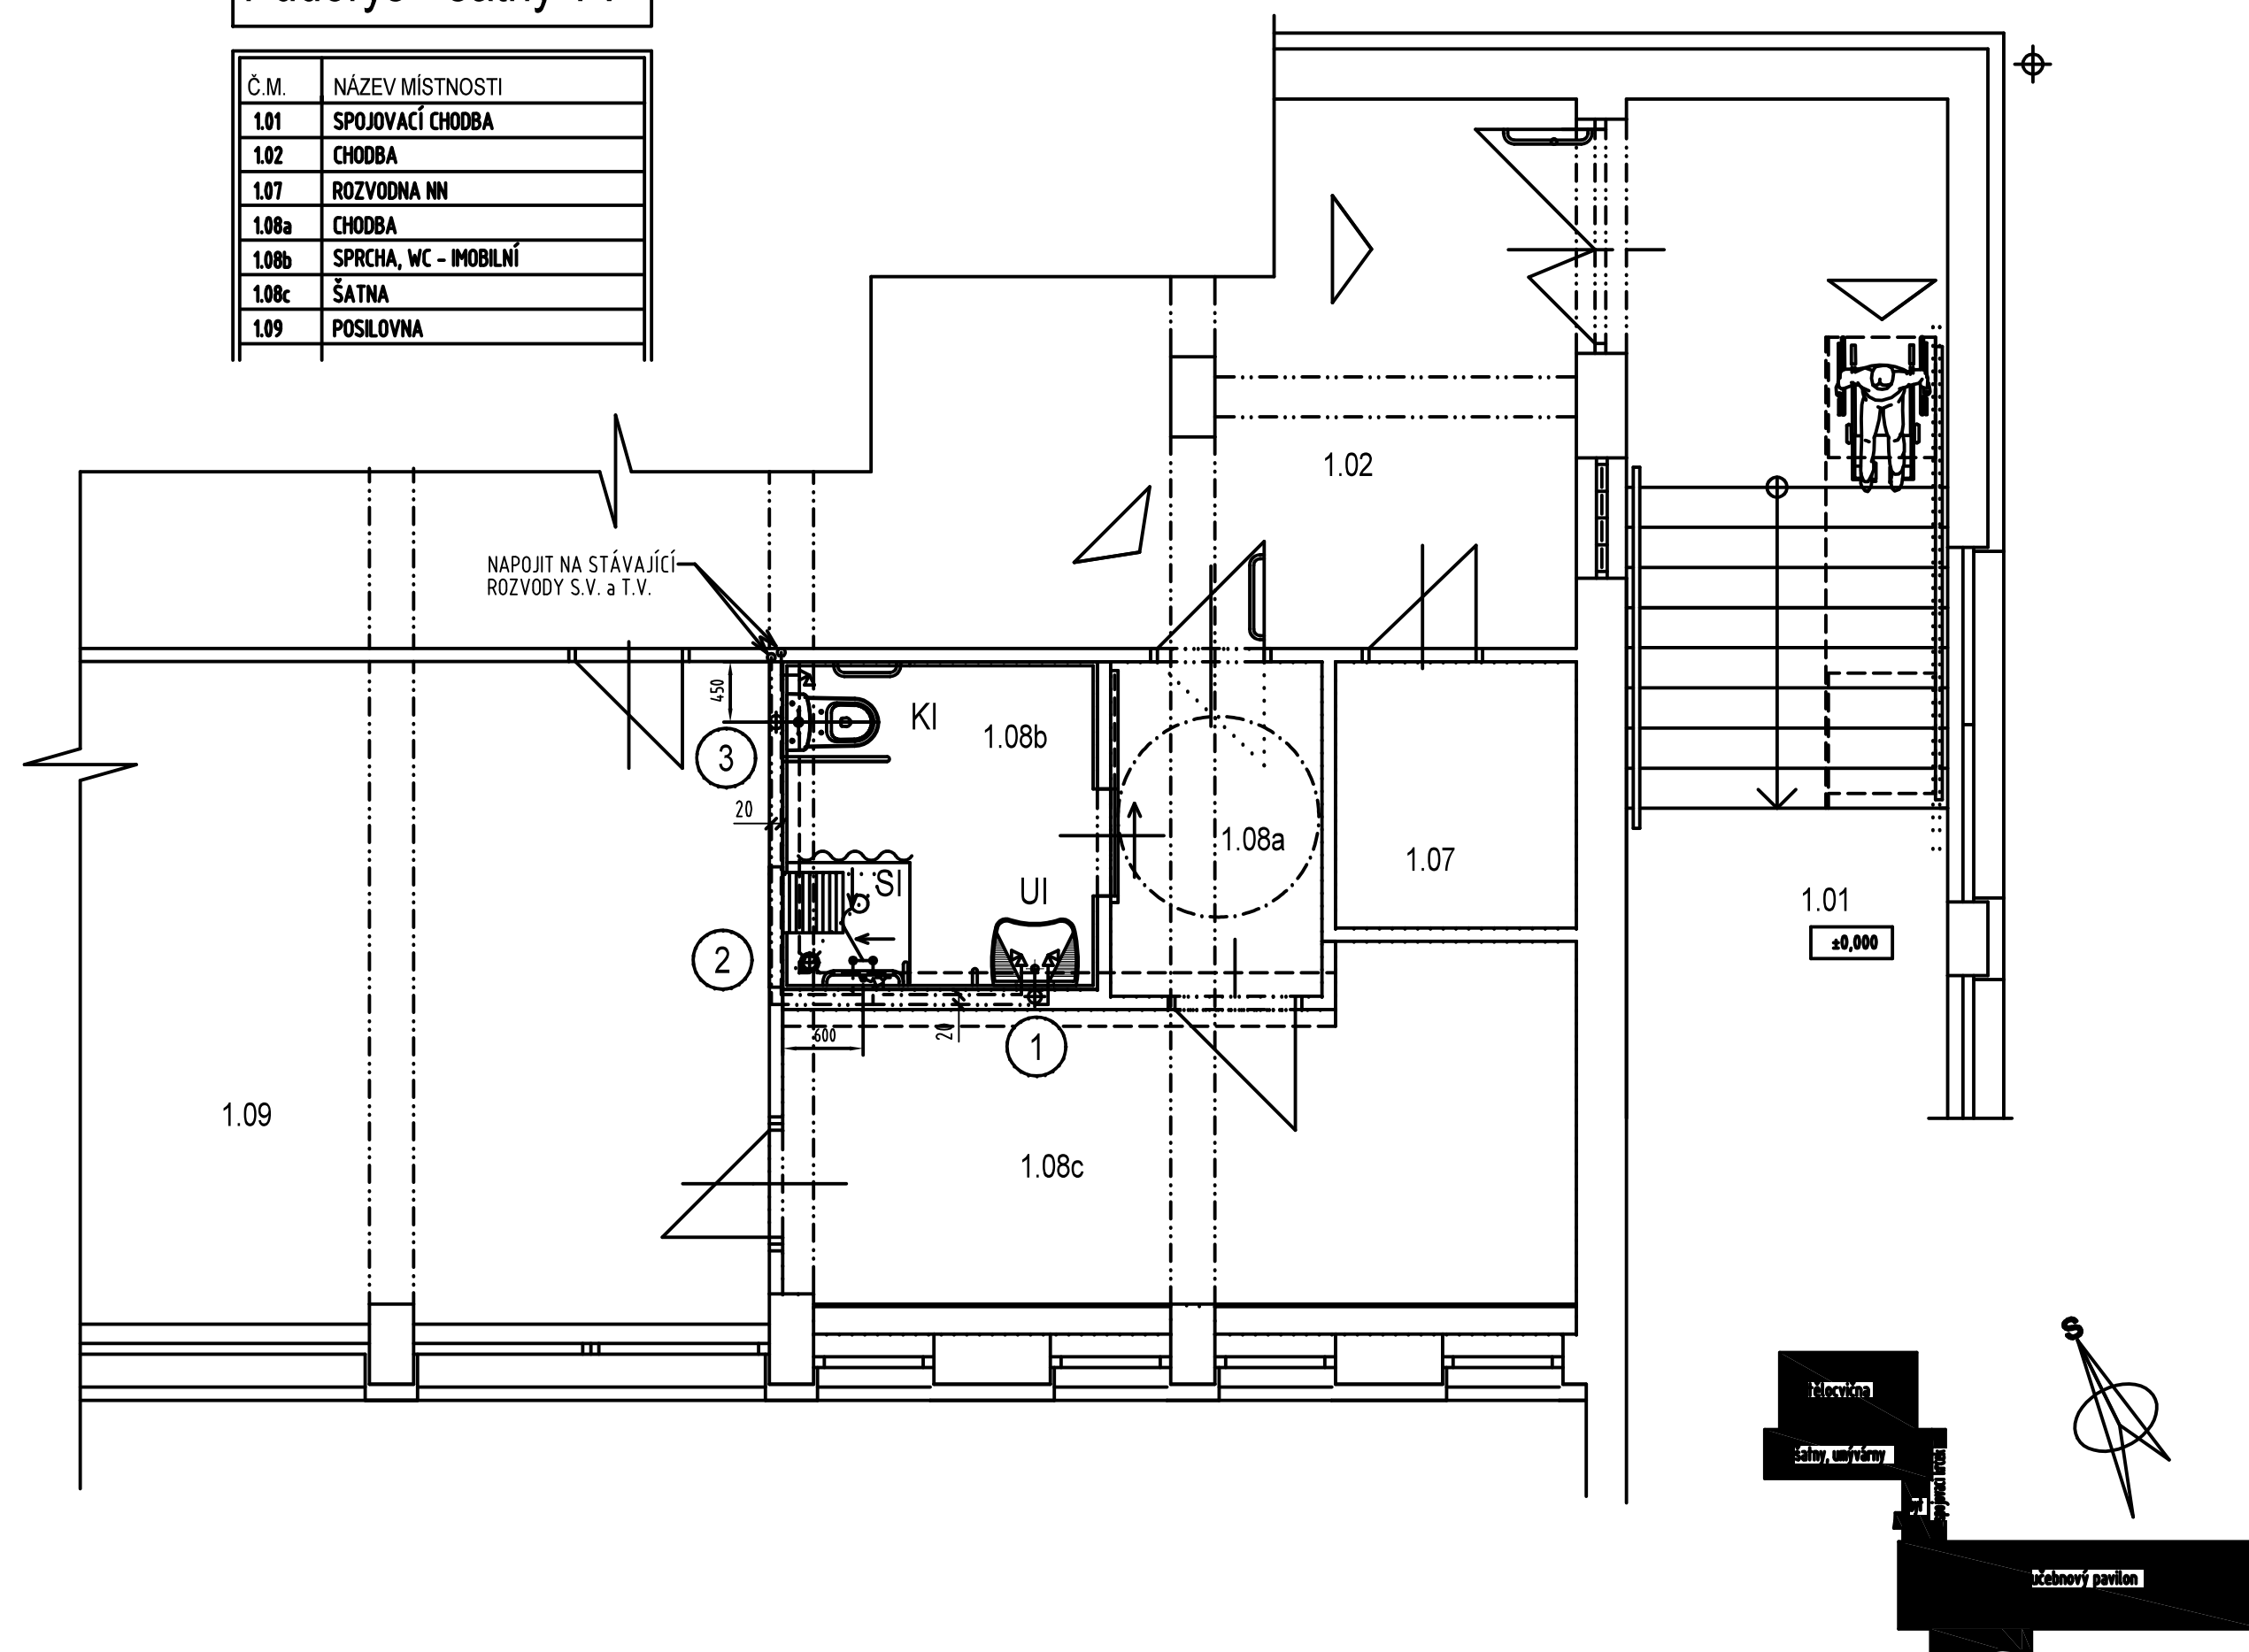


[illegible]

Č.M.	NÁZEV MÍSTNOSTI
1.01	SPOJOVACÍ CHODBA
1.02	CHODBA
1.07	ROZVODNA NN
1.08a	CHODBA
1.08b	SPRCHA, WC – IMOBILNÍ
1.08c	ŠATNA
1.09	POSILOVNA



LEGENDA:

- | | |
|--|--|
| KI | KOMBIKLOZET ZVÝŠENÝ (48 cm) PRO IMOBILNÍ VČETNĚ SEDÁTKA |
| UI | ZDRAVOTNÍ UMÝVADLO (ŠÍŘKA 640 mm) S PROSTOROVĚ ÚSPORNÝM SIFONEM
A SE STOJÁNKOVOU UMÝVADLOVOU PÁKOVOU BATERÍÍ |
| SI | SPRCHA PRO IMOBILNÍ – PODLAHOVÁ VPUST + SPRCHOVÁ TERMOSTATICKÁ BATERIE
+ SPRCHOVÁ SOUPRAVA (držák, hadice, sprchová růžice) |
| RV | ROHOVÝ VENTIL 1/2" x 3/8" |
| KK | KULOVÝ KOHOUT ZÁVITOVÝ |
|  NAVRŽENÝ ROZVOD S.V. | |
|  NAVRŽENÝ ROZVOD T.V. | |
|  NAVRŽENÁ KANALIZACE - PVC | |
|  NAVRŽENÉ PŘIPOJOVACÍ POTRUBÍ - PVC | |

Zodp. projektant	Vypracoval	Kreslil	
Vladimír Schertler	Vladimír Schertler	Vladimír Schertler	
<i>Schertl</i>	<i>Schertl</i>	<i>Schertl</i>	
Kraj Olomoucký	Městský úřad Šumperk		
Investor: Město Šumperk, nám. Míru č.1, 787 93 Šumperk			
Stavba:	DO ODBORNÝCH ÚČEBEN BEZ BARIÉR		Formát A4
	5.ŽŠ ŠUMPERK		Měřítko 1:50
Specializace:			Datum 04./2020
	D.14.e Zařízení zdravotně technických instalací		Účet DPS
Název výkresu			Číslo zakázky 20/15b
	Tělocvična, šatny - PŮDORYS 1.NP, SCHÉMA		Číslo výkresu Číslo paré
			ZT-1