



Šumperská provozní vodohospodářská společnost, a.s.

Jílová 2769/6, 787 01 Šumperk

IČ: 47674911, DIČ: CZ47674911

zapsaná v obchodním rejstříku u Krajského soudu v Ostravě v odd. B, vložka 699

Tel: 583 317 111
Fax: 583 214 845
e-mail: spvs@spvs.cz
<http://www.spvs.cz/>
Bankovní spojení:
Komerční banka, a.s.
č.ú. 2603841/0100

ASA expert a.s.
Lešetínská 24/626
719 00 Ostrava

Váš dopis značky/ze dne
2568/2020

Naše značka
125/10/2020

e-mail
plhal@spvs.cz

Vyřizuje / telefon
David Plhal/583317219

Šumperk
10.11.2020

Věc:

 
"ŠUMPERK - Stavební úpravy MŠ Temenická 2309/61a - rekonstrukce sociálního zařízení - SR"

Souhlasíme se stavbou „*Stavební úpravy MŠ Temenická 2309/61a - rekonstrukce sociálního zařízení*“ na parcelním čísle st. 80 v katastrálním území Dolní Temenice dle předložené situace. Při výstavbě **NEDOJDE** ke styku se zařízením v naší správě a před zahájením stavebních prací **NENÍ** nutné požádat o jeho místní vytyčení.

Upozorňujeme, že v lokalitě se mohou nacházet vodovodní a kanalizační přípojky. Doporučujeme kontaktovat vlastníky dotčených nemovitostí.


Platnost vyjádření je 1 rok od data vydání. Při změně v projektové dokumentaci je nutné si vyžádat nové vyjádření.

Za ŠPVS, a.s. Šumperk
Ing. David Plhal
technik vyjádřování


Šumperská provozní
vodohospodářská
společnost, a.s.
Šumperk, Jílová 6, PSČ 787 01
-7-

Přílohy:

1. Situace se zákresem IS

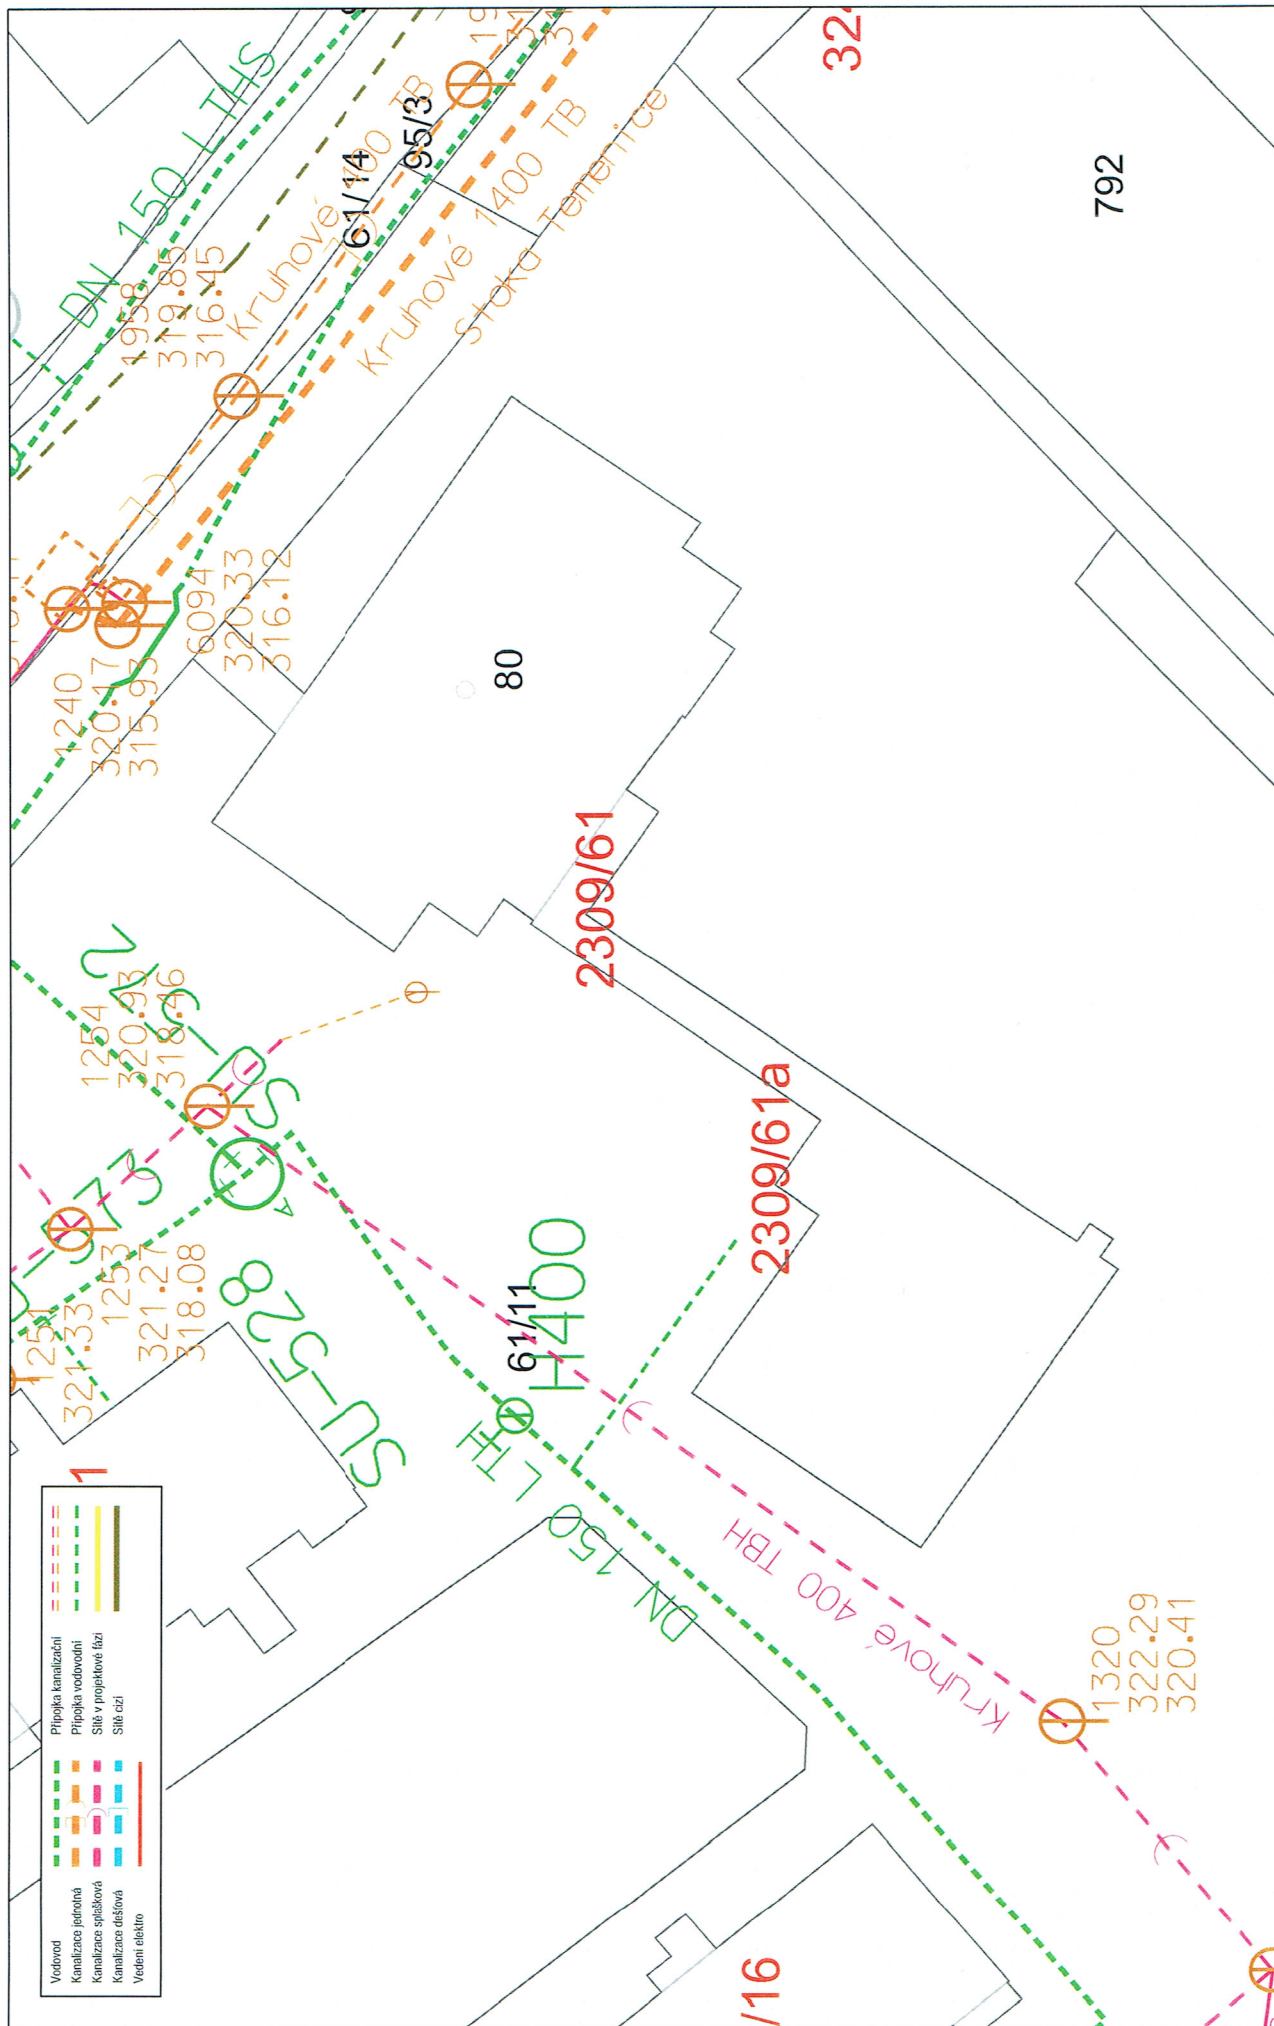

Datum: 10.11.2020

Vytiskl: Plhal David

Měřítko: 1 : 400

Uj. 125/10/2020

Stavba: výhledová
vlastník: společnost, a.s.
společnost, a.s.
Šumperk, Jilova 6, PSČ 787 01
-7-