


PŮDORYS 2.NP

LEGENDA MÍSTNOSTÍ			
Č. M.	NÁZEV MÍSTNOSTI	PLOCHA	POZN.
201	CHODBA	24,85m2	
202	STROJOVNA VÝTAHU	1,16m2	
203	NÁKLADNÍ VÝTAH	0,97m2	
204	SKLAD	2,81m2	
ODDĚLENÍ Č..2			
205	SCHODIŠTĚVÝ PROSTOR	24,66m2	
206	ÚKLID. KOMORA	1,19m2	
207	WC - UČITELKY	1,01m2	
208	UMÝVADLO - UČITELKY	1,81m2	
209	ŠATNA - UČITELKY	3,40m2	
210	ŠATNA	18,19m2	
211	UMÝVÁRNA, KLOZETY	20,85m2	
212	HERNA, LEHÁRNA	71,80m2	
213	SKLAD LEHÁTEK	3,91m2	
214	PRACOVNA	54,67m2	
215	SKLAD HRAČEK	3,38m2	
216	PRÍPRAVNA JIDLA	7,65m2	
ODDĚLENÍ Č..2			
217	SCHODIŠTĚVÝ PROSTOR	24,61m2	
218	ÚKLID. KOMORA	1,19m2	
219	WC - UČITELKY	1,01m2	
220	UMÝVADLO - UČITELKY	1,81m2	
221	ŠATNA - UČITELKY	3,40m2	
222	ŠATNA	18,97m2	
223	UMÝVÁRNA, KLOZETY	19,98m2	
224	HERNA, LEHÁRNA	71,80m2	
225	SKLAD LEHÁTEK	3,91m2	
226	PRACOVNA	55,04m2	
227	SKLAD HRAČEK	3,08m2	
228	PRÍPRAVNA JIDLA	7,44m2	

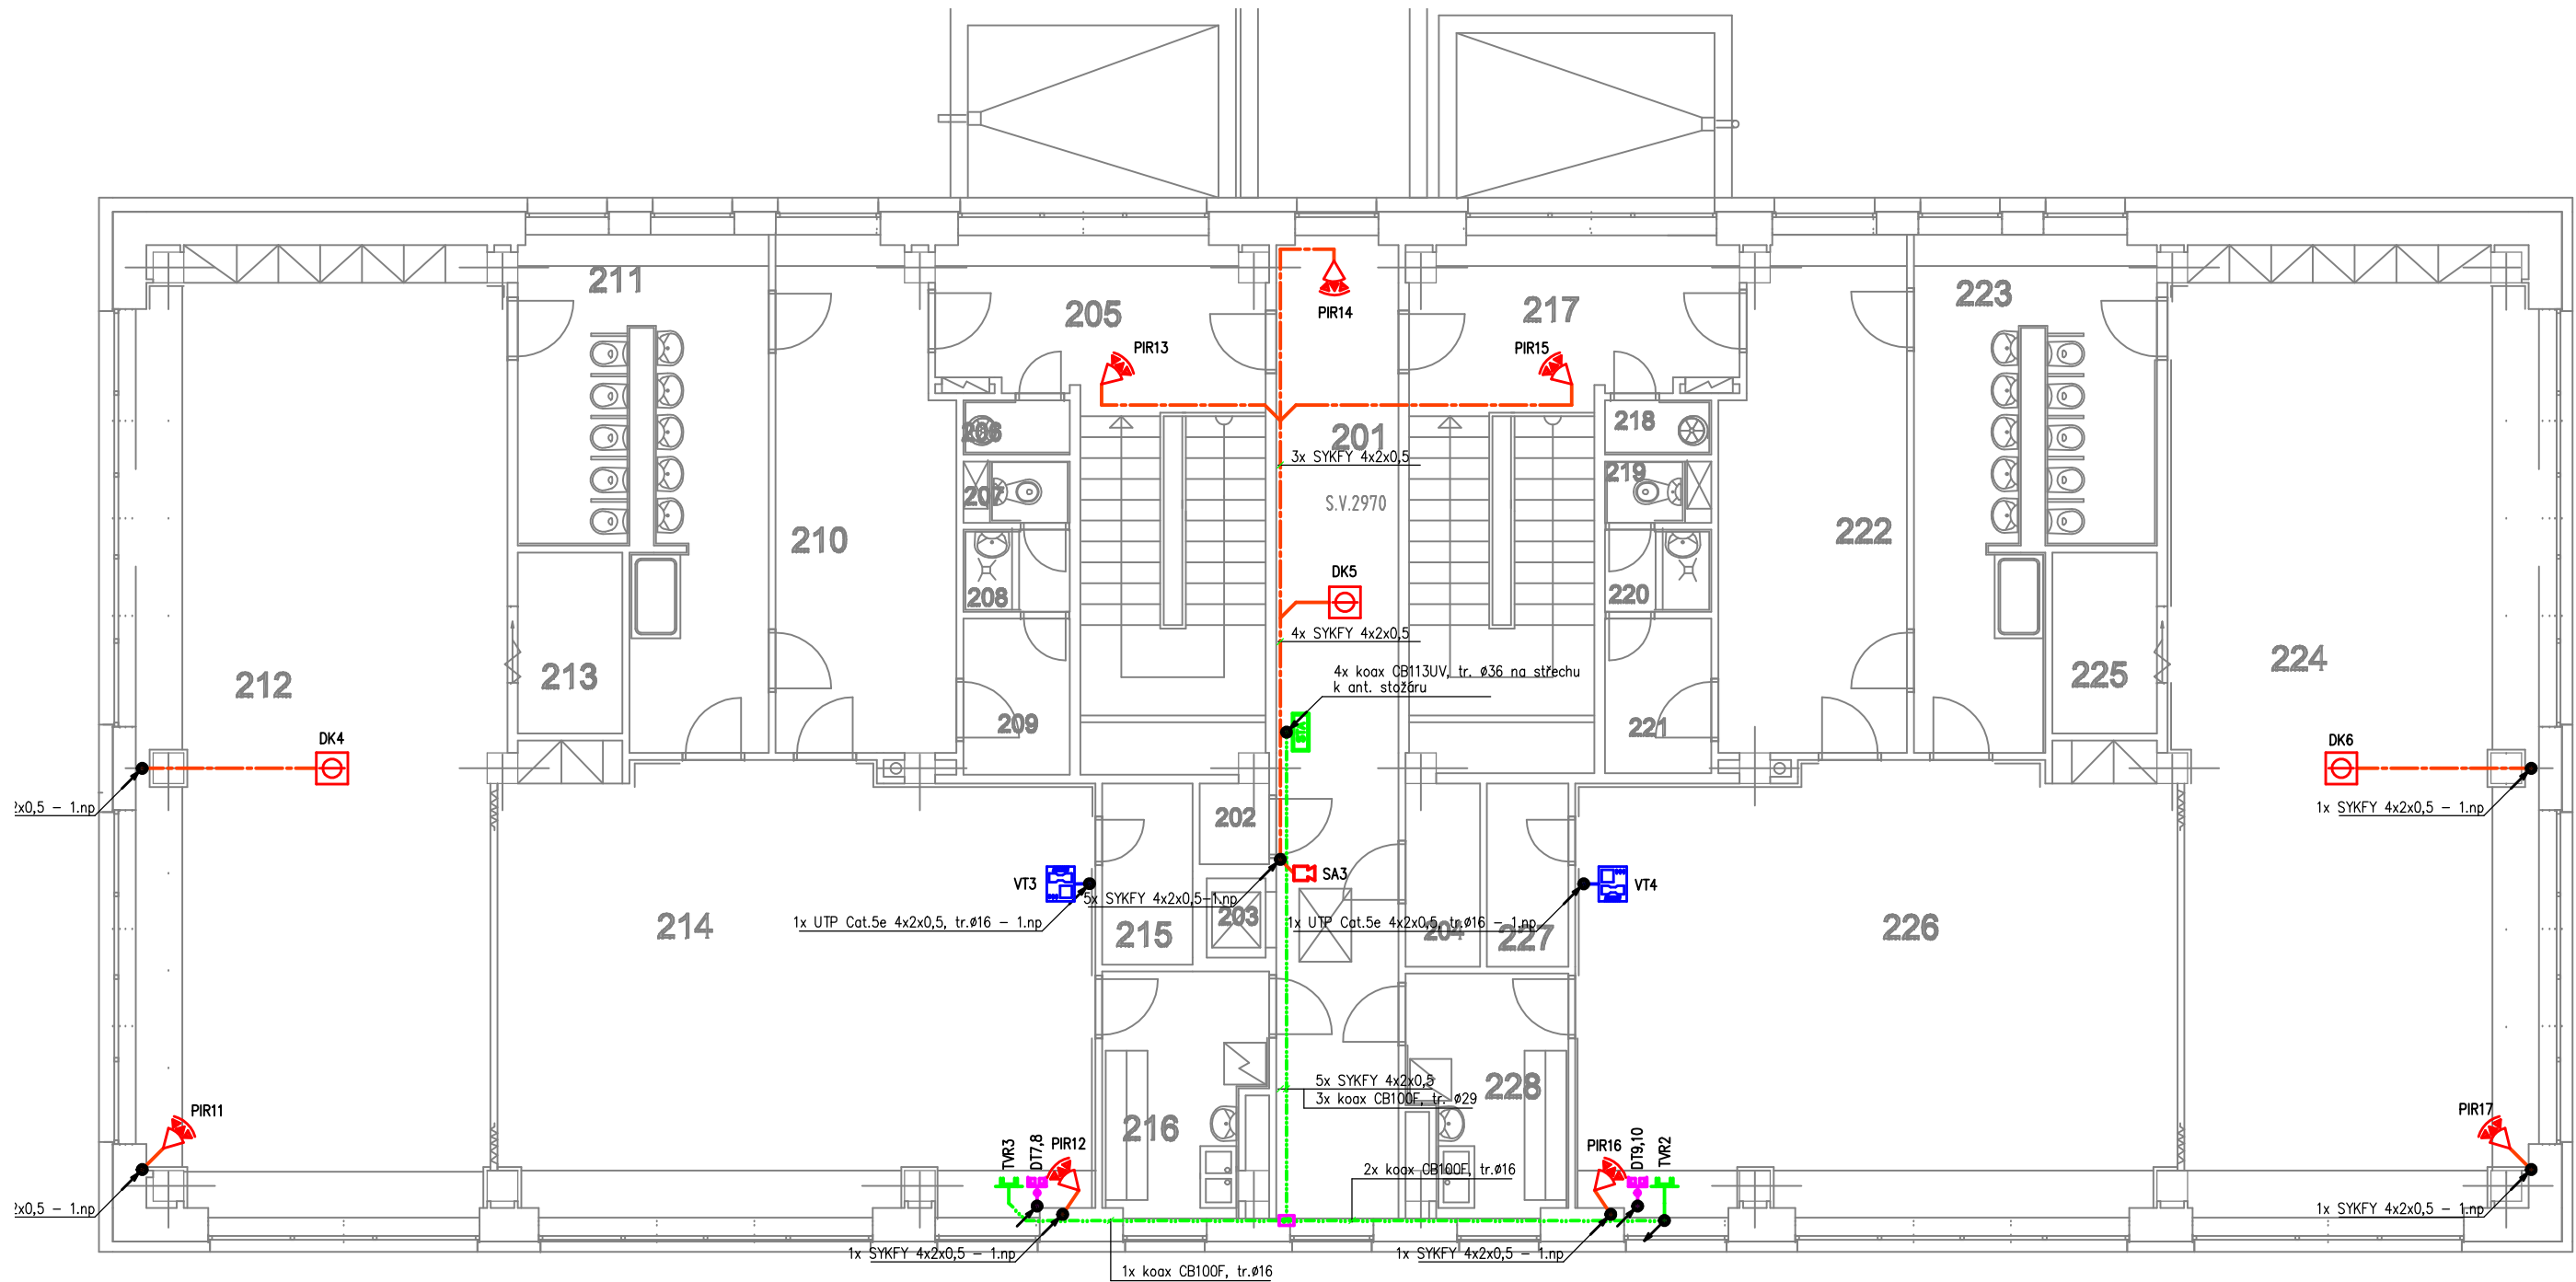


POZNÁMKY:

- kabeláž slaboproudých rozvodů, bude uložena pod omítkou, kabely strukturované kabeláže, videotelefonů a STA v PVC trubkách pod omítkou.
- příводы pro napájení vldeotelefonů, napájecího zdroje pro dveřní stanici videotelefonu a EZ, datového rozvaděče, rozvaděče STA a ústředny PZTS , budou připraveny v rámci realizace silnoproudých rozvodů.

Legenda značek:

PZTS	ÚSTŘEDNA PZTS
EXP	KONCENTRÁTOR PZTS
	OVLÁDACÍ KLÁVESNICE PZTS
	DUÁLNI DETEKTOR PIR+MW+AM
	OPTICKO-KOUPROVÝ DETEKTOR PZTS
	MAGNETICKÝ KONTAKT
	SIRÉNA S OPTICKOU SIGNALIZACÍ
	SIRÉNA VNITŘNÍ
	BEZDRÁTOVÝ PŘÍJÍMAČ PZTS
	ROZVODNÁ KRABÍČKA
	ELEKTROMAGNETICKÝ ZÁMEK
	NAPÁJECÍ ZDROJ VDT, 230V/12V DC 2A
	VIDEOTELEFON
	DVEŘNÍ JEDNOTKA VIDEOTELEFONU 4 TLAČ.
STA	ROZVADĚČ STA
	ZÁSUVKA TV-R KONCOVÁ
Ø7	KRABICE ODOBOČNÁ KO97
250	KRABICE ODOBOČNÁ KT250
	DATOVÝ ROZVADĚČ RACK
	DATOVÁ ZÁSUVKA ZAPUŠŤ., 2 x RJ45
	STOUPACÍ VEDENÍ
	strukturovaná kabeláž - datový rozvod
	kabeláž signalizace PZTS
	kabeláž videotelefonů
	kabeláž STA
	plechový kabelový žlab 50x62

D.1.4.b. SLABOPROUDÉ ELEKTROINSTALACE

Vypracoval 03	Zodp. projektant Petr Vodáček	Tech. kontrola	<div><b>ELPEV</b>  <b>projekce elektro</b></div> <div>Boční 660 783 72 Velký Týnec IČ: 646 34 752</div> <div><b>Petr Vodáček</b></div>	
<div>Investor Město Šumperk, nám. Míru 1, 787 01 Šumperk, IČ: 00303461</div>				
<div>Akce  OPRAVA ELEKTROINSTALACE V OBJEKTU MATEŘSKÉ ŠKOLY ŠUMAVSKÁ V ŠUMPERKU</div> <div>Umístění MŠ Sluníčko, Šumavská 15, Šumperk</div>			<div>formát 3xA4</div> <div>datum 05/2017</div> <div>účel DPS</div> <div>Měřítko 1:100</div>	<div>č. kopie</div>
<div>Obsah výkresu  PŮDORYS 2.NP - SLABOPROUDÉ ROZVODY</div>			<div>Č. výkresu 03</div>	