




PŮDORYS KANALIZACE

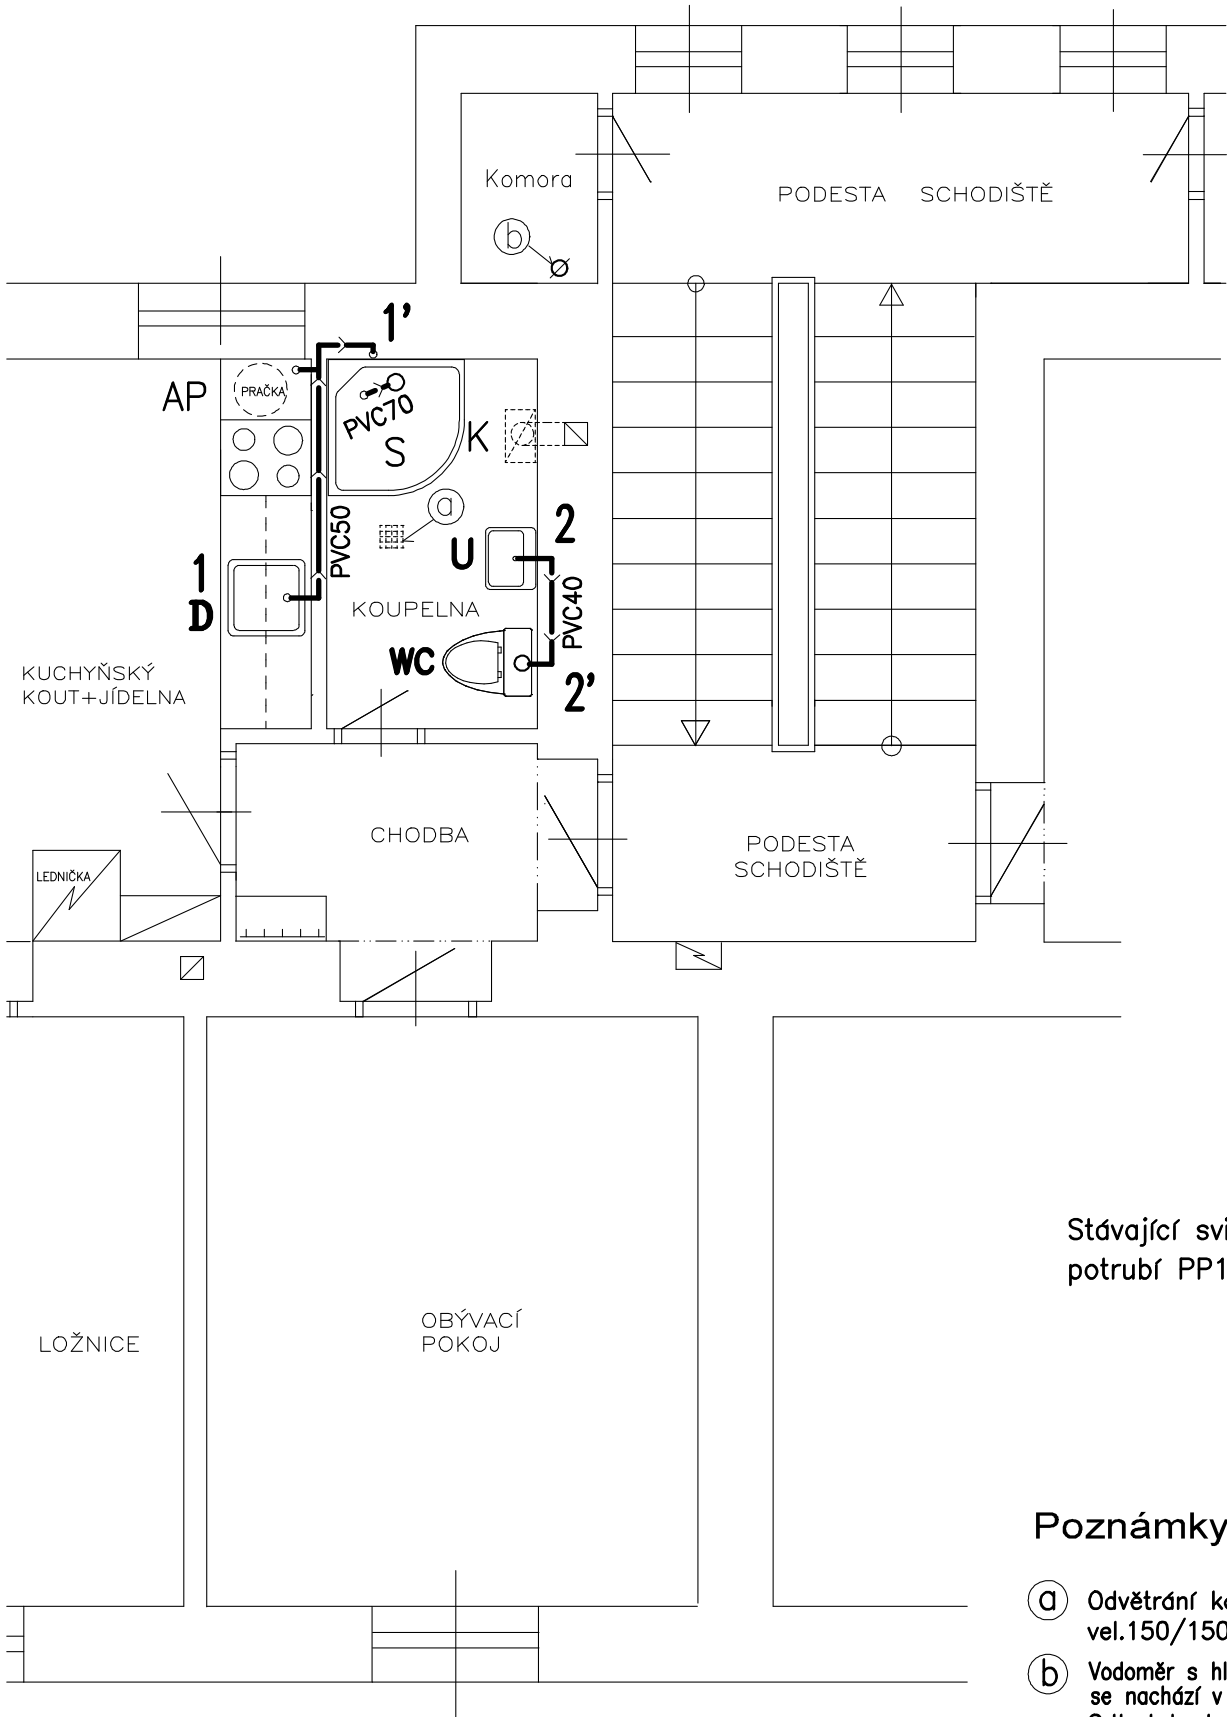


NAPOJENÍ SPRCHOVÉHO KOUTU
NA STÁV.POTRUBÍ KANALIZACE

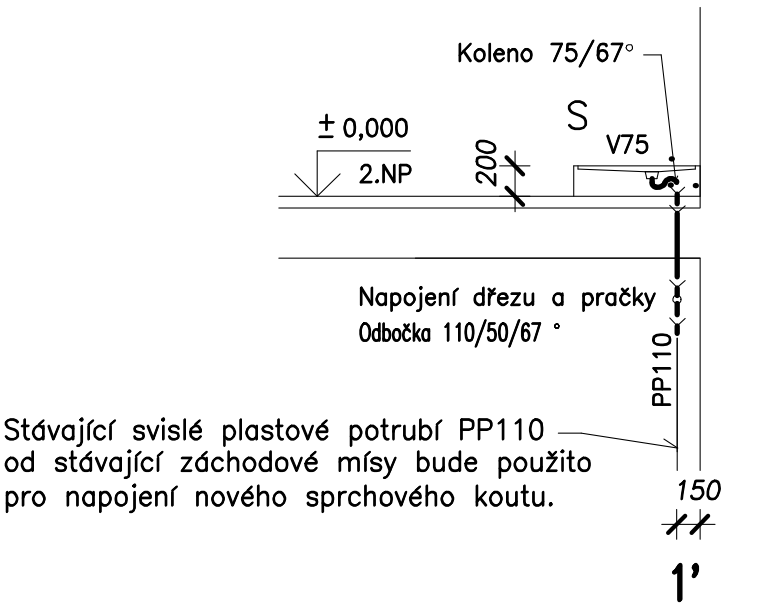

ŘEZ 1-1'

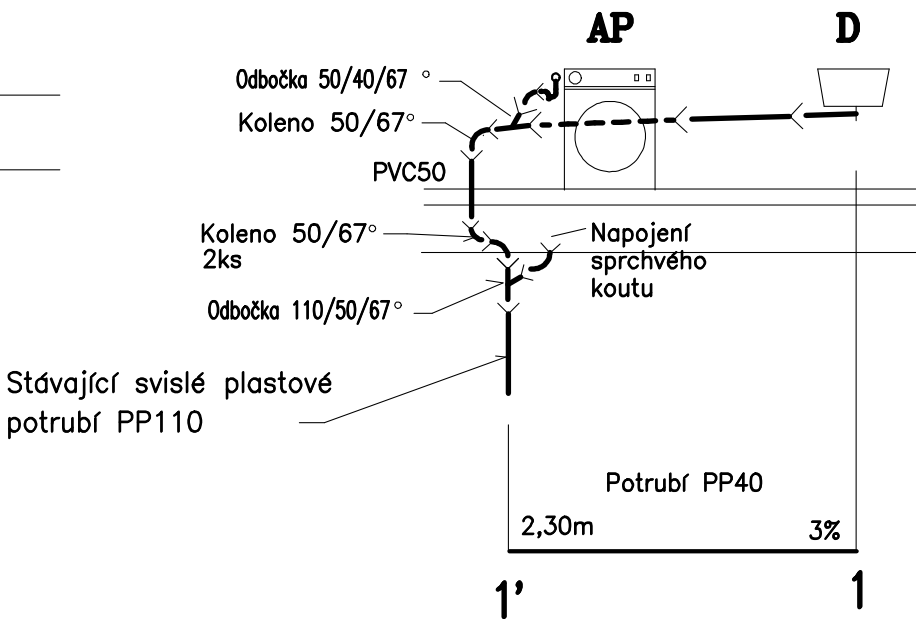

ŘEZ 2-2'

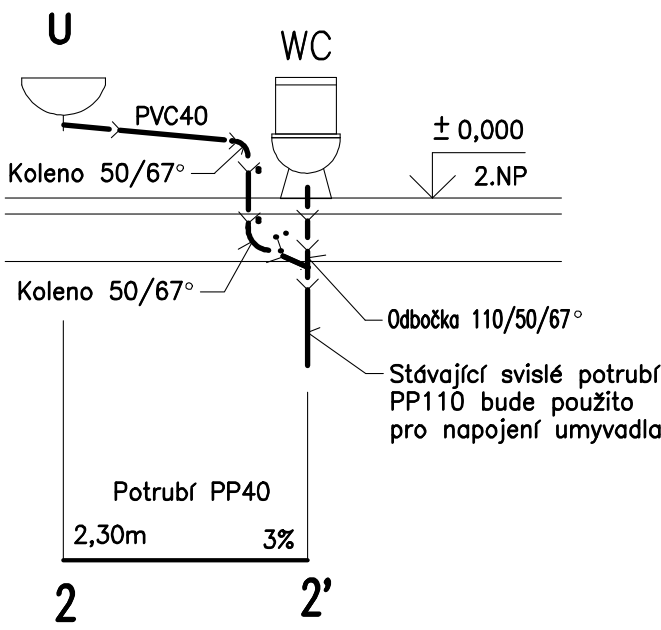

Poznámky :

- Ⓐ Odvětrání koupelny otvorem ve stropě vel.150/150mm
 - Ⓑ Vodoměr s hlavním uzvěrem vody pro byt č.4 se nachází v komoře na úrovni podesty Odtud bude napojený byt č.4
- > Splašková kanalizace—PVC

POZNÁMKY:

Veškeré ležaté porubí vnitřní kanalizace bude provedeno ve spádu min.3%
Svislé vetve kanalizace jsou stávající,nad střešnm pláštěm jsou ukončeny větrací hlavicíHL810
V prostoru kuchyňské linky bude na potrubí osazen přívzdušňovací ventil HL900/50

ZAŘIZOVACÍ PŘEDMĚTY

OZNAČENÍ	POPIS	KUSŮ 2.NP
U	UMYVADLO DITURVITOVÉ SE ZADNÍ STĚNOU UMYVADLOVÁ MÍŠÍČÍ BATERIE STOJÁNKOVÁ TA-8400LV 2X ROHOVÝ VENTIL T66 AB-DN15 UMYVADLOVÁ ZÁPACHOVÁ UZÁVĚRKA T 1015	1
D	DŘEZ KUCHYŇSKÝ JEDNODÍLNÝ NEREZOVÝ DŘEZOVÁ MÍŠÍČÍ BATERIE STOJÁNKOVÁ TA-8408LV DŘEZOVÁ ZÁPACHOVÁ UZÁVĚRKA T 116	1
S	SPRCHOVÝ KOUT PLAST SPRCHOVÁ MÍŠÍČÍ BATERIE TA-8423LYD SPRCHOVÁ ZÁPACHOVÁ UZÁVĚRKA T 1436	1
WC	ZÁCHODOVÁ MÍSA KOMBINOVANÁ ROHOVÝ VENTIL T66 AB-DN15 OTOČNÉ ODTOKOVÉ KOLENO HL 210P PLASTOVÉ	1
AP	PRAČKA AUTOMATICKÁ ROHOVÝ VENTIL T66 AB-DN15	1
K	KOTEL ÚT PRŮTOKOVÝ KOMBINOVANÝ PLYNOVÝ OHŘÍVAČ VODY	1

TATO DOKUMENTACE NENÍ PROVÁDĚCÍ DOKUMENTACÍ STAVBY

±0,000 VÝŠKOVÁ ÚROVEŇ STÁVAJÍCÍ PODLAHY
BYTU č.4, 2.NP, ul.BALBÍNOVA č.p.19

VYPRACOVAL: K.Kouřil	ZODP.PROJEKTANT: K.Kouřil	FORMÁT: 2 A4	ČÍSLO PARÉ:
MÍSTO STAVBY: ŠUMPERK	KRAJ: OLOMOUCKÝ	DATUM: 07/2014	
STAVEBNÍK: Město Šumperk, nám.Míru č.1 787 01 Šumperk		ÚČEL: Ohlášení stavby	
STAVBA: STAVEBNÍ ÚPRAVY BYTU č.4 ul.BALBÍNOVA č.19, ŠUMPERK		Č.ZAKÁZKY:	
ČÁST: D1.1, D.1.2-ARCHITEKTONICKÉ A STAVEBNÉ TECHNICKÉ ŘEŠENÍ OBSAH: KANALIZACE PŮDORYS,ŘEZY 1'-1,2-2'		MĚŘÍTKO: 1:50	
		Č.VÝKRESU: D1/09	