


LEGENDA MÍSTNOSTÍ

OZN.	ÚČEL MÍSTNOSTI	PLOCHA	OSVĚTLENOST	SKUPINA	TRÍDA	VNĚŠÍ VLV
501	VSTUPNÍ HALA	59,34m <sup>2</sup>	200 Lx	-	-	NORMÁLNÍ
502	ZADVEŘÍ	3,50m <sup>2</sup>	100 Lx	-	-	NORMÁLNÍ
503	WC	1,07m <sup>2</sup>	200 Lx	-	-	NORMÁLNÍ
504	DENNÍ MÍSTNOST	12,74m <sup>2</sup>	200 Lx	-	-	NORMÁLNÍ
505	CHODBA LŮŽKOVÉHO ODĚLENÍ	94,78m <sup>2</sup>	100 Lx/50Lx noc	-	-	NORMÁLNÍ
506	PŘEDSÍN	4,56m <sup>2</sup>	100 Lx	-	-	NORMÁLNÍ
507	HYGIENICKÉ ZAŘÍZENÍ	2,05m <sup>2</sup>	200 Lx	-	-	ZÓNÝ DLE ČSN 332000-7-701
508	WC	1,25m <sup>2</sup>	200 Lx	-	-	NORMÁLNÍ
509	POKOJ 1	16,75m <sup>2</sup>	100 Lx/300 Lx čtení/5 Lx noc	1	15s	NORMÁLNÍ
510	POKOJ 2	25,29m <sup>2</sup>	100 Lx/300 Lx čtení/5 Lx noc	1	15s	NORMÁLNÍ
511	POKOJ 3	25,64m <sup>2</sup>	100 Lx/300 Lx čtení/5 Lx noc	1	15s	NORMÁLNÍ
512	PŘEDSÍN	4,42m <sup>2</sup>	100 Lx	-	-	NORMÁLNÍ
513	HYGIENICKÉ ZAŘÍZENÍ	2,09m <sup>2</sup>	200 Lx	-	-	ZÓNÝ DLE ČSN 332000-7-701
514	WC	1,29m <sup>2</sup>	200 Lx	-	-	NORMÁLNÍ
515	POKOJ 4	16,74m <sup>2</sup>	100 Lx/300 Lx čtení/5 Lx noc	1	15s	NORMÁLNÍ
516	PŘEDSÍN	4,45m <sup>2</sup>	100 Lx	-	-	NORMÁLNÍ
517	HYGIENICKÉ ZAŘÍZENÍ	2,09m <sup>2</sup>	200 Lx	-	-	ZÓNÝ DLE ČSN 332000-7-701
518	WC	1,03m <sup>2</sup>	200 Lx	-	-	NORMÁLNÍ
519	POKOJ 5	16,89m <sup>2</sup>	100 Lx/300 Lx čtení/5 Lx noc	1	15s	NORMÁLNÍ
520	POKOJ 6	25,23m <sup>2</sup>	100 Lx/300 Lx čtení/5 Lx noc	1	15s	NORMÁLNÍ
521	POKOJ 7	25,44m <sup>2</sup>	100 Lx/300 Lx čtení/5 Lx noc	1	15s	NORMÁLNÍ
522	PŘEDSÍN	4,45m <sup>2</sup>	100 Lx	-	-	NORMÁLNÍ
523	WC	1,30m <sup>2</sup>	200 Lx	-	-	NORMÁLNÍ
524	HYGIENICKÉ ZAŘÍZENÍ	2,09m <sup>2</sup>	200 Lx	-	-	ZÓNÝ DLE ČSN 332000-7-701
525	POKOJ 8	16,89m <sup>2</sup>	100 Lx/300 Lx čtení/5 Lx noc	1	15s	NORMÁLNÍ
526	PŘEDSÍN	4,36m <sup>2</sup>	100 Lx	-	-	NORMÁLNÍ
527	WC	1,30m <sup>2</sup>	200 Lx	-	-	NORMÁLNÍ
528	HYGIENICKÉ ZAŘÍZENÍ	2,09m <sup>2</sup>	200 Lx	-	-	ZÓNÝ DLE ČSN 332000-7-701
529	POKOJ 9	16,89m <sup>2</sup>	100 Lx/300 Lx čtení/5 Lx noc	1	15s	NORMÁLNÍ
530	POKOJ 10	25,41m <sup>2</sup>	100 Lx/300 Lx čtení/5 Lx noc	1	15s	NORMÁLNÍ
531	DESINFEKČNÍ MÍSTNOST	22,78m <sup>2</sup>	200 Lx	-	-	NEBEZPEČNÉ
532	PŘEDSÍN	4,45m <sup>2</sup>	100 Lx	-	-	NORMÁLNÍ
533	HYGIENICKÉ ZAŘÍZENÍ	2,09m <sup>2</sup>	200 Lx	-	-	NORMÁLNÍ
534	WC	1,30m <sup>2</sup>	200 Lx	-	-	NORMÁLNÍ
535	POKOJ 11	16,89m <sup>2</sup>	100 Lx/300 Lx čtení/5 Lx noc	1	15s	NORMÁLNÍ
536	POKOJ 12	25,44m <sup>2</sup>	100 Lx/300 Lx čtení/5 Lx noc	1	15s	NORMÁLNÍ
537	SKLAD LÉČIV	5,75m <sup>2</sup>	200 Lx	-	-	NORMÁLNÍ
538	DENNÍ MÍSTNOST SESTER	11,10m <sup>2</sup>	200 Lx	-	-	NORMÁLNÍ
539	VYŠETROVNA	18,25m <sup>2</sup>	500 Lx	1	15s	NORMÁLNÍ
540	PRACOVNA SESTER	17,40m <sup>2</sup>	300 Lx	0	15s	NORMÁLNÍ
541	PŘEDSÍN	5,28m <sup>2</sup>	100 Lx	-	-	NORMÁLNÍ
542	WC PERSONÁLU	1,36m <sup>2</sup>	200 Lx	-	-	NORMÁLNÍ
543	WC PACIENTŮ (MOB.)	4,18m <sup>2</sup>	200 Lx	0	15s	NORMÁLNÍ
544	HYGIENICKÉ ZAŘÍZENÍ (MOB.)	12,90m <sup>2</sup>	200 Lx	0	15s	ZVLÁŠT NEBEZPEČNÉ
545	POKOJ 13	26,12m <sup>2</sup>	100 Lx/300 Lx čtení/5 Lx noc	1	15s	NORMÁLNÍ
546	JIDELNA	25,63m <sup>2</sup>	200 Lx	-	-	NORMÁLNÍ
547	KUCHYNKA	14,78m <sup>2</sup>	300 Lx	-	-	NEBEZPEČNÉ
548	SKLAD PRÁDLA	9,56m <sup>2</sup>	200 Lx	-	-	NEBEZPEČNÉ
549	ELEKTROROZVODNA	17,32m <sup>2</sup>	200 Lx	-	-	NEBEZPEČNÉ
550	SCHODIŠTĚ	14,17m <sup>2</sup>	100 Lx	-	-	NORMÁLNÍ
551	CHODBA	15,86m <sup>2</sup>	100 Lx/50Lx noc	-	-	NORMÁLNÍ

**C** kabely s ozm. PRAFIaSafe s třídou reakce na oheň B2ca s1d1  
WL5 X-Jx1,5 RE  
WL3 X-Jx1,5 RE  
WL51 X-Jx1,5 RE

**D** kabely s ozm. PRAFIaSafe s třídou reakce na oheň B2ca s1d1  
WL1 X-Jx1,5 RE  
WL3 X-Jx1,5 RE  
WL51 X-Jx1,5 RE

LEGENDA ZNAČEK

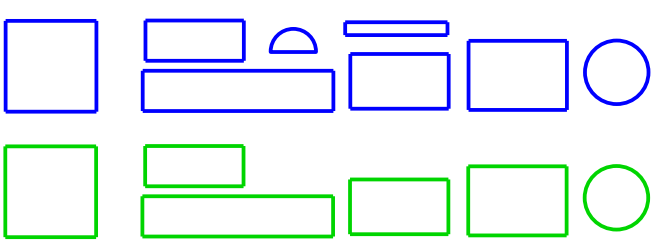

svítidla MDO

kabeláže MDO

svítidla DO

kabeláže DO

nouzová svítidla

kabeláže ovládání

vypínače, přepínače, regulátory, tlačítka MDO, DO

zdrůžená vedení

parapetní žlab

lista PVC LHD

**A** kabely s ozm. PRAFIaSafe s třídou reakce na oheň B2ca s1d1  
WL1 X-Jx1,5 RE  
WL4 X-Jx1,5 RE  
WL5 X-Jx1,5 RE  
WL6 X-Jx1,5 RE  
WL51 X-Jx1,5 RE  
WL52 X-Jx1,5 RE  
WL54 X-Jx1,5 RE  
WL55 X-Jx1,5 RE  
WL56 X-Jx1,5 RE  
WL57 X-Jx1,5 RE

**B** kabely s ozm. PRAFIaSafe s třídou reakce na oheň B2ca s1d1  
WL2 X-Jx1,5 RE  
WL3 X-Jx1,5 RE  
WL7 X-Jx1,5 RE  
WL8 X-Jx1,5 RE  
WL9 X-Jx1,5 RE  
WL10 X-Jx1,5 RE  
WL11 X-Jx1,5 RE

POZNÁMKA:

Hlavní trasy světelných a ovládacích rozvodů v chodbě jsou uloženy nad podhledem v trase stávajících rozvodů, na stávajících kabelových rostech. V ostatních prostorech ve vyznačených částech budou uloženy pod omítkou. SDK stěhání v důlních a na panelech zůstane v libovolné kabely budou v provedení s třídou reakce na oheň B2ca s1d1 s označením PRAFIaSafe X-(O). Osvětlení v jednotlivých místnostech bude přisazeno na stropě. V chodbách v podhledu. Vypínače umístí do výšky 1,1m nad podlahou. Minimální krytí instalace v umyvárnách v provedení IP23, v ostatních prostorech v provedení IP20.

PROJEKTANT Rostislav Kohnáček	VED.PROJEKT. Ing. Pavel Kolář	VED. ZAKÁZKY SUPEN	Datum: 09/2019	SVÁZEK DSP+DPPS
STAVEBNÍK: Město Šumperk, nám. Míru 364/1, 787 01 Šumperk	STAVBA: D.1.4 TECHNICKÁ PROSTŘEDÍ STAVBY Pavilion B – rekonstrukce oddělení chirurgie v 5. NP			
ČÁST: D.1.4.2 ZAŘÍZENÍ ELEKTROINSTALACE ELEKTROTECHNICKÝ VÝČETNÍ BLESKOVODŮ	ZAKÁZKA: 201912P	C. VÝKRESU	MĚŘÍTKO: 1:50	D.1.4.2.10
OBSAH: ELEKTROINSTALACE OSVĚTLENÍ				